


# Rzut parteru skala 1:100

Nr	NAZWA	ROZD. POSADZKI	POW.m2
1	WIATROLAP	terakota	3,86
2	KOMUNIKACJA	terakota	18,82
3	POM.DOWODC	terakota	22,83
4	POM. DO WYPOCZYNIKU PRZEDSIONEK	terakota	13,93
5	WC	terakota	2,64
6	WC	terakota	1,38
7	SALA ZYWIANTYCZNA	terakota	44,96
8	ZAPLECZE	terakota	6,99
9	WC	terakota	1,99
10	PRZEDSIONEK	terakota	2,64
11	KL.SCHOD pom.	terakota	13,59
12	MYCIE SUCHENIE BUTÓW	terakota	10,58
13	PRALNIA	terakota	10,63
14	ROZDZIELNIA	terakota	8,06
15	KOTŁOWNIA	terakota	22,18
16	KOMUNIKACJA	terakota	18,35
17	KOMUNIKACJA	terakota	16,75
18	KOMUNIKACJA	terakota	6,32
19	KL.SCHOD.	terakota	14,02
20	MAGAZYN	terakota	20,86
21	WIATROLAP	terakota	10,99
22	SZATNIA	terakota	43,56
23	SANITARIATY	terakota	17,26
24	UMYWALNIA SZATNIA BRUDNA	terakota	11,98
25	SZATNIA BRUDNA	terakota	56,72
26	PRZEDSIONEK	terakota	4,04
27	KOMUNIKACJA	terakota	6,05
28	SPRZET POMIAROWY	pos.beton.	11,67
29	NIEMOŚCIPRA WYCIH	terakota	5,40
30	POM.GOSP.	terakota	3,30
31	POM.DO WYPOCZYNIKU	terakota	6,29
32	DYZURKI	wykladzina	5,88
33	DYZURKA	podloga techn. PCV	16,57
34	PODOCIĘCZA	pos.technol.bet.	538,66
35	KL.SCHOD.	terakota	19,15
36	MAGAZYN	terakota	8,63
37	MAGAZYN MPS	terakota	6,14
38	WARSZT NAPRAWCZY	terakota	16,76
39	SPRZETU POZ	pos.techn. bet.	13,15
40	MAGAZYN SORBENTÓW	pos.techn. bet.	18,15
41	DEZYNFEKCJA	pos.techn. bet.	9,54
42	SUSZARNIA WĘZY	pos.techn. bet.	10,92
43	STACJA ODO	terakota	16,45
44	SPRZĘZARKOWNIA	pos.techn. bet.	7,42
45	MYJNIA	pos.techn. bet.	102,73
SUMA:			1228,59

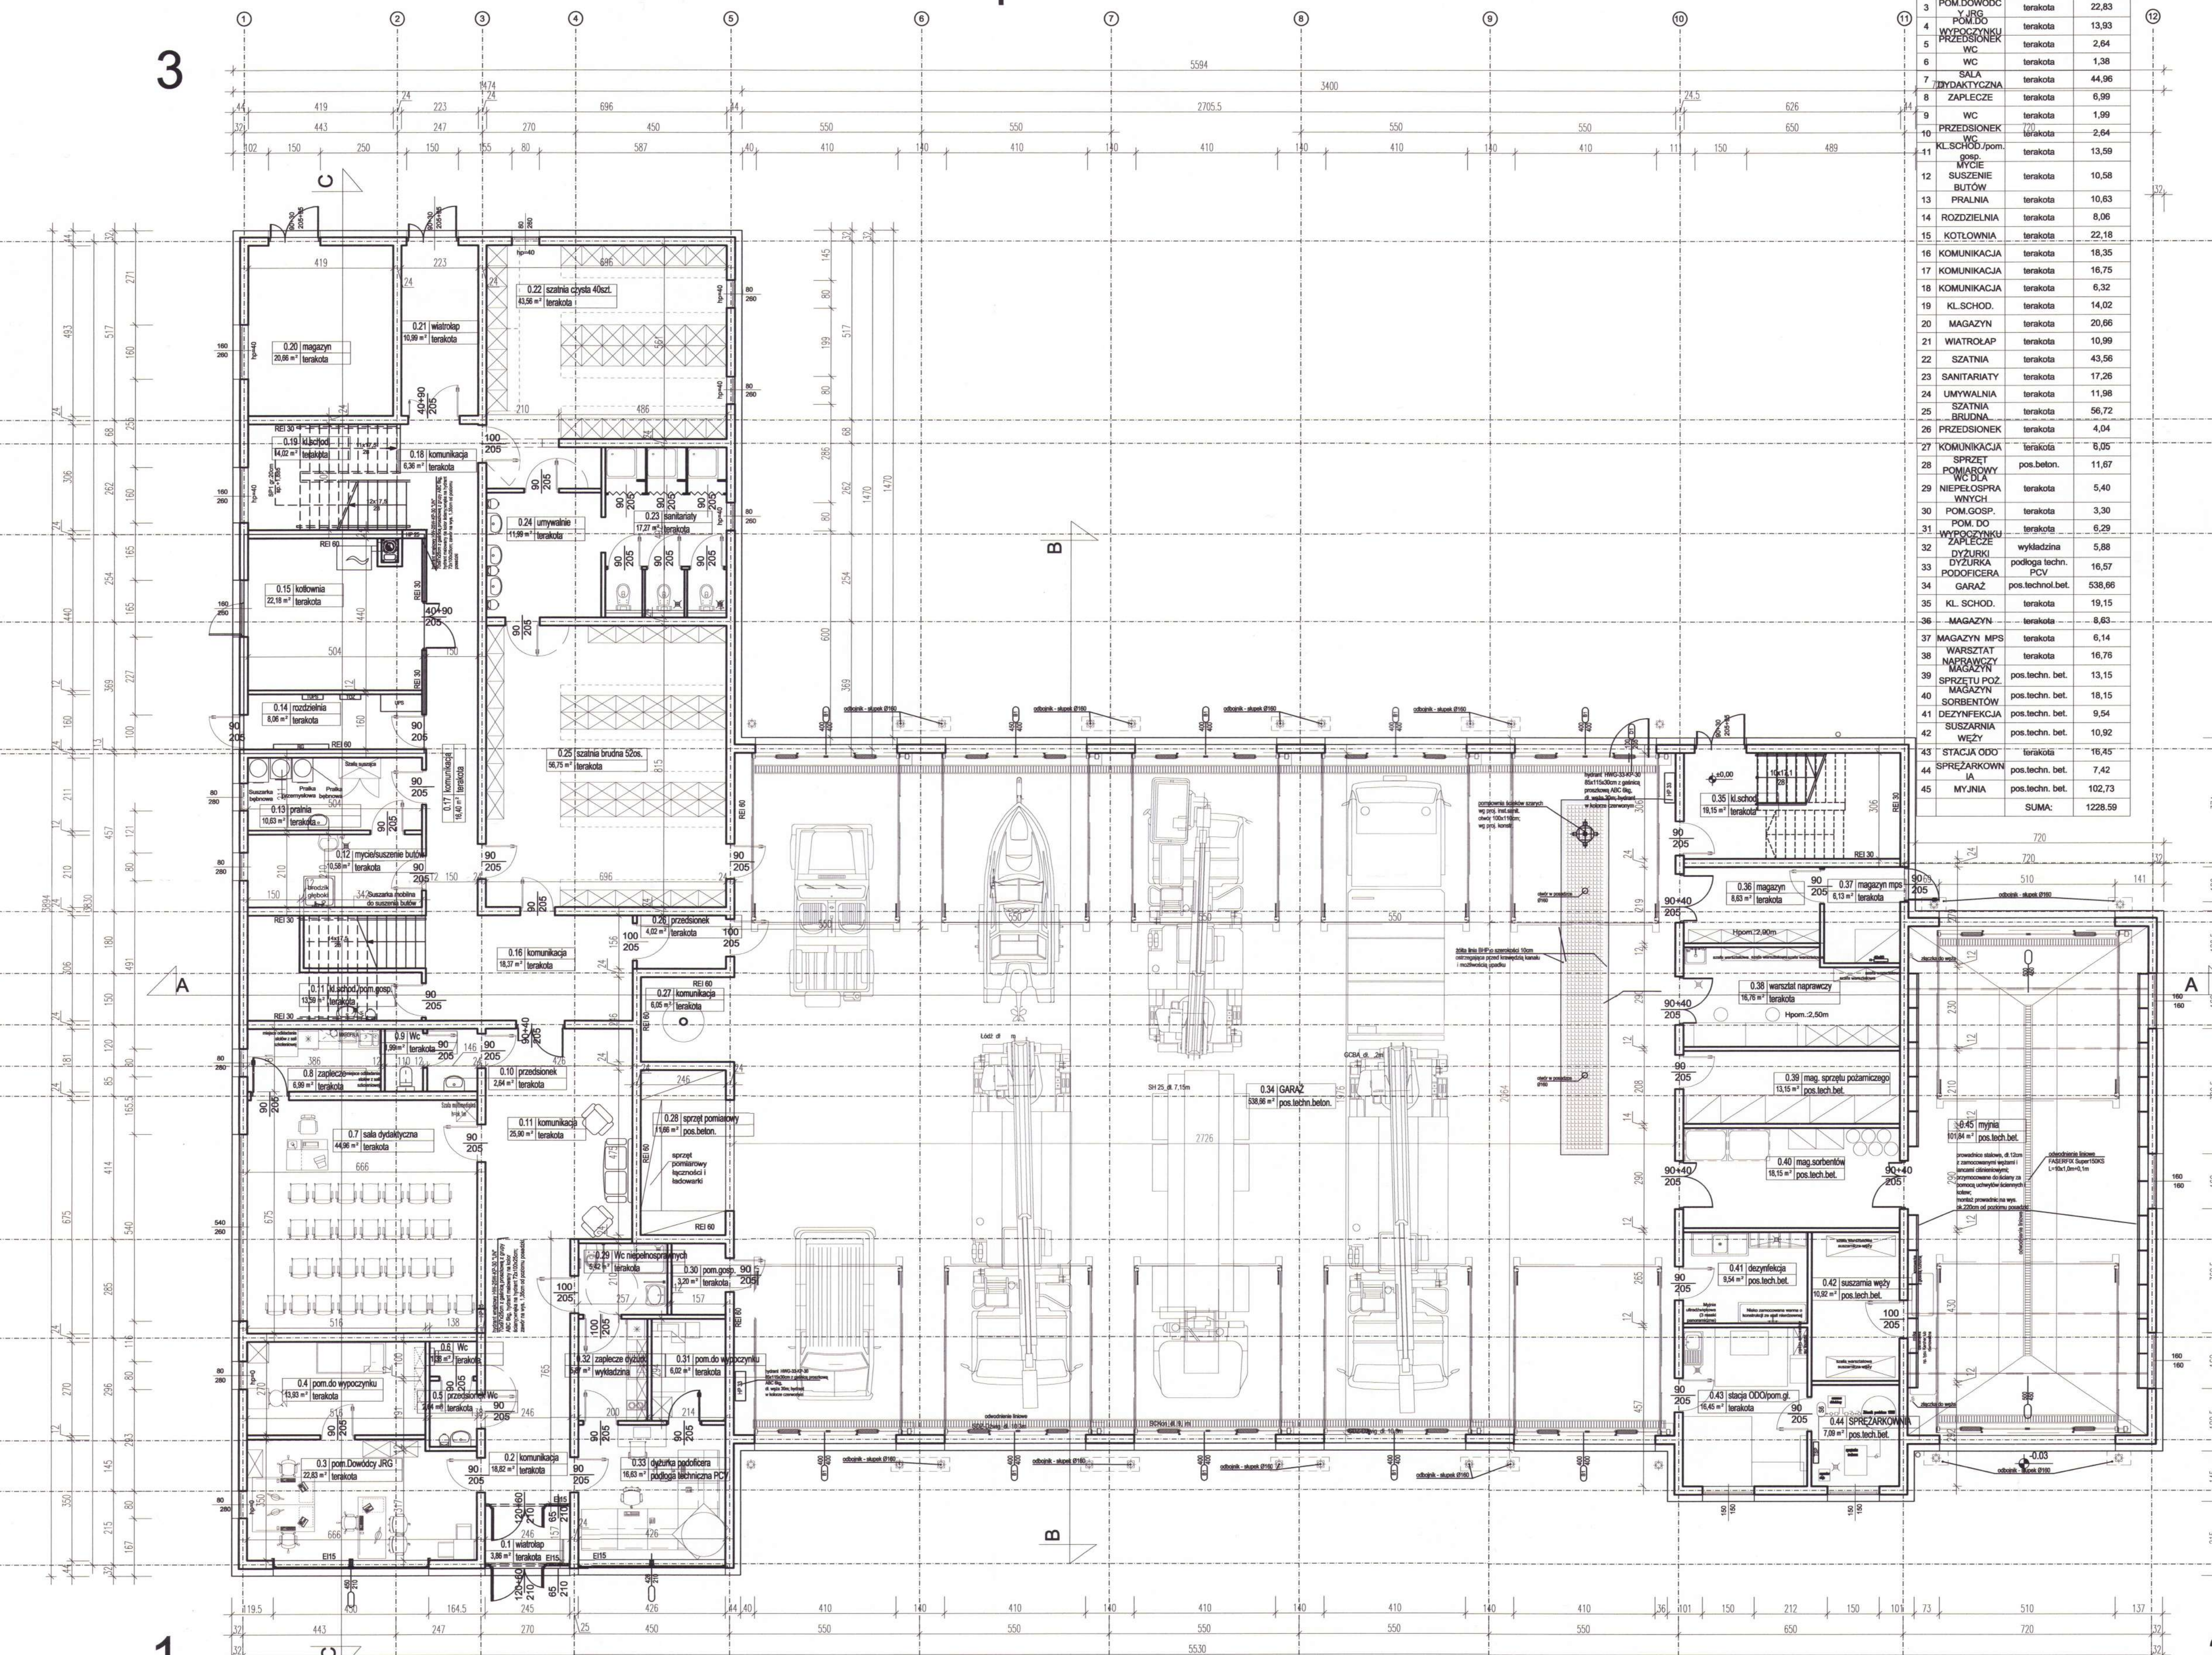

Uzgodniono pod względem wymagań higienicznych i zdrowotnych bez zastrzeżeń z zastrzeżeniami  
 inż. Zdzisław Czubyński  
 Rzecznik do spraw sanitarnych i higienicznych nr upr. 13-B/0/94 tel. 876 419 164 37-600 Lubuszów, ul. Armii Łubuskiej 89/1 Data 29.10.2017 r. k.p. podpis: 26.10.17

**RZECZNIK DO SPRAW ZABEZPIECZEN PRZECIWPÓŻAROWYCH**  
 mgr inż. Lucjan Głogowski  
 Nr upr. 322/95  
 Dymów dnia 2017-10-29  
 Zgodność projektu z wymaganiami ochrony przeciwpożarowej

**NEOFORMA**  
 Studio Projektowe "NEOFORMA"  
 37-700 Przemyski, ul. Baraska 15  
 tel. (014) 676-53-70  
 www.neoforma.pl

Projektant  
 Agnieszka Tyszczyk  
 Ubr. 1024/0910  
 Projektant sprawdzający  
 Marcin Skotki  
 Ubr. 3900/0010

ARCHITEKTURA  
 Temat projektu  
 Budowa Jednostki Ratowniczo-Gaśniczej w miejscowości Dubiecko Komendy Miejskiej Państwowej Straży Pożarnej w Przemysku

Miejce inwestycji  
 dubiecko 3818  
 obchł. 0011 Przemyski Dubiecko gm. Dubiecko

Investor  
 Komenda Miejskiej Państwowej Straży Pożarnej w Przemysku  
 Plac Św. Floriana 1 37-700 Przemyski

PROJEKT  
 Nr rysunku  
 A-1

1:100