



BUDYNEK TYP I  
RZUT PARTERU 1:100

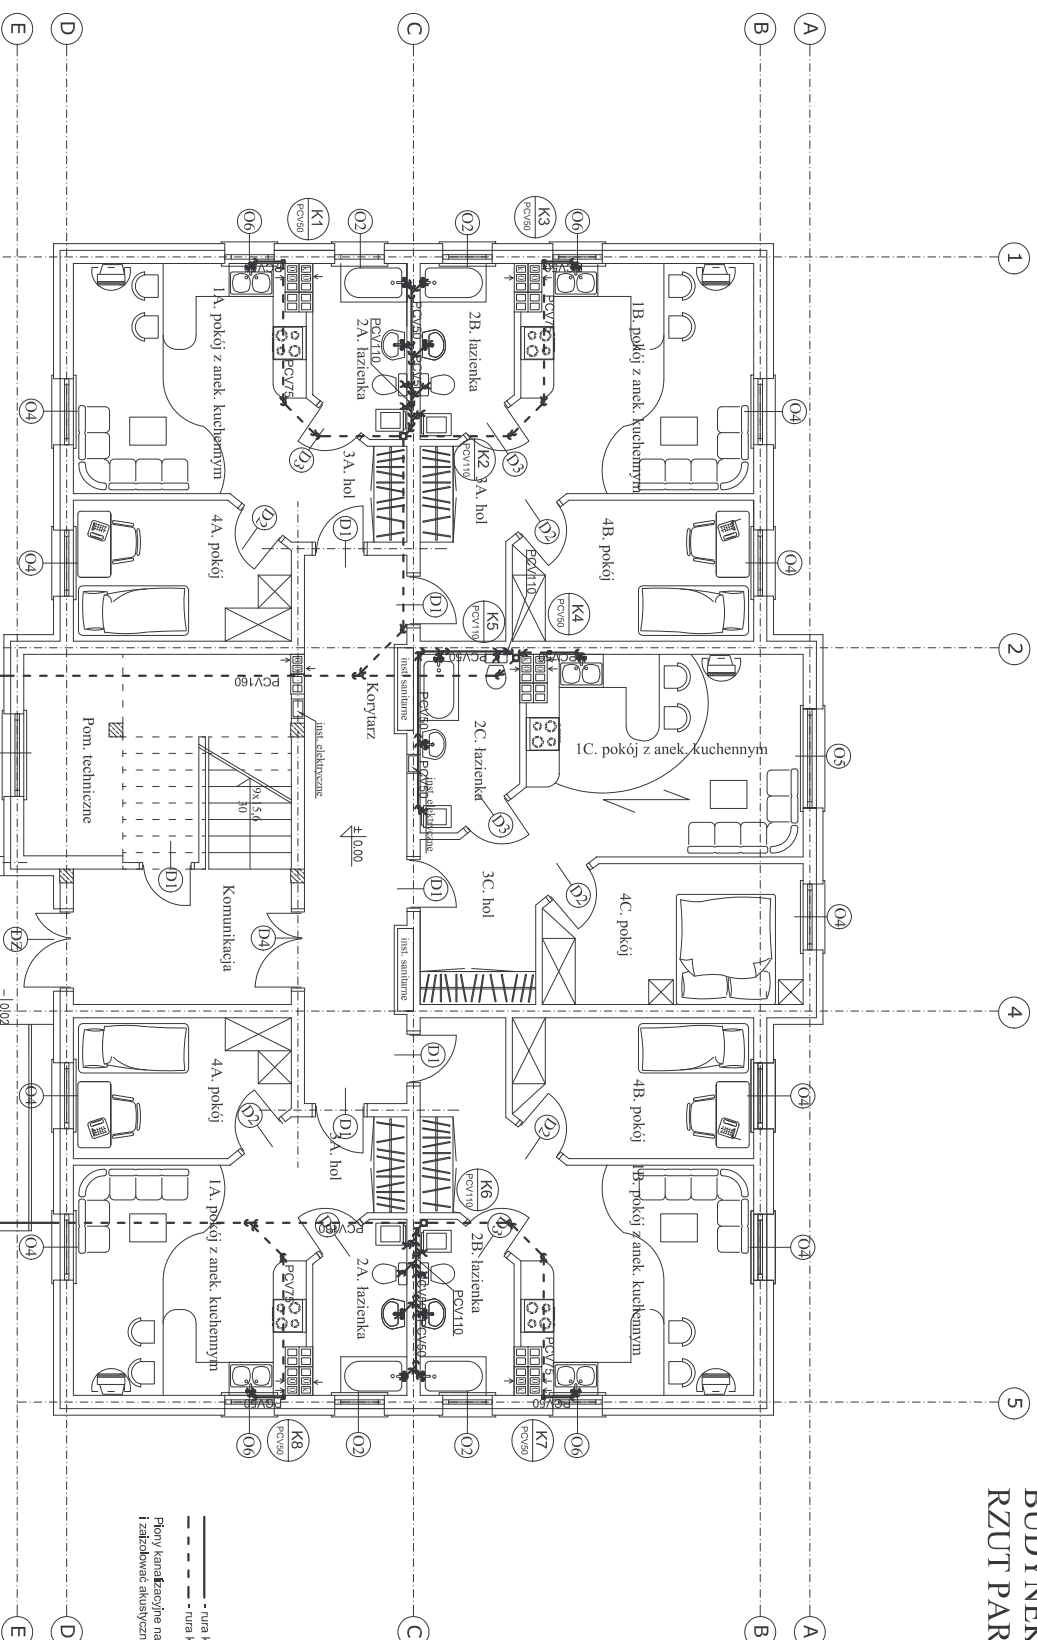

— rura kanalizacyjna prowadzona w ścianie i nad posadzką  
- - - - - rura kanalizacyjna prowadzona pod posadzką  
Płony kanalizacyjny należy obudować  
i zabezpieczyć akustycznie

nazwa rysunku:		RZUT PARTERU - instalacja kanalizacyjna			
temat projektu:		REWITALIZACJA OSIEDLA BUDYNKÓW KOMUNALNYCH WIELKOPOLSKICH WODOWNIA - JAK - TYP I			
adres budowy:		dębina nr 220/3, ul.Młokowa, Plock		data: październik 2007	skala: 1:100
inwestor:		GMINA PŁOCK, Plac Stary Rynek 1, 09-400 Plock		razem: projekt budynek, rysunek	nr rys.: 10
opracował:		mgr inż. Wojciech Gawarkiewicz		nr. upr.:	podpis:
projektant:		inż. Przemysław Puzik			
asystent proj.:		inż. Iwona Szczepanek			
asystent proj.:		inż. Maciej Białobrzewski			
sprawdzający:		inż. Maciej Białobrzewski			

Uwaga: Odbiorca projektu, w całości lub w części, może uzyskać za zgodą Wykonawcy (Dystrybutora) informacje