



BUDYNEK TYPI I
RZUT PIĘTRA 1:100

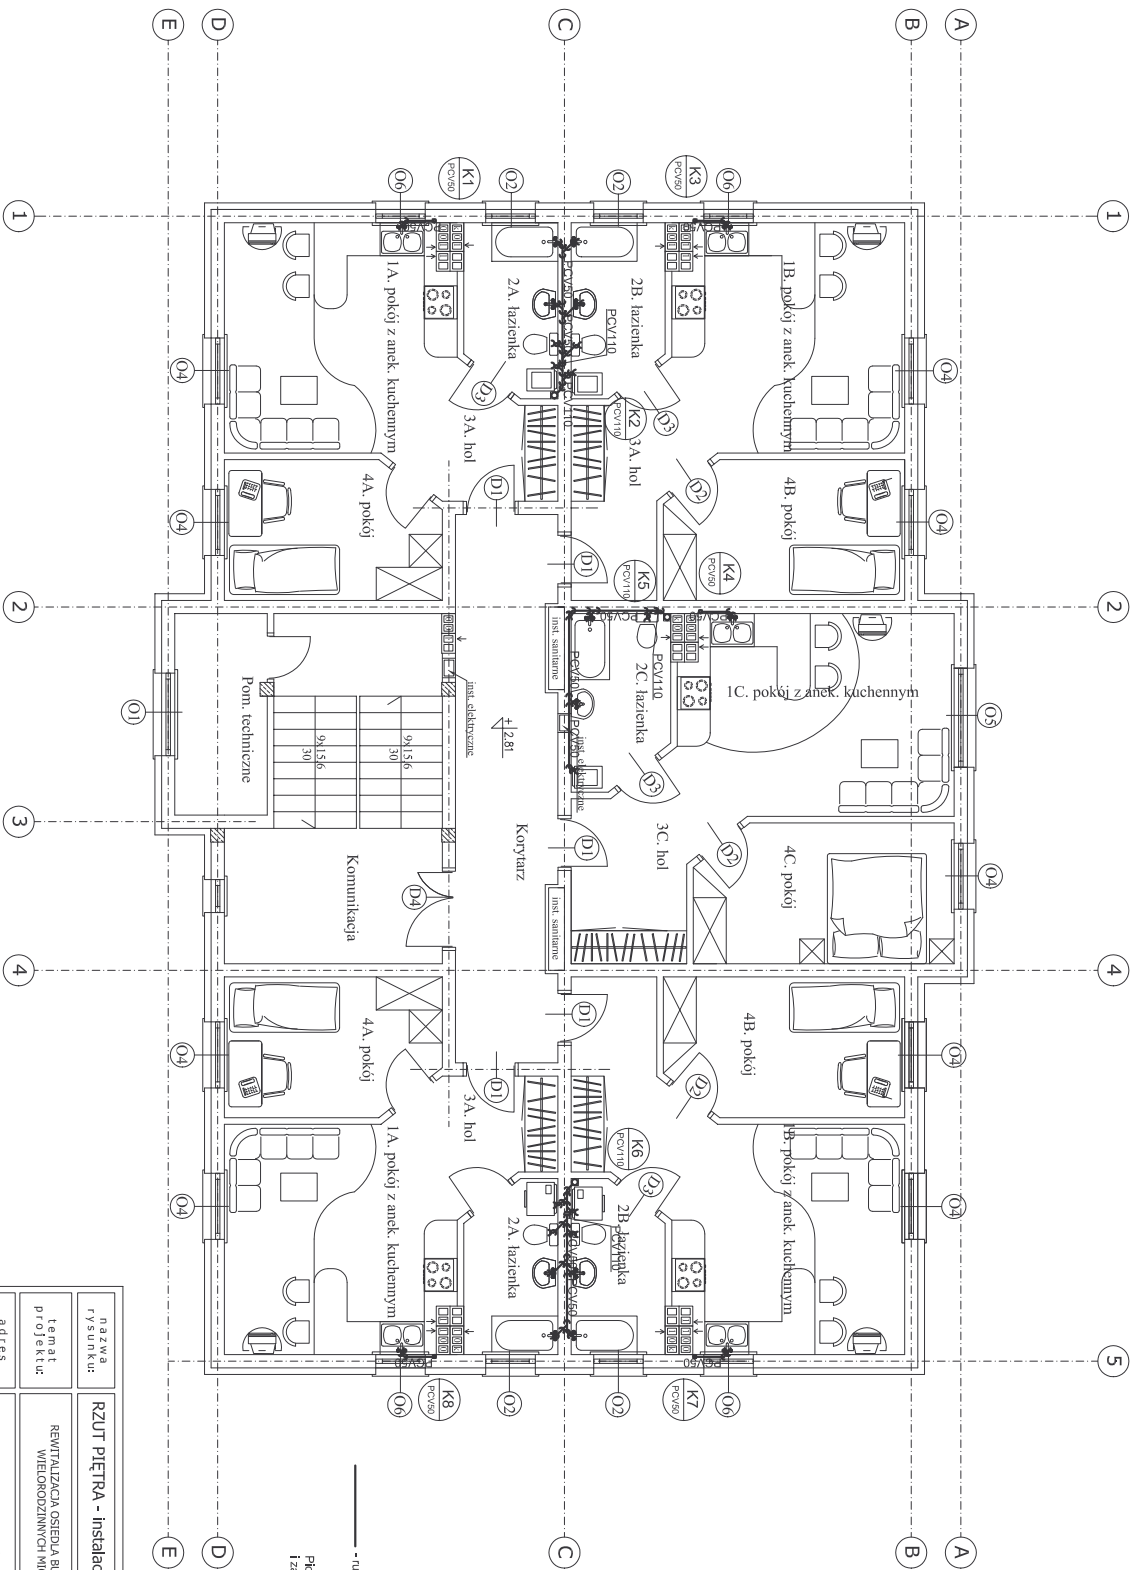

— rura kanalizacyjna prowadzona w ścianie i nad posadzką
Plany kanalizacyjne należy odczytywać
i zinterpretować akustycznie

nazwa rysunku:	RZUT PIĘTRA - instalacja kanalizacyjna				
temat projektu:	REWITALIZACJA OŚCIEDLA BUDYNKÓW KOMUNALNYCH WIELKOPOLSKICH WODOWNIA - JAK - TYP I			data: październik 2007	
adres budowy:	dzielnica nr 220/3, ul.Młokowa, Plock			skala: 1:100	
inwestor:	GMINA PŁOCK, Plac Stary Rynek 1, 09-400 Plock			razem: bud., wykon.	
opracował:	mgr inż. Wojciech Gawarkiewicz			nr rys.: 11	
projektant:	mgr inż. Wojciech Gawarkiewicz			podpis:	
asystent proj.:	inż. Przemysław Pzlik				
asystent proj.:	inż. Iwona Szczepanek				
kontrolujący:	inż. Maciej Białobrzewski				
numer projektu:	MAZ/0222/P/NC/S07				

Uwaga: Odczytywać plany, w zależności od wariantu, należy uwzględnić wszystkie zapytania i uwagi inwestora