


# RZUT PARTERU LOKALIZACJA PRZYŁĄCZY SKALA 1:100

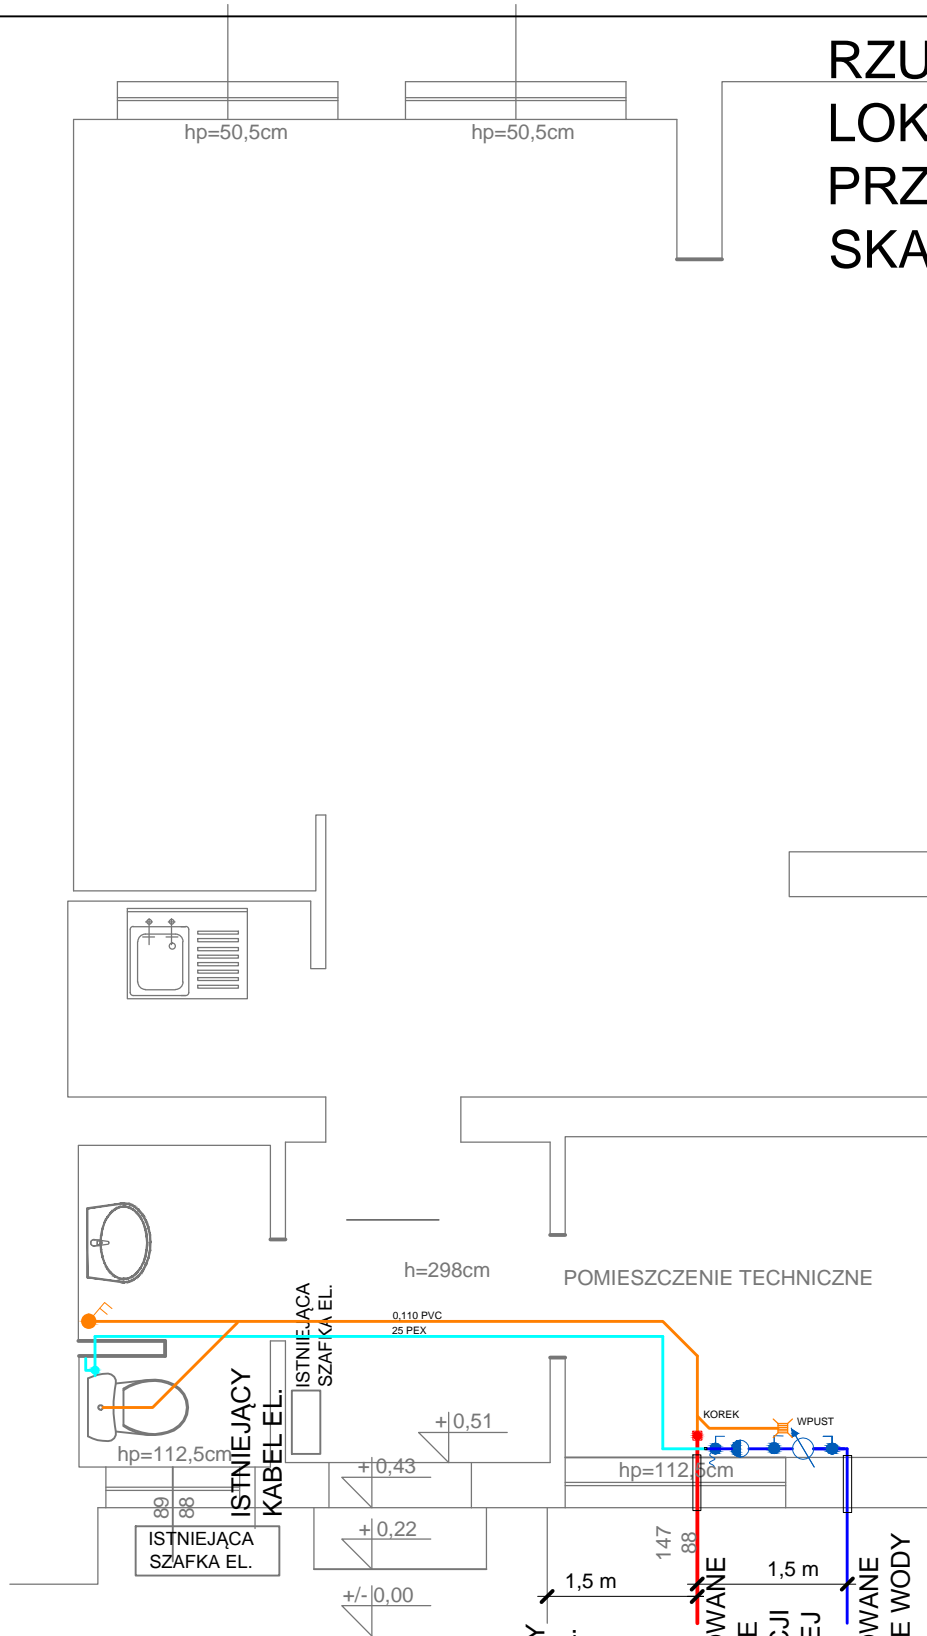

## OZNACZENIA:

- PROJEKTOWANE PRZYŁĄCZE KANALIZACJI SANITARNEJ
- PROJEKTOWANE PRZYŁĄCZE WODY
- WEWNĘTRZNA INSTALACJA KANALIZACJI SANITARNEJ
- WEWNĘTRZNA INSTALACJA WODY

ISTNIEJĄCY  
KABEL TEL.

PROJEKTOWANE  
PRZYŁĄCZE  
KANALIZACJI  
SANITARNEJ

PROJEKTOWANE  
PRZYŁĄCZE WODY

INWESTOR: Miasto Zielona Góra, Zakład Gospodarki Mieszkaniowej, ul. Zjednoczenia 110, 65-120 Zielona Góra.

OBIEKT: Budynek użytkowy (pawilon handlowy), ul. Owocowa w Zielonej Górze dz. nr 177/5 obręb 0030, 65-001 Zielona Góra.

ADRES: Zielona Góra, ul. Owocowa, dz. nr 177/5, obręb 0030.

PROJEKT TECHNICZNY

BRANŻA: SANITARNA

AUTOR: mgr. Inż. Barbara Fogel

NR UPR.  
95/2005/ZG

RYSUNEK: Rzut parteru. Lokalizacja przyłączy.

SKALA: 1:100/100  
DATA: 06.2024

NR RYS.  
S-6