


OZNACZENIA:



- gniazdo 5-biegunowe 3~16A IP44
- gniazdo 3-biegunowe 1~16A IP44
- oprawa świetlówkowa LED 2x18W IP44
- oprawa typu plafon IP44
- oprawa ewolucyjna 1h ścienna z piktogramem
- oprawa ewolucyjna 1h sufitowa z optyką do przestrzeni otwartych
- łącznik jednobiegunowy
- łącznik jednobiegunowy schodowy

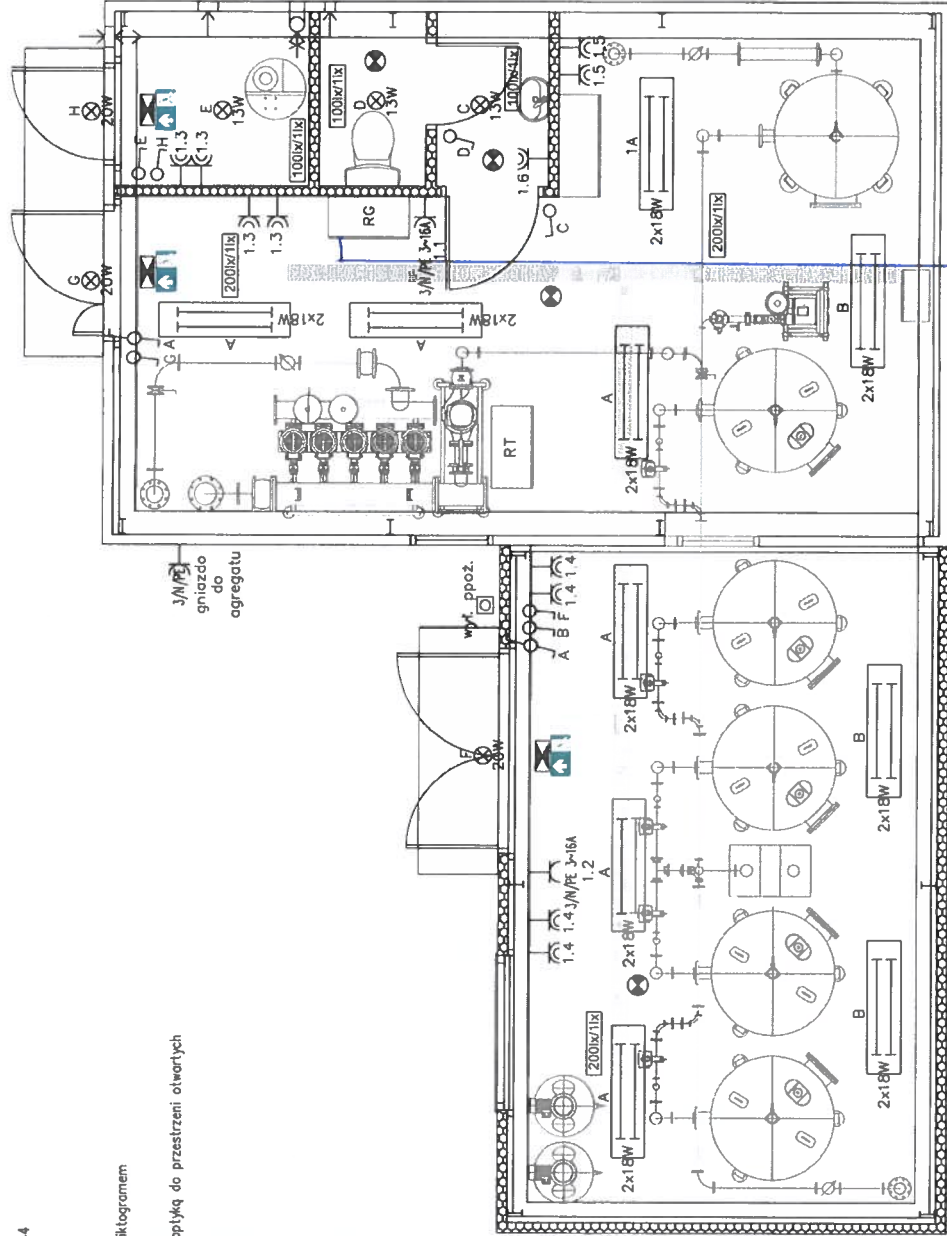

eh

Stadium projektu: Projekt techniczny	Projektant: mgr inż. Jacek Dziatkowiak WAM/0088/PWOE/13	Skala: 1:50	Nr rys: PTE-1
Branża: Elektryczna	Sprawdzający: mgr inż. Robert Dworzak POM/0186/PWOE/13		
Temat: Modernizacja i rozbudowa stacji uzdatniania wody wraz z przebudową sieci wodociągowej i kanalizacji sanitarnej w miejscowości: Kamionek	Obiekt: Budynek stacji uzdatniania wody		Nr arkusza: 1/1
	Adres: jednostka ewidencyjna - Gmina Szczytno obręb geodezyjny - Kamionek działka nr 6/107 Id działki: 281706_2.0011.6/107	Tytuł rys.: Rzut parteru - instalacja elektryczna	Data: 04.2022