

ch:	GK.6640.1233.2022
nej:	STAROSTA DĘBICKI
tych:	BIURO USŁUG GEODEZYJNYCH Jarosław Musielak 39-200 Dębica, ul. Puszkina 37 NIP 6792824575, REGON 140793765 eł. 506 799 500
acji:	Protokół weryfikacji nr GK.6640.1233.2022_2 z dn. 19.04.2022 r.
rch:	mgr inż. JAROSŁAW MUSIELAK GEODETA UPRAWNIONY świadectwo uprawnień nr 22344 wyd. przez Głównego Geodetę Kraju dn. 19.04.2022 r.




ACJA

...i przewodów podziemnych
i lub o położeniu przedstawionym
ry lub o których brak jest informacji

ELÓW PROJEKTOWYCH
SKALA 1:500
...ie mapy zasadniczej w skali 1:500
u bezpośredniego w terenie
...zniono wg stanu ewidencyjnego
...rządnych płaskich - „2000”
...ysokości - PL-EVRF2007-NH
...owano na dzień: 29.03.2022 r.

LAMPY

L1	wysokość oprawy	4 m			
L1'	wysokość oprawy	6 m	długość wysięgnika	1 m	nachylenie 5°
L2	wysokość oprawy	4 m			
L2'	wysokość oprawy	6 m	długość wysięgnika	1 m	nachylenie 5°
L3	wysokość oprawy	4 m			
L3'	wysokość oprawy	6 m	długość wysięgnika	1 m	nachylenie 5°
L4	wysokość oprawy	4 m			
L4'	wysokość oprawy	6 m	długość wysięgnika	1 m	nachylenie 5°
L5	wysokość oprawy	4 m			
L5'	wysokość oprawy	6 m	długość wysięgnika	1 m	nachylenie 5°
L6	wysokość oprawy	4 m			
L6'	wysokość oprawy	6 m	długość wysięgnika	1 m	nachylenie 5°
L7	wysokość oprawy	4 m			
L7'	wysokość oprawy	6 m	długość wysięgnika	1 m	nachylenie 5°
L8	wysokość oprawy	4 m			

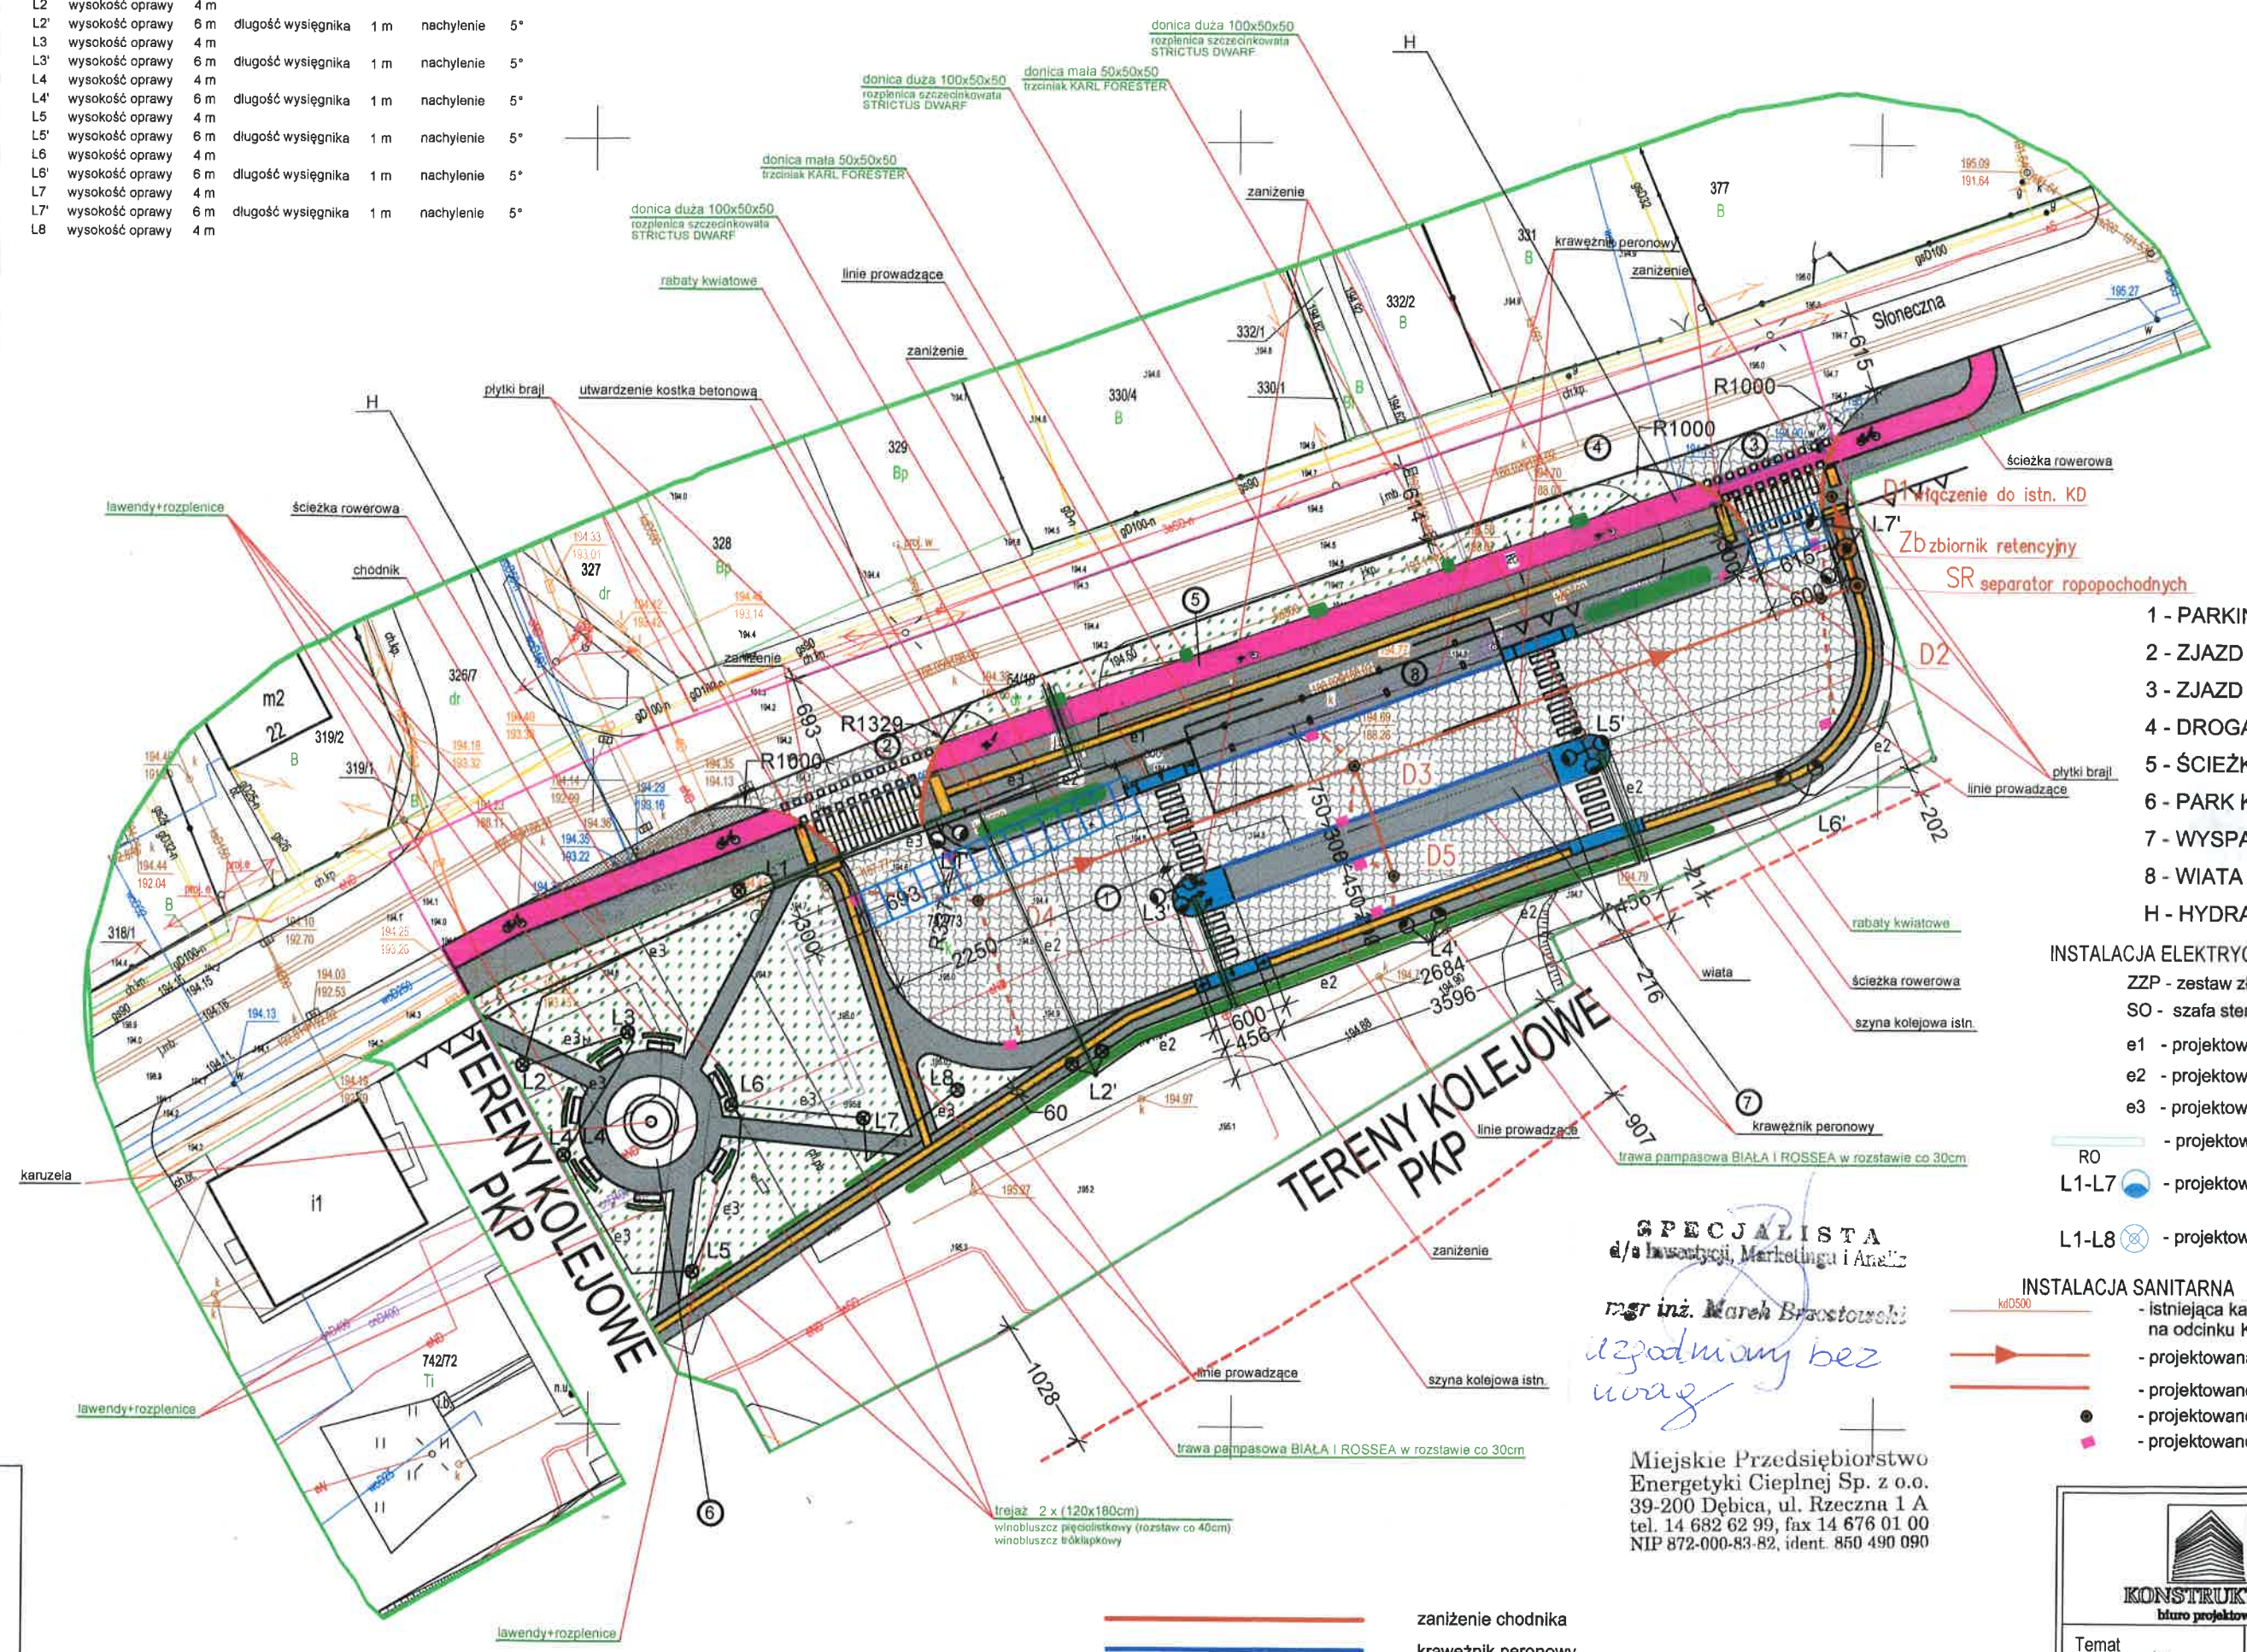

TERENU

- 1 - PARKING A
 - 2 - ZJAZD PUB
 - 3 - ZJAZD PUB
 - 4 - DROGA GM
 - 5 - ŚCIEŻKA R
 - 6 - PARK KIES
 - 7 - WYSPA PR
 - 8 - WIATA PRZ
 - H - HYDRANT
- INSTALACJA ELEKTRYCZNA**
- ZZP - zestaw złączow
 - SO - szafa sterowan
 - e1 - projektowany k
 - e2 - projektowany k
 - e3 - projektowany k
 - RO - projektowana r
 - L1-L7 - projektowan o
 - L1-L8 - projektowan o
- INSTALACJA SANITARNA**
- ki0500 - istniejąca kanaliza na odcinku KI-D1,
 - projektowana kani
 - projektowane przy
 - projektowane stud
 - projektowane wpu

SPECJALISTA
d/a Inwestycji, Marketingu i Analiz
mgr inż. Marek Braostowski
uzgodniony bez uwag

Miejskie Przedsiębiorstwo Energetyki Ciepłej Sp. z o.o.
39-200 Dębica, ul. Rzeczna 1 A
tel. 14 682 62 99, fax 14 676 01 00
NIP 872-000-83-82, ident. 850 490 090

KONSTRUKTOR
biuro projektowe

Temat opracowania:	BUD
Adres budowy:	OBREJ JEDNOC DZ. NR POWIA

