


RZUT PARTRU. INSTALACJA GAZU. SKALA 1:50

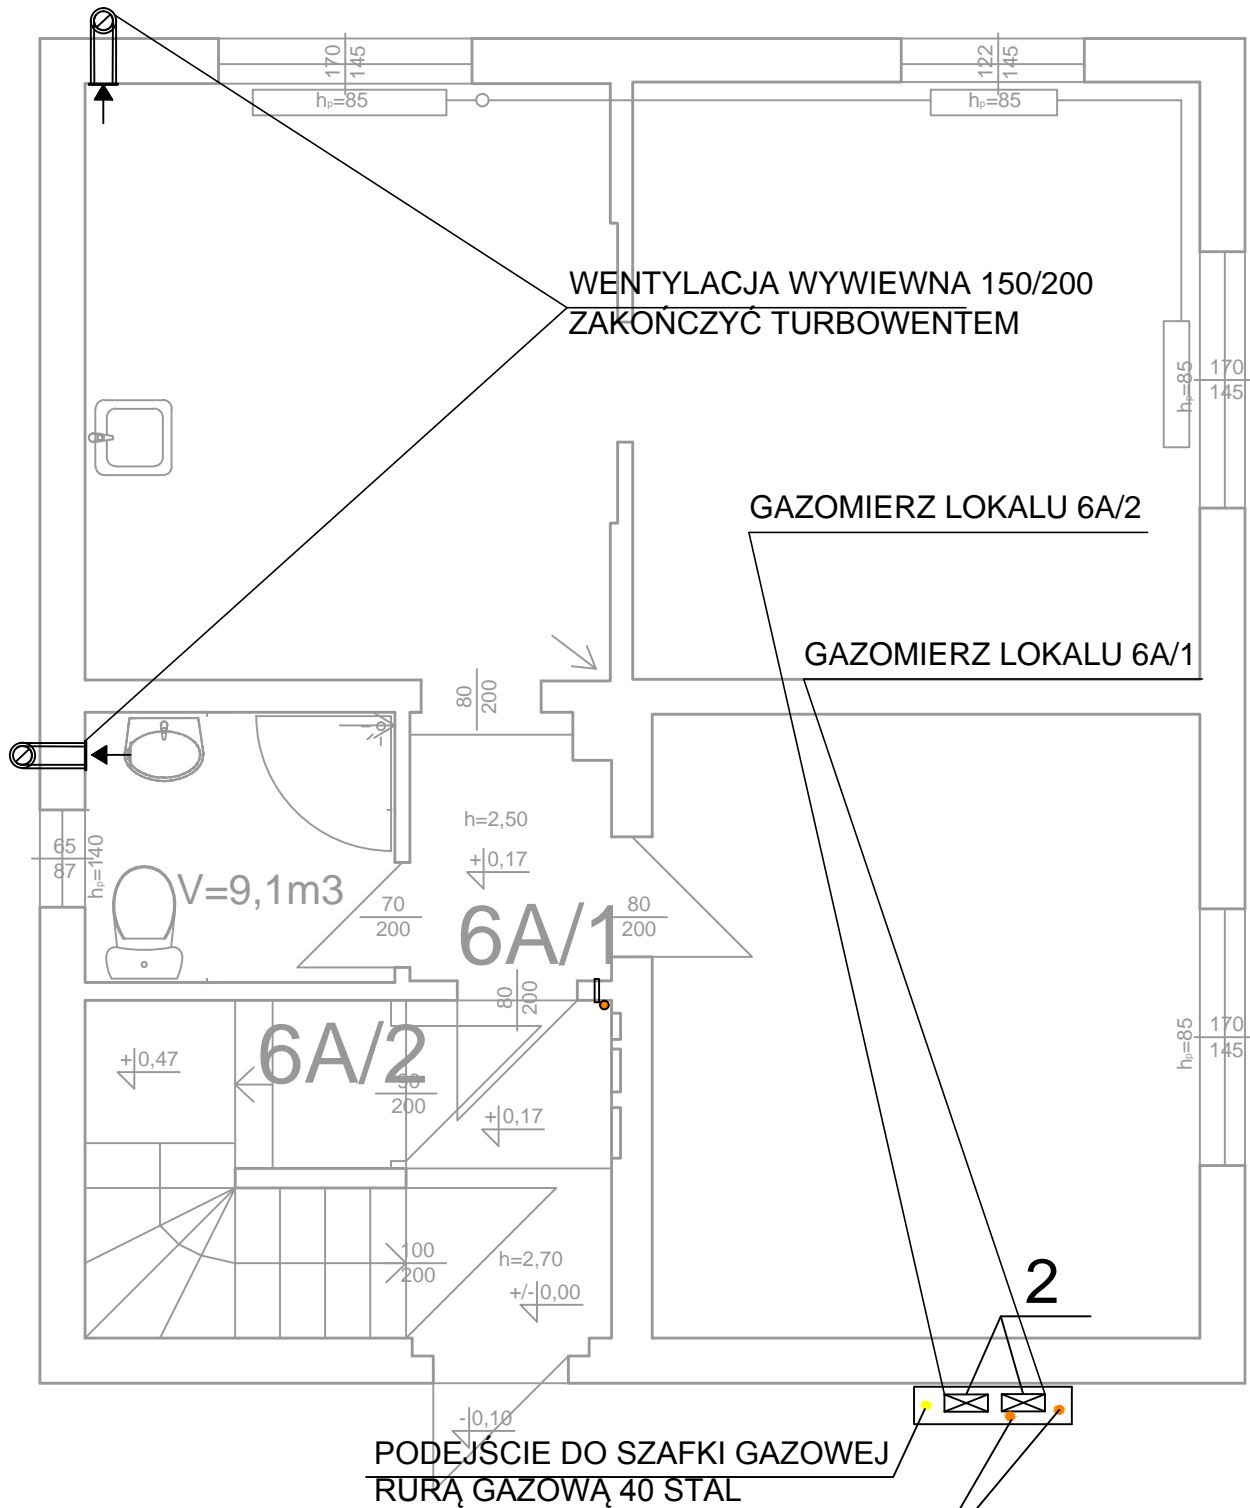

ZEJŚCIE RUR GAZOWYCH 2 X 25 STAL ZA GAZOMIERZAMI
(ZALICZNIKOWO) W GRUNT I PRZEZ ŚCIANY ZEWNĘTRZNE PIWNICY

OZNACZENIA:

- 2 PROJEKTOWANY GAZOMIERZ G4
- 3 PROJEKTOWANA WENTYLACJA WYWIEWNA KUCHNI
- 4 PROJEKTOWANA WENTYLACJA WYWIEWNA ŁAZIENKI

INWESTOR: Miasto Zielona Góra, Zakład Gospodarki Mieszkaniowej, ul. Zjednoczenia 110, 65-120 Zielona Góra.

OBIEKT: Budynek mieszkalny dwulokalowy, ul. Powstańców Warszawy 6A/1 i 6A/2, 65-001 Zielona Góra.

ADRES: Zielona Góra, ul. Powstańców Warszawy 6A/1; 6A/2, dz. nr 182/3, obręb 0027

PROJEKT BUDOWLANY

BRANŻA: SANITARNA

AUTOR: mgr. Inż. Barbara Fogel

NR UPR.
95/2005/ZG

RYSUNEK: Rzut parteru. Instalacja gazu.

SKALA:
1:50

DATA:
09.2022

NR RYS.

S-3