


# RZUT PIWNICY

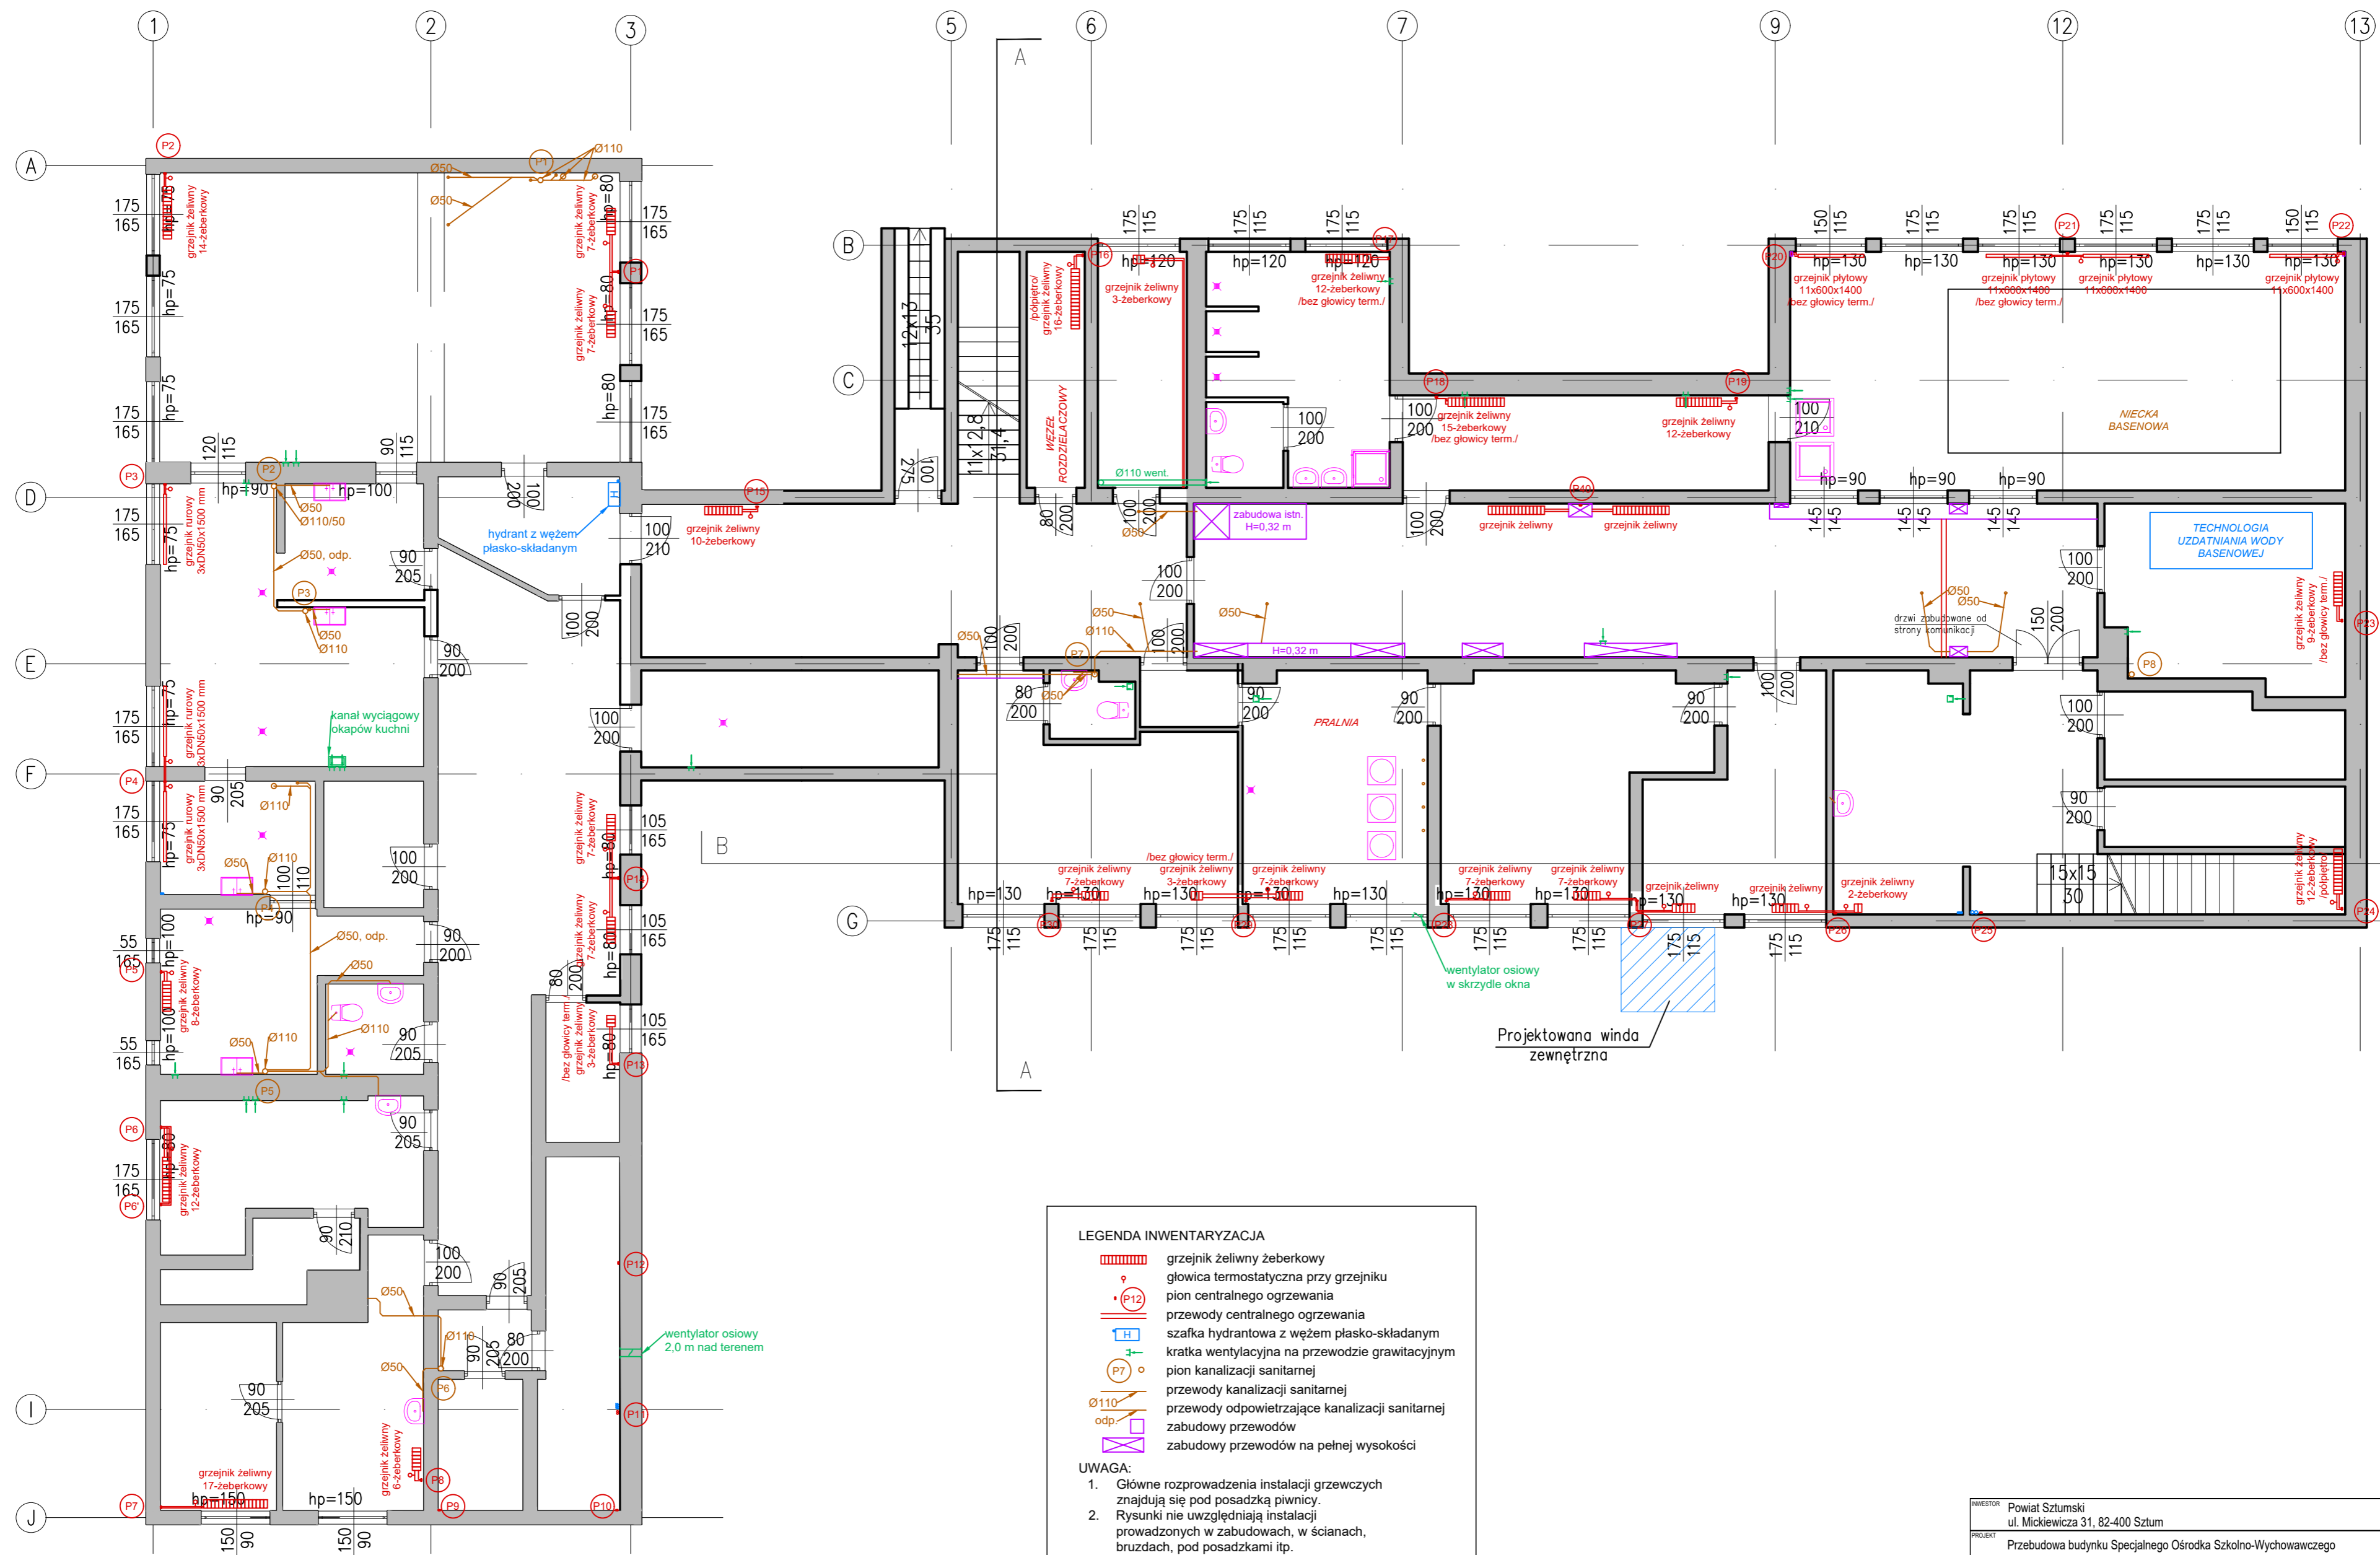

**LEGENDA INWENTARYZACJA**

- grzejnik żeliwny zeberkowy
- głowica termostatyczna przy grzejniku
- pion centralnego ogrzewania
- przewody centralnego ogrzewania
- szafka hydrantowa z węzłem płasko-składanym
- kratka wentylacyjna na przewodzie grawitacyjnym
- pion kanalizacji sanitarnej
- przewody kanalizacji sanitarnej
- przewody odpowietrzające kanalizacji sanitarnej
- zabudowy przewodów na pełnej wysokości

**UWAGA:**

- Główne rozprowadzenia instalacji grzewczych znajdują się pod posadzką piwnicy.
- Rysunki nie uwzględniają instalacji prowadzonych w zabudowach, w ścianach, bruzdach, pod posadzkami itp.
- Inwentaryzacja instalacji wodociągowych poza zakresem opracowania.

INWESTOR: Powiat Sztumski ul. Mickiewicza 31, 82-400 Sztum		PROJEKTOWY: BRANŻA SANITARNA	
PROJEKT: Przebudowa budynku Specjalnego Ośrodka Szkolno-Wychowawczego			
ADRES: 82-400 Sztum, dz. nr 240, obręb 0017 Uśnice, jedn. ewid. 221605_5			
BIURO PROJEKTOWE: <b>PROJEKT GP</b>		PROJEKT GP Sp. z o.o. ul. 30 Stycznia 43 83-110 Tczew, Polska tel. +48 600 278 946 www.piankowski.eu	
TYTUŁ RYSUNKU: RZUT SUTENERY - INWENTARYZACJA INSTALACJI SANIT.		OPRACOWANIE: mgr inż. Marek Słobin	
NR PROJEKTU: 107_2021	FAZA: PROJEKT TECHNICZNY	DATA: 02.2022	FORMAT: 594x420
BRANŻA: SANITARNA	DATA REWIZJI: -	SKALA: 1:100	NR RYS: S-5.1
Kopiowanie i udostępnianie dokumentacji projektowej i detali konstrukcyjnych, będących własnością intelektualną autora-ścisłe zabronione.			