

# MAPA DO CELÓW PROJEKTOWYCH


województwo: śląskie  
 powiat: m. Piekary Śląskie  
 jednostka ewidencyjna: 247101\_1 m. Piekary Śląskie  
 obiekt: Piekary Śląskie ul. księdza Gerarda Waculika, Armii Krajowej  
 GK.6640.572.2020  
 obręb ewidencyjny: 0002, Piekary Wielkie k.m. 3-8, 3-9, 3-10  
 skala: 1:500

arkusz mapy: 6.132.29.03.2.1, 6.132.29.03.2.2, 6.132.29.03.2.3, 6.132.29.03.2.4  
 układ współrzędnych prostokątnych płaskich (2000\_18), wysokościowy PL-EVRF2007-NH  
 Uwaga: Granice wniesiono na podstawie baz danych EIGB otrzymanej z ODGK.

Mapa powstała na podstawie baz danych z P.Z.G.i K. oraz pomiaru bezpośredniego.  
 W zakresie opracowania istniejące niezrealizowane projekty ZUD, brak niezrealizowanych obiektów objętych prawomocnym pozwoleniem na budowę na dzień podpisania mapy.  
 Służebności nie badano, ponieważ charakter projektowanej inwestycji nie wpływa na sposób zagospodarowania gruntów objętych mapą do celów projektowych.  
 Użytków gruntowych nie aktualizowano. Stan na dzień 12.01.2021.

## LEGENDA:

- sieć elektroenergetyczna
- sieć gazowa
- sieć wodociągowa
- sieć kanalizacyjna
- sieć telekomunikacyjna
- 813/55 - numery działek
- granice działek
- linie rozgraniczające tereny o różnym przeznaczeniu wg. MPZP
- C69MW - symbole stref oznaczające tereny o różnym przeznaczeniu
- linia zabudowy wg. MPZP
- granica opracowania

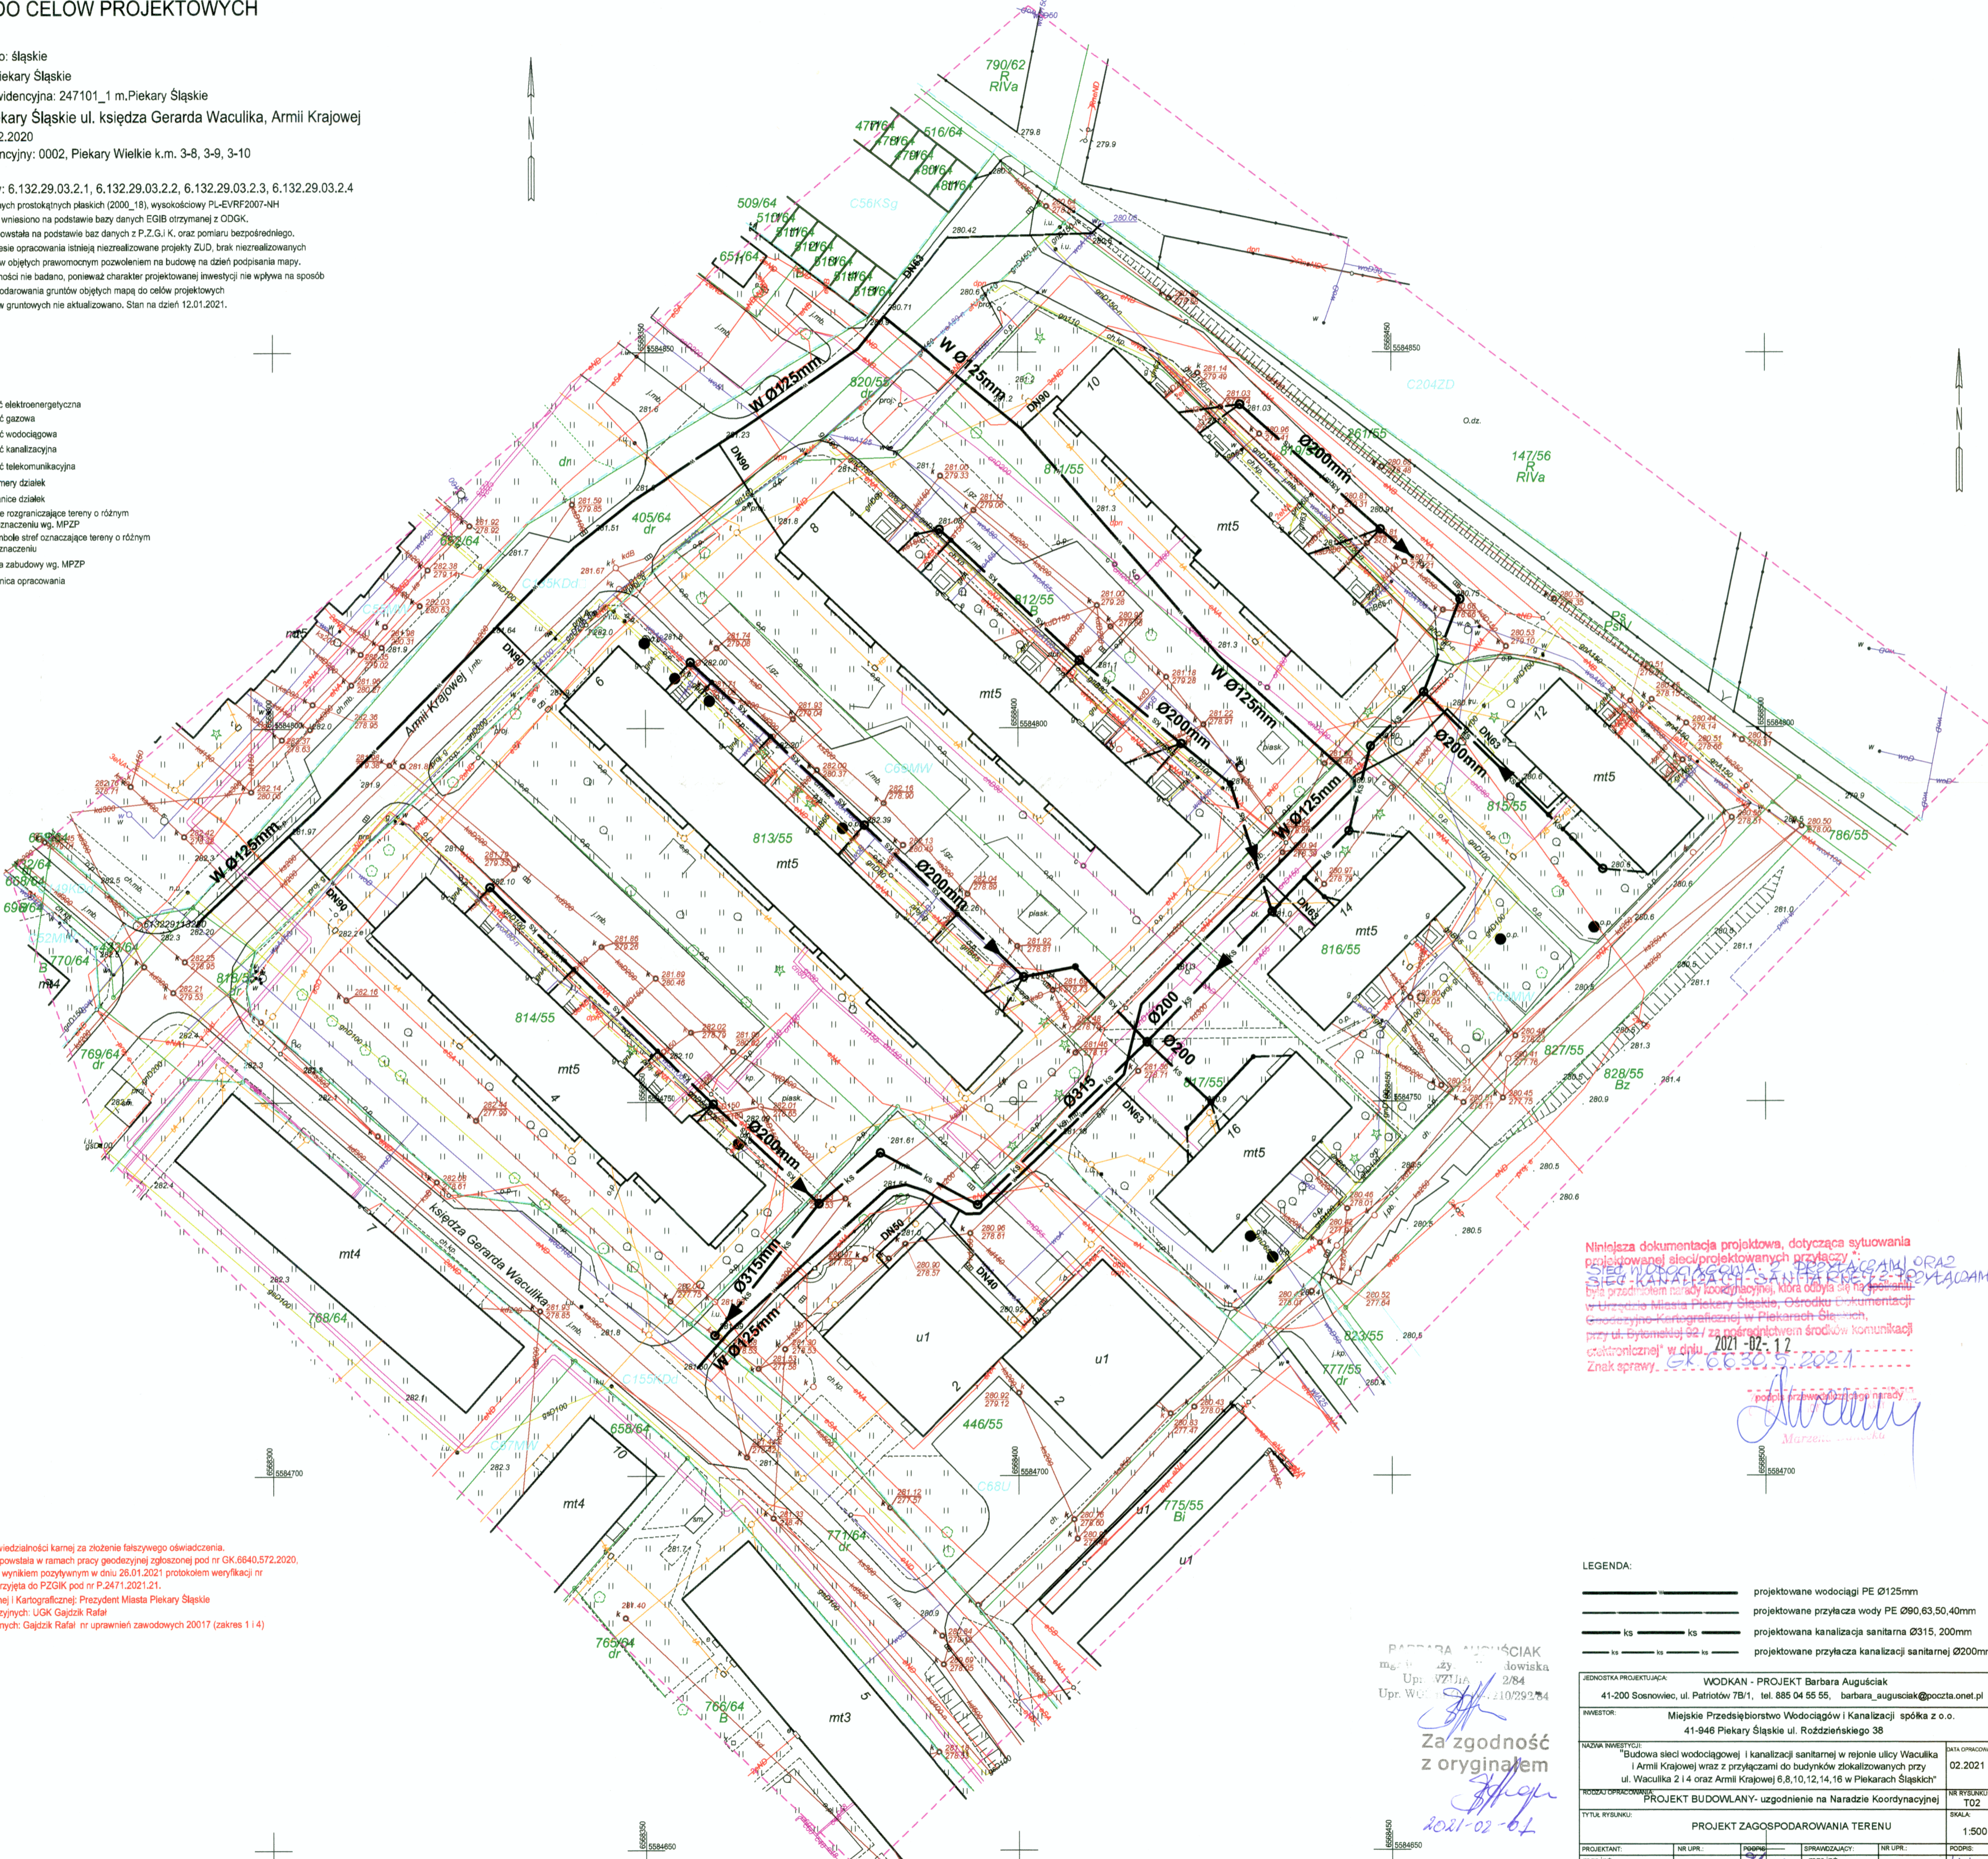

Niniejsza dokumentacja projektowa, dotycząca sytuationa projektowanej sieci wodociągowej i kanalizacyjnej oraz sieci gazowej i telekomunikacyjnej, została przedmiotem narady koordynacyjnej, która odbyła się na posiedzeniu Urzędu Miasta Piekary Śląskie, Ośrodka Dokumentacji Geodezyjno-Kartograficznej w Piekarach Śląskich, przy ul. Bytomskiej 92 / za pośrednictwem środków komunikacji elektronicznej w dniu 2021-02-12.  
 Znak sprawy: GK.6640.572.2021

*Barbara Auguściak*  
 podpis przewodniczącej narady

Jestem świadomy odpowiedzialności karnej za złożenie fałszywego oświadczenia.  
 Niniejsza dokumentacja powstała w ramach pracy geodezyjnej zgłoszonej pod nr GK.6640.572.2020, została zweryfikowana z wynikiem pozytywnym w dniu 28.01.2021 protokołem weryfikacji nr GK.6640.572.2020\_1 przyjęta do PZGIK pod nr P.2471.2021.21.  
 Organ Służby Geodezyjnej i Kartograficznej: Prezydent Miasta Piekary Śląskie  
 Wykonawca prac geodezyjnych: UGK Gajdzik Rafał  
 Kierownik prac geodezyjnych: Gajdzik Rafał nr uprawnień zawodowych 20017 (zakres 1 i 4)

- projektowane wodociągi PE Ø125mm
- projektowane przyłącza wody PE Ø90, Ø63, 50, 40mm
- ks — ks — projektowana kanalizacja sanitarne Ø150, 200mm
- ks — ks — projektowane przyłącza kanalizacji sanitarnej Ø200mm

BARBARA AUGUŚCIAK  
 mgr inż. geod. i kartografiki  
 Upr. WZJIA nr 210/292/84

Za zgodność z oryginałem  
*Barbara Auguściak*  
 2021-02-12

JEDNOSTKA PROJEKTUJĄCA: WODKAN - PROJEKT Barbara Auguściak		DATA OPRACOWANIA: 02.2021 r.	
41-200 Sosnowiec, ul. Patriotów 7B/1, tel. 885 04 55 55, barbara_auguściak@poczta.onet.pl		NR RYSUNKU: T02	
INWESTOR: Miejskie Przedsiębiorstwo Wodociągów i Kanalizacji spółka z o.o. 41-946 Piekary Śląskie ul. Rodzińskiego 38			
NAZWA INWESTYCJI: Budowa sieci wodociągowej i kanalizacji sanitarnej w rejonie ulicy Waculika i Armii Krajowej wraz z przyłączami do budynków zlokalizowanych przy ul. Waculika 2 i 4 oraz Armii Krajowej 6, 8, 10, 12, 14, 16 w Piekarach Śląskich		NR RYSUNKU: T02	
Tytuł opracowania: PROJEKT BUDOWLANY - uzgodnienie na Naradzie Koordynacyjnej			
TYTUŁ RYSUNKU: PROJEKT ZAGOSPODAROWANIA TERENU		SKALA: 1:500	
PROJEKTANT: mgr inż. Barbara Auguściak	nr UPB: WZJIA nr 132/84	SPRAWDZAJĄCY: mgr inż. Marek Wilczok	nr UPB: SLK/2019/PO05/08
Podpis: <i>Barbara Auguściak</i>		Podpis: <i>Marek Wilczok</i>	