

MAPA DO CELÓW PROJEKTOWYCH

Skala 1:1000

gm. Wierzownica [180411_2] obręb: Radawa [180411_2.0006]
pow. Jarosław woj. podkarpackie
Ark. 8.127.10.16.3, 8.127.10.21.1, 8.127.10.21.2, 8.127.10.16.4




Mapa sporządzona na podstawie ark. 8.127.10.16.3, 8.127.10.21.1, 8.127.10.21.2, 8.127.10.16.4 mapy zasadniczej oraz wskazanego pomiaru uzupełniającego.
Przyjęte granice są zgodne z opartym ewidencją gminów obrębu Radawa
Nie wykluza się istnienia w terenie innych urządzeń podziemnych,
które nie zostały zgłoszone do inwentaryzacji.
W zakresie opracowania nie badano obciążenia sąsiedźskimi gminowymi
urządzeniami w kasegach wierzchołków przyłączonych nieruchomości.
Mapa w zamieszczonym zakresie aktualna na dzień 06.05.2015 r.
Licencja 6640.612.2015_1804_K05
ID 6640.612.2015 Zakres opracowania

USŁUGI GEODEZYJNE
Tomasz Motulica
Jarosław, 11-06-2015 r.
Geodezyjny Wydział
N/Ur/15448
Tomasz Motulica

Układ wsp. 2000/24 - "Krajstoid"
Jarosław, 11-06-2015 r.
Geodezyjny Wydział
N/Ur/15448
Tomasz Motulica

| | |
|---|----------------------|
| Pozwiedzcza się, że niniejszy dokument został opracowany w wyniku prac geodezyjnych i kartograficznych, których rezultaty zawiera operat techniczny i plan geodezyjny materiałów pomiar. Kartograficznego | STAROSTA JAROSŁAWSKI |
| Organ prowadzący parterowy zespół geodezyjny i kartograficzny | PIRBA 2015.1378 |
| Identyfikator ewidencyjny materiału robót - operatu | 2015-06-23 |
| Data wpisania operatu ewidencyjnego do ewidencji materiałów zespołu | |
| Inny nazwisko i podpis osoby reprezentującej organ | |

Piotr Kabelek
Dyrektor Podkarpackiego Ośrodka Dokumentacji Geodezyjnej i Kartograficznej w Jarosławiu

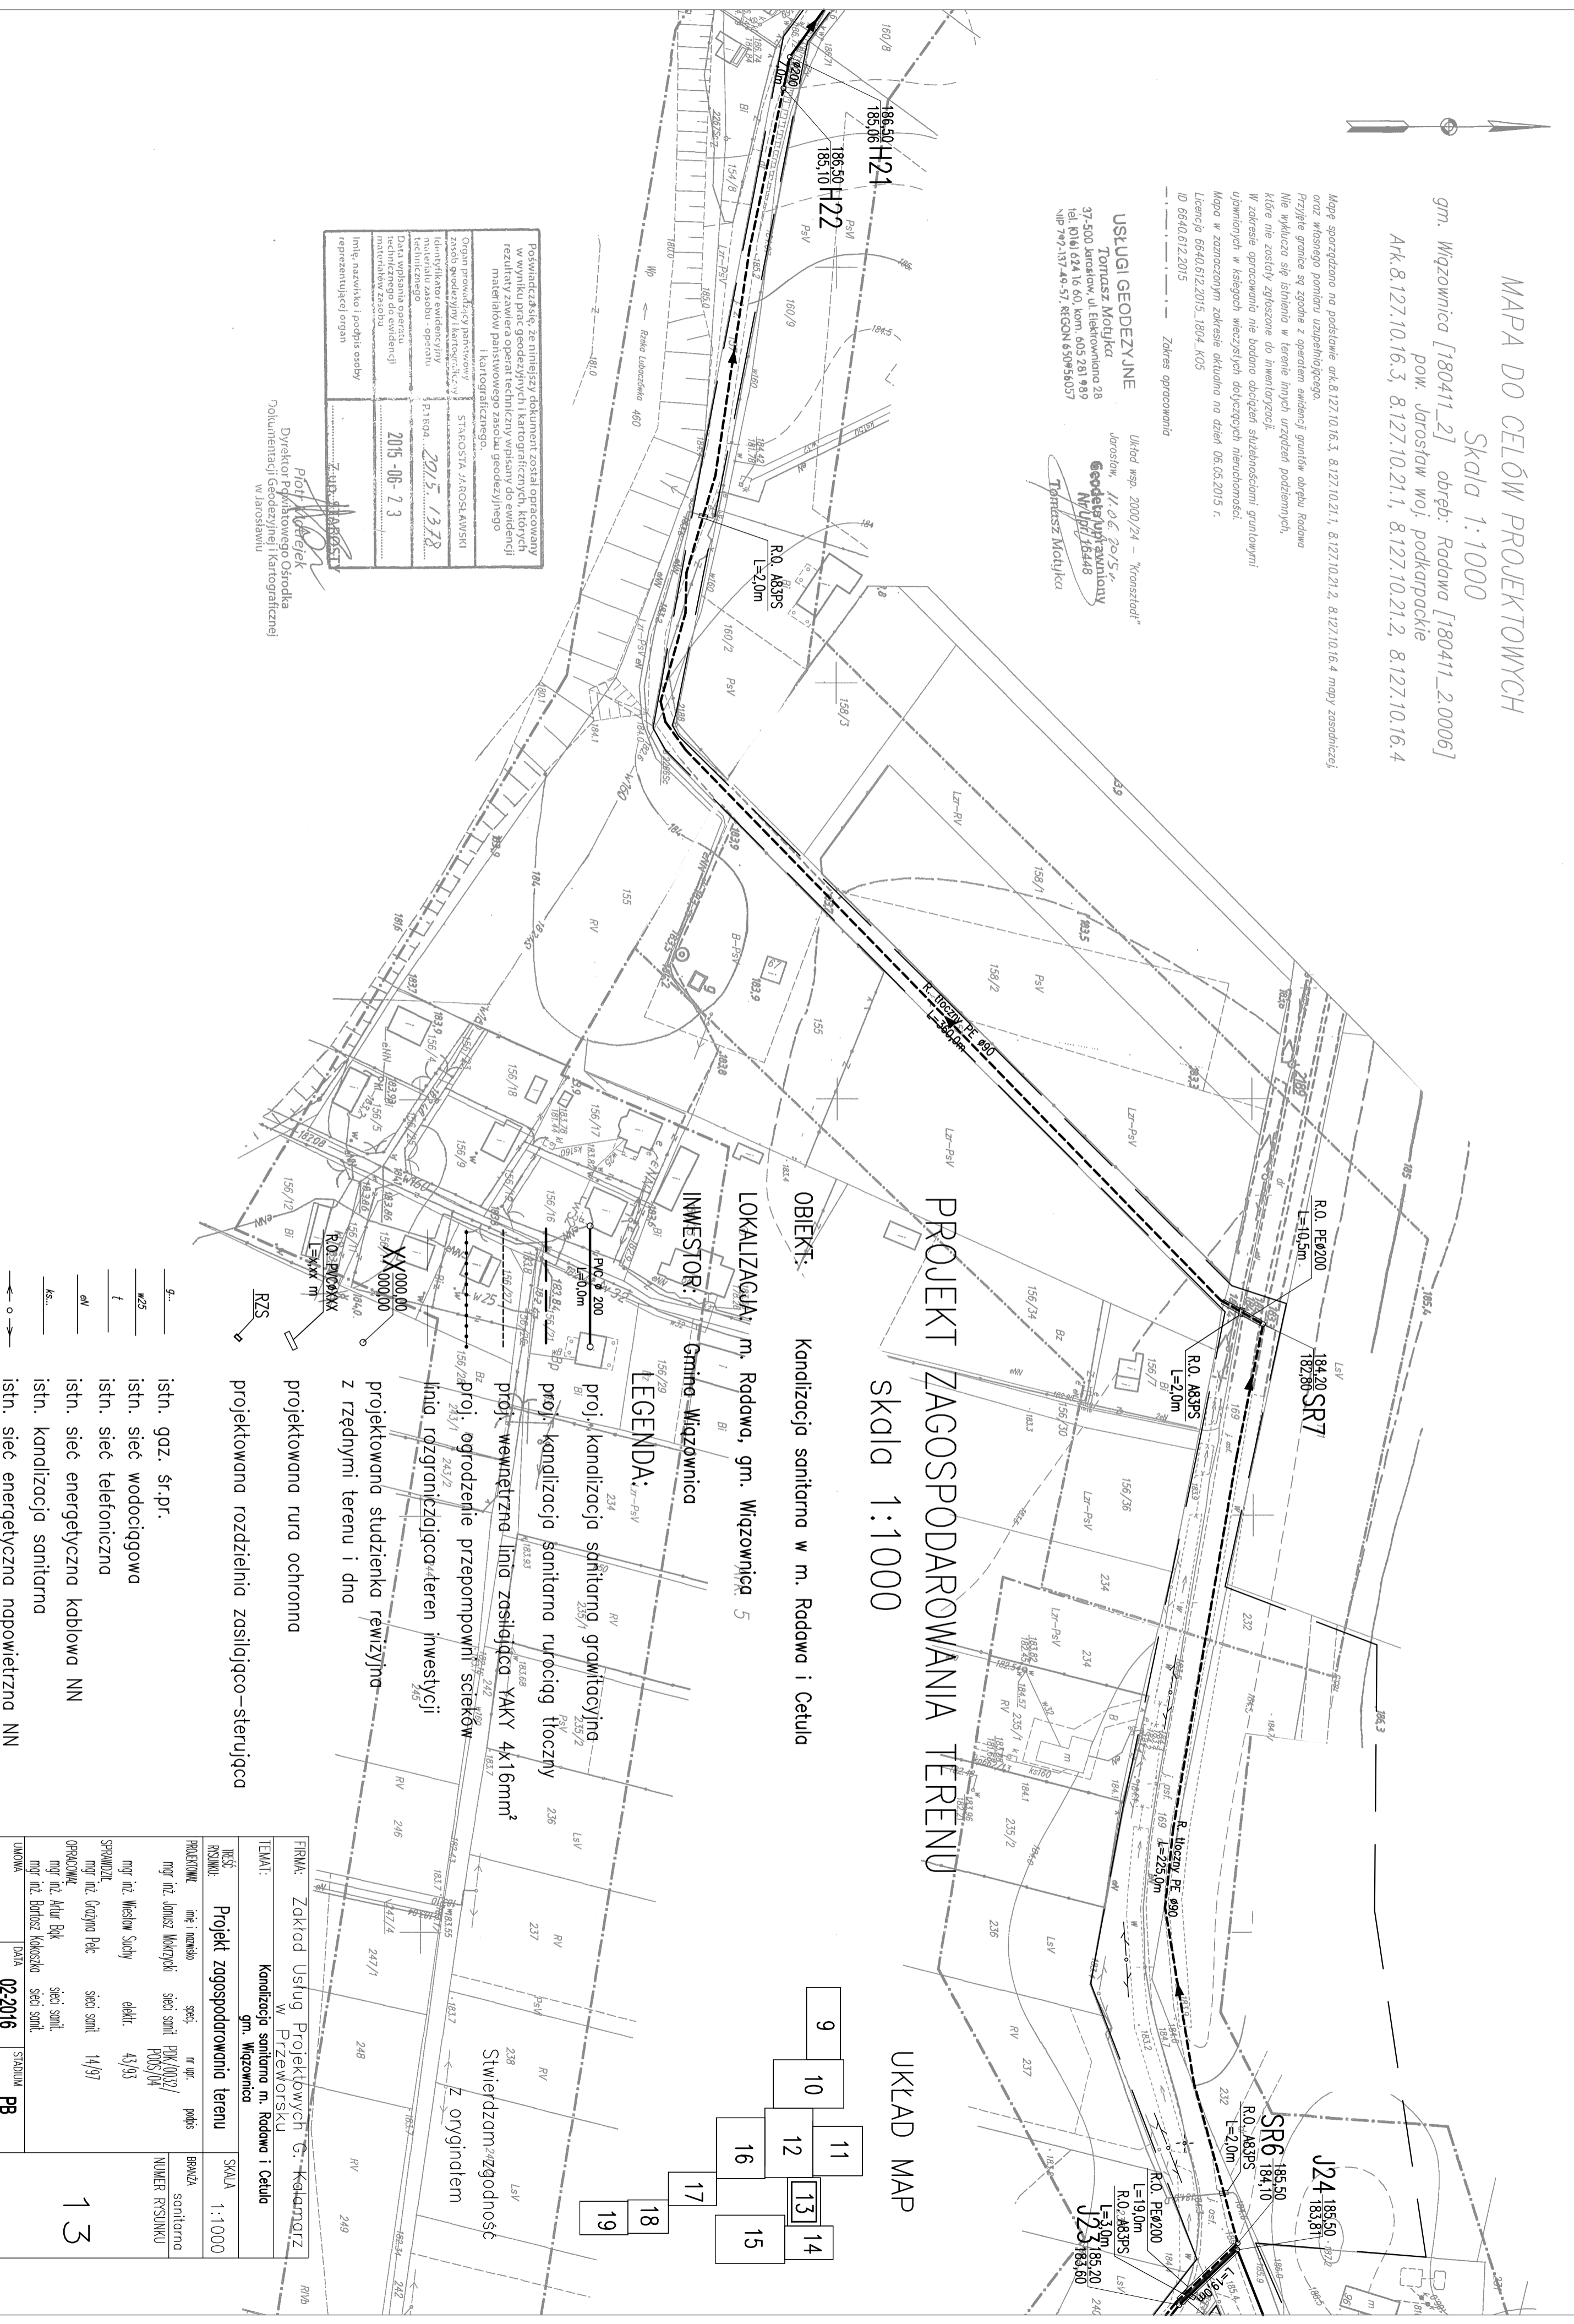

PROJEKT ZAGOSPODAROWANIA TERENU


Skala 1:1000

OBIEKT: Kanalizacja sanitarna w m. Radawa i Cetula

LOKALIZACJA: m. Radawa, gm. Wierzownica 5
INWESTOR: Gmina Wierzownica

LEGENDA:

- proj. kanalizacja sanitarna grawitacyjna
- proj. kanalizacja sanitarna rurociąg tłoczny
- proj. wewnętrzna linia zasilająca YAKY 4x16mm²
- proj. ogrodzenie przepompowni scieków
- linia rozgraniczająca teren inwestycji
- projektowana studzienka rewiyjna z rzędnymi terenu i dna
- projektowana rura ochronna
- projektowana rozdzielnia zasilająca-sterująca
- istn. gaz. śr.pr.
- istn. sieć wodociągowa
- istn. sieć telefoniczna
- istn. sieć energetyczna kablowa NN
- istn. kanalizacja sanitarna
- istn. sieć energetyczna napowietrzna NN

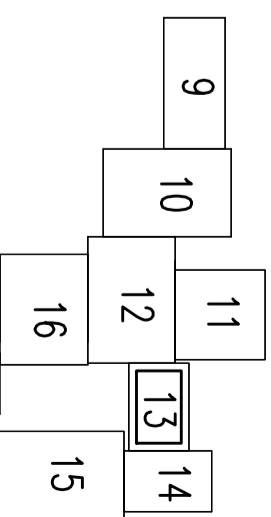

| | |
|---|-------------------|
| FIRMA: Zakład Usług Projektowych G. Kalamarzew w PRZEWORSKU | SKALA 1:1000 |
| TEMAT: Kanalizacja sanitarna m. Radawa i Cetula gm. Wierzownica | |
| TYTUŁ: Projekt zagospodarowania terenu | |
| PROJEKTOWY: mgr inż. Józef Makrzycki | BRANŻA: sanitarna |
| OPRACOWY: mgr inż. Artur Bętkowski | NUMER PRSUNKU: 13 |
| DATA: 02-2016 | STADIUM: PB |