


WEWNĘTRZNA INSTALACJA GAZU - RZUT LOKALU - PARTER

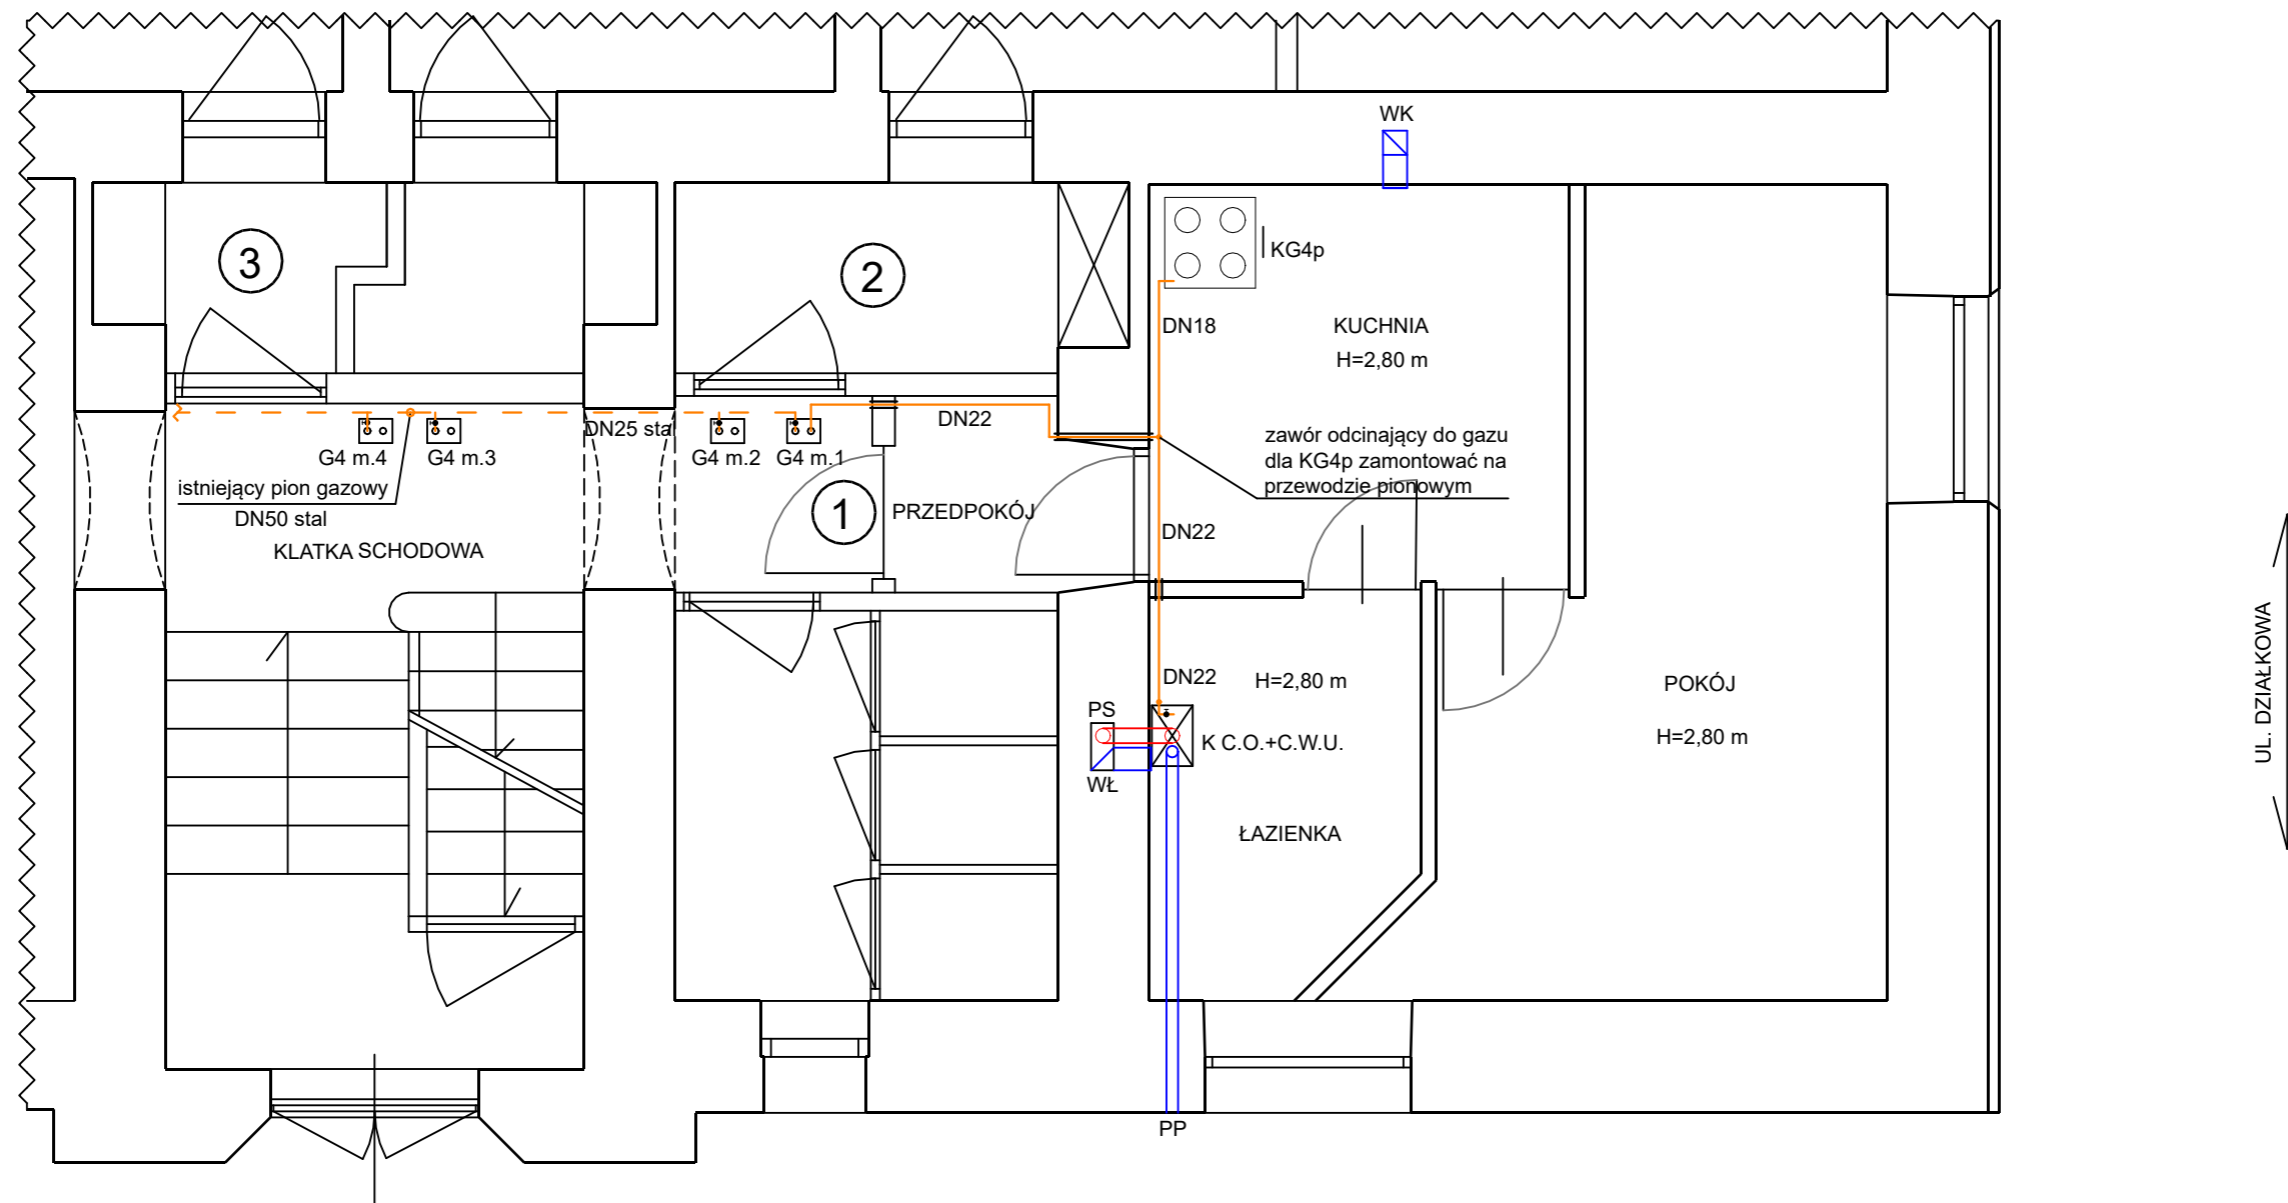

UL. DZIAŁKOWA

PODWÓRKO

UL. SULEJOWSKA

LEGENDA

- — ISTNIEJĄCA INSTALACJA GAZU - NIE PODLEGA WYMIANIE;
- — PROJEKTOWANA INSTALACJA - WYKONAĆ Z RUR STALOWYCH B/S O POŁĄCZENIACH SPAWANYCH LUB RUR I KSZTAŁTEK Cu O POŁĄCZENIACH ZACISKOWYCH;
- — RURA OSŁONOWA NA PRZEJŚCIU PRZEZ PRZEGRODĘ BUDOWLANĄ;
- ZAWÓR KULOWY GWINTOWANY DO GAZU;
- WK - WENTYLACJA GRAWITACYJNA POMIESZCZENIA KUCHNI - ISTNIEJĄCYM KANAŁEM MUROWANYM;
- WŁ - WENTYLACJA GRAWITACYJNA POMIESZCZENIA ŁAZIENKI - ISTNIEJĄCYM KANAŁEM MUROWANYM PO USZCZELNIENIU WKŁADEM ALU-FOL;
- PS - SYSTEM SPALINOWY Z BLACHY STALOWEJ KWASOODPORNEJ ZAMONTOWANY W ISTNIEJĄCYM KANAŁE MUROWANYM;
- PP - PRZEWÓD DOPŁYWU POWIETRZA - WYPROWADZIĆ NA ELEWACJĘ BUDYNKU I ZAKOŃCZYĆ KRATKĄ WENTYLACYJNĄ;
- KC.O.+C.W.U. - PROJEKTOWANY KOCIOŁ GAZOWY Z ZAMKNIĘTĄ KOMORĄ SPALANIA - KONDENSACYJNY;
- KG4p - ISTNIEJĄCA KUCHNIA GAZOWA CZTEROPALNIKOWA;
- G4 - ISTNIEJĄCY GAZOMIERZ MIECHOWY TYP G4.

NAZWA OBIEKTU	WEWNĘTRZNA INSTALACJA GAZU - RZUT LOKALU - PARTER		
INWESTOR	TOWARZYSTWO BUDOWNICTWA SPOŁECZNEGO SP. Z O.O. AL. 3 MAJA 31, 97-300 PIOTRKÓW TRYBUNALSKI		
ADRES INWESTYCJI	UL. SULEJOWSKA 29A M.1, 97-300 PIOTRKÓW TRYBUNALSKI DZ. NR 172 OBR. 20 JEDNOSTKA EWIDENCYJNA 106201_1		
PROJEKTANT	MGR INŻ. JAKUB SZAJEWSKI	NR UPRAWNIENI LOD/1605/POOS/11	
SKALA 1:50	RYSunEK NR 1	DATA OPRACOWANIA	MARZEC 2021