









POKÓJ NR 14 N

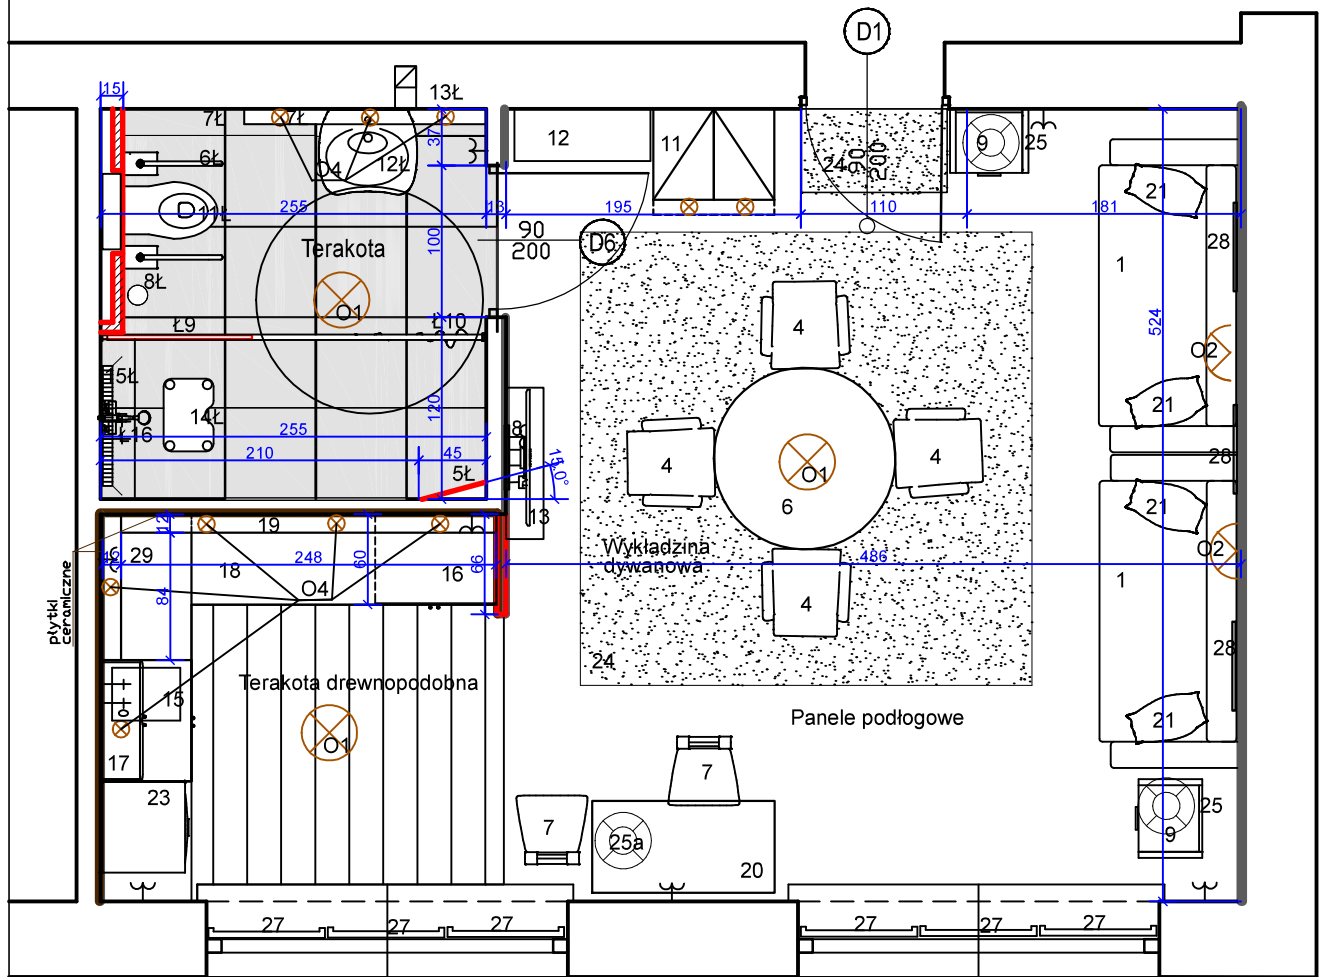

 
WYPOSAŻENIE

-  1 KANAPA ROZKŁADANA
-  4 FOTELE OBROTOWE
-  6 STÓŁ OKRĄGŁY
-  7 KRZESŁO
-  8 TELEWIZOR
-  9 STOLIK NOCNY
-  11 SZAFKA UBRANIOWA
-  12 REGAŁ
-  13 SZAFKA
-  15 ZLEWOZMYWAK
-  16 SZAFKA STOJĄCA
-  17 SZAFKA WISZĄCA
-  18 BLAT KUCHENNY
-  19 PÓŁKA WISZĄCA
-  20 BIURKO
-  21 PODUSZKA
-  23 LODÓWKA
-  24 WYKŁADZINA
-  25 LAMPKA NOCNA
-  25A LAMPKA NA BIURKO
-  27 ROLETA
-  28 OBRAZ
-  29 CZAJNIK ELEKTRYCZNY

-  O1 OŚWIETLENIE SUFITOWE
-  O2 OŚWIETLENIE ŚCIENNE
-  O4 LAMPKA LEDOWA

-  ściany malowane na szaro
-  ściany istn. malowane na biało, lub pod płytki ceramiczne
-  ściany projektowane
-  fragmenty ścian do likwidacji

- Ł5 LUSTRO 40X165
- Ł6 UCHWYT NA PAPIER TOALETOWY
- Ł7 WIESZAK NA RĘCZNIKI
- Ł8 POJEMNIK NA SMIECI
- Ł9 ŚCIANKA ZE SZKŁA
- Ł10 ZASŁONA
- Ł11 WC DLA NIEPEŁNOSPRAWNEGO
- Ł12 UMYWALKA DLA NIEPEŁNOSPRAWNEGO
- Ł13 LUSTRO Z PÓŁKĄ 160X80
- Ł14 TABORET
- Ł15 ODWÓDNIENIE LINIOWE
- Ł16 BATERIA PRYSZNICOWA



Spółdzielnia Obsługi Inwestycyjnej "Dompil"
64-920 Piła ul. Sikorskiego 33 tel/fax (67) 214-80-01

Investor	PANSTWOWA UCZELNIA Stanisława Staszica w Pile Piła, ul. Podchorążych 10	Branża: ARCH-BUD
Nazwa obiektu	PRZEBUDOWA I ZAKUP WYPOSAŻENIA BUDYNKU DOMU STUDENTA PUSZ w PILE	Nr rysunku: 10
Adres	PIŁA, ul. ŻEROMSKIEGO 14, działka nr 1311/1	Skala: 1:50
Nazwa rysunku	RZUT PARTERU - POKÓJ nr 14	
Projektował:	mgr inż. arch. Iwona Maciejewicz Wojtkiewicz upr. do proj. w spec. architektonicznej bez ograniczeń	Upr. nr.: GP7342/1894/94
Opracował:	j.w.	Data 03. 2021
		03. 2021