

PREZYDENT MIASTA GDAŃSKA
ul. Nowe Ogrody 8/12
80-803 Gdańsk

Gdańsk, dn. 25.11.2020 r.

Znak sprawy: WG-IV.6630.1047.2020.IP

ODPIS
PROTOKOŁU Z NARADY KOORDYNACYJNEJ
zakończonej w dniu 25.11.2020 r.
w sprawie usytuowania projektowanej sieci uzbrojenia terenu

Na podstawie art. 6a, art. 7d i art. 28b, 28ba, 28bb, 28c ustawy z dn. 17 maja 1989 r. Prawo geodezyjne i kartograficzne (tekst jedn. z 2016 r., poz. 1629), Zarządzenia Prezydenta Miasta Gdańska nr 84/15 z dn. 23 stycznia 2015 r.

Przedmiot narady:	1. Sieć ciepłownicza z przyłączem.
Lokalizacja:	ul. Opolska, obr. 021
Wnioskodawca:	PROJMED SP. Z O.O. ul. Siewna 2A, 81-574 Gdynia
Inwestor:	GDAŃSKIE PRZEDSIĘBIORSTWO ENERGETYKI CIEPLENEJ SP. Z O.O. ul. Biała 1B, 80-435 Gdańsk
Przewodniczący:	Aleksandra Osiecka- Czarnomska, Kierownik Referatu Koordynacji Sytuowania Projektowanego Uzbrojenia Terenu
Sposób przeprowadzenia narady:	elektroniczny
Data wpływu:	15.10.2020 r.
Uwagi/informacje dodatkowe:	zapisano do bazy 25.11.20/ip

PODSUMOWANIE NARADY

Projekt przedłożony na naradę koordynacyjną został uzgodniony pozytywnie przez jej uczestników.

W wyniku narady koordynacyjnej projekt został wniesiony do bazy GESUT miasta.

Lista uczestników narady koordynacyjnej wraz z uwagami

Lp.	Nazwa instytucji Sposób uczestnictwa	Stanowisko Uwagi	Imię i nazwisko uczestnika
1	Referat Koordynacji Sytuowania Projektowanego Uzbrojenia Terenu elektroniczny	Uzgodniono pozytywnie	Aleksandra Osiecka- Czarnomska, Kierownik Referatu Koordynacji Sytuowania Projektowanego Uzbrojenia Terenu
2	Biuro Rozwoju Gdańska ul. Wały Piastowskie 24 80-855 Gdańsk elektroniczny	Uczestnik nieobecny na naradzie	
3	ENERGA Operator S.A. ul. Marynarki Polskiej 130 80-557 Gdańsk elektroniczny	Uzgodniono pozytywnie UZGODNIONO - WG. UZGODNIENIA NR GD\2\0483\2020	Maciej Jachimek

4	ENERGA Oświetlenie Sp. z o.o. ul. Rzemieślnicza 17 81-855 Sopot elektroniczny	Uzgodniono pozytywnie Uzgodniono zgodnie z uzgodnieniem 322/2020	Rafał Zając
5	Gdańskie Wody Sp. z o.o. ul. prof. W. Andruszkiewicza 5 80-601 Gdańsk elektroniczny	Uzgodniono pozytywnie	Magdalena Ploetzing
6	Gdańskie Przedsiębiorstwo Energetyki Ciepłej Sp. z o.o. ul. Biała 1b 80-980 Gdańsk elektroniczny	Uzgodniono pozytywnie Zgodnie z uzgodnieniem trasy GPEC z dnia 25.08.2020r.	Mateusz Stachniak
7	Netia S.A. ul. Arkońska 6 80-387 Gdańsk elektroniczny	Uzgodniono pozytywnie	Krzysztof Osiecki
8	Pomorska Kolej Metropolitalna S.A. ul. Budowlanych 77 80-298 Gdańsk elektroniczny	Uzgodniono pozytywnie Nie dotyczy terenu PKM	Alina Andrusiewicz
9	Polska Spółka Gazownictwa Sp. z o.o. ul. Wałowa 41/43 80-858 Gdańsk elektroniczny	Uzgodniono pozytywnie Zgodnie z uzgodnieniami PSG sp. z o.o. nr 11598/BR/OTI/2020 z dnia 14.09.2020	Tomasz Bara
10	Gdańska Infrastruktura Wodociągowo - Kanalizacyjna Sp. z o.o. ul. Kartuska 201 80-122 Gdańsk elektroniczny	Uzgodniono pozytywnie	Grażyna Danielewicz
11	Gdański Zarząd Dróg i Zieleni w Gdańsku ul. Partyzantów 36 80-254 Gdańsk elektroniczny	Uzgodniono pozytywnie	Katarzyna Zajączkowska
12	Orange Polska S.A. al. Grunwaldzka 110 80-244 Gdańsk	Uczestnik nieobecny na naradzie	
13	Politechnika Gdańska Centrum Informatyczne Trójmiejskiej Akademickiej Sieci Komputerowej ul. Narutowicza 11/12 80-233 Gdańsk elektroniczny	Uzgodniono pozytywnie	Eryk Turzynski
14	Saur Neptun Gdańsk S.A. ul. Wałowa 46 80-858 Gdańsk elektroniczny	Uzgodniono pozytywnie	Jakub Marcinkowski
15	Wydział Środowiska Urzędu Miejskiego w Gdańsku elektroniczny	Uzgodniono pozytywnie	Alicja Kaczmarek
16	Wydział Urbanistyki i Architektury Urzędu Miejskiego w Gdańsku	Uzgodniono pozytywnie	Jolanta Mrożewska

Dokument wygenerował(a): Aleksandra Osiecka, dn. 25-11-2020 12:22:03

Jeżeli dokument jest wystawiony elektronicznie, to nie wymaga podpisu analogowego ani pieczęci, lecz wymaga podpisu elektronicznego.
Uwaga: podpis elektroniczny jest niewidoczny – można go zweryfikować tylko odpowiednim programem

elektroniczny		
Wnioskodawca		PROJMED SP. Z O.O.

Treść protokołu została uzgodniona z osobami, które uczestniczyły w naradzie wyłącznie za pomocą środków komunikacji elektronicznej.

Przewodniczący Narady Koordynacyjnej
PREZYDENT MIASTA GDANSKA
z up.


Aleksandra Osiecka-Czarnomska
KIEROWNIK REFERATU
KOORDYNACJI SYTUOWANIA
PROJEKTOWANEGO UZBROJENIA TERENU

.....
Podpis przewodniczącego narady

**MAPA DO CELÓW PROJEKTOWYCH
SKALA 1: 500**

Obiekt: Gdańsk - Opolska 4A

Identyfikator i nazwa jednostki ewidencyjnej: 226101 1
 Identyfikator i nazwa obrębu ewidencyjnego: 21
 Nr sekcji: 6.222.25.25.1.3, 3.1
 ID : 6640.1.1758.2020
 Układ współrzędnych prostokątnych płaskich: 2000 strefa 6
 Geodezyjny układ odniesienia: Kronsztadt 86 bis
 Imię i nazwisko lub nazwa podmiotu, który wykonał mapę oraz podpis osoby reprezentującej ten podmiot:

TOP-GEO Usługi Geodezyjne
 Marcin Rudnicki
 ul. Pilotów 19B/3, 80-460 Gdańsk
 NIP 291 003 06 31
 tel. 602 579 365

GEODETA UPRAWNIONY
 mgr inż. Marcin Rudnicki
 nr upr. 20308

Imię i nazwisko, numer świadectwa nadania uprawnień geodety, który sporządził mapę:

— Oznaczenie granic obszaru, który był przedmiotem aktualizacji
 Gdańsk, dnia 11.05.2020r.
 Służebności gruntowych nie badano.


W dniu 29.04.2020r. uzupełniono o treść nakładki RKSPUT Gdańsk - patrz mapa
 Gdańsk, dn. 11.05.2020r.

Za zgodność z oryginałem mapy do celów projektowych

Pajewski



Signed by / Podpisano
 przez:
 Izabela Maria Górecka
 Urząd Miejski w Gdańsku
 Date / Data: 2020-06-26
 10:39

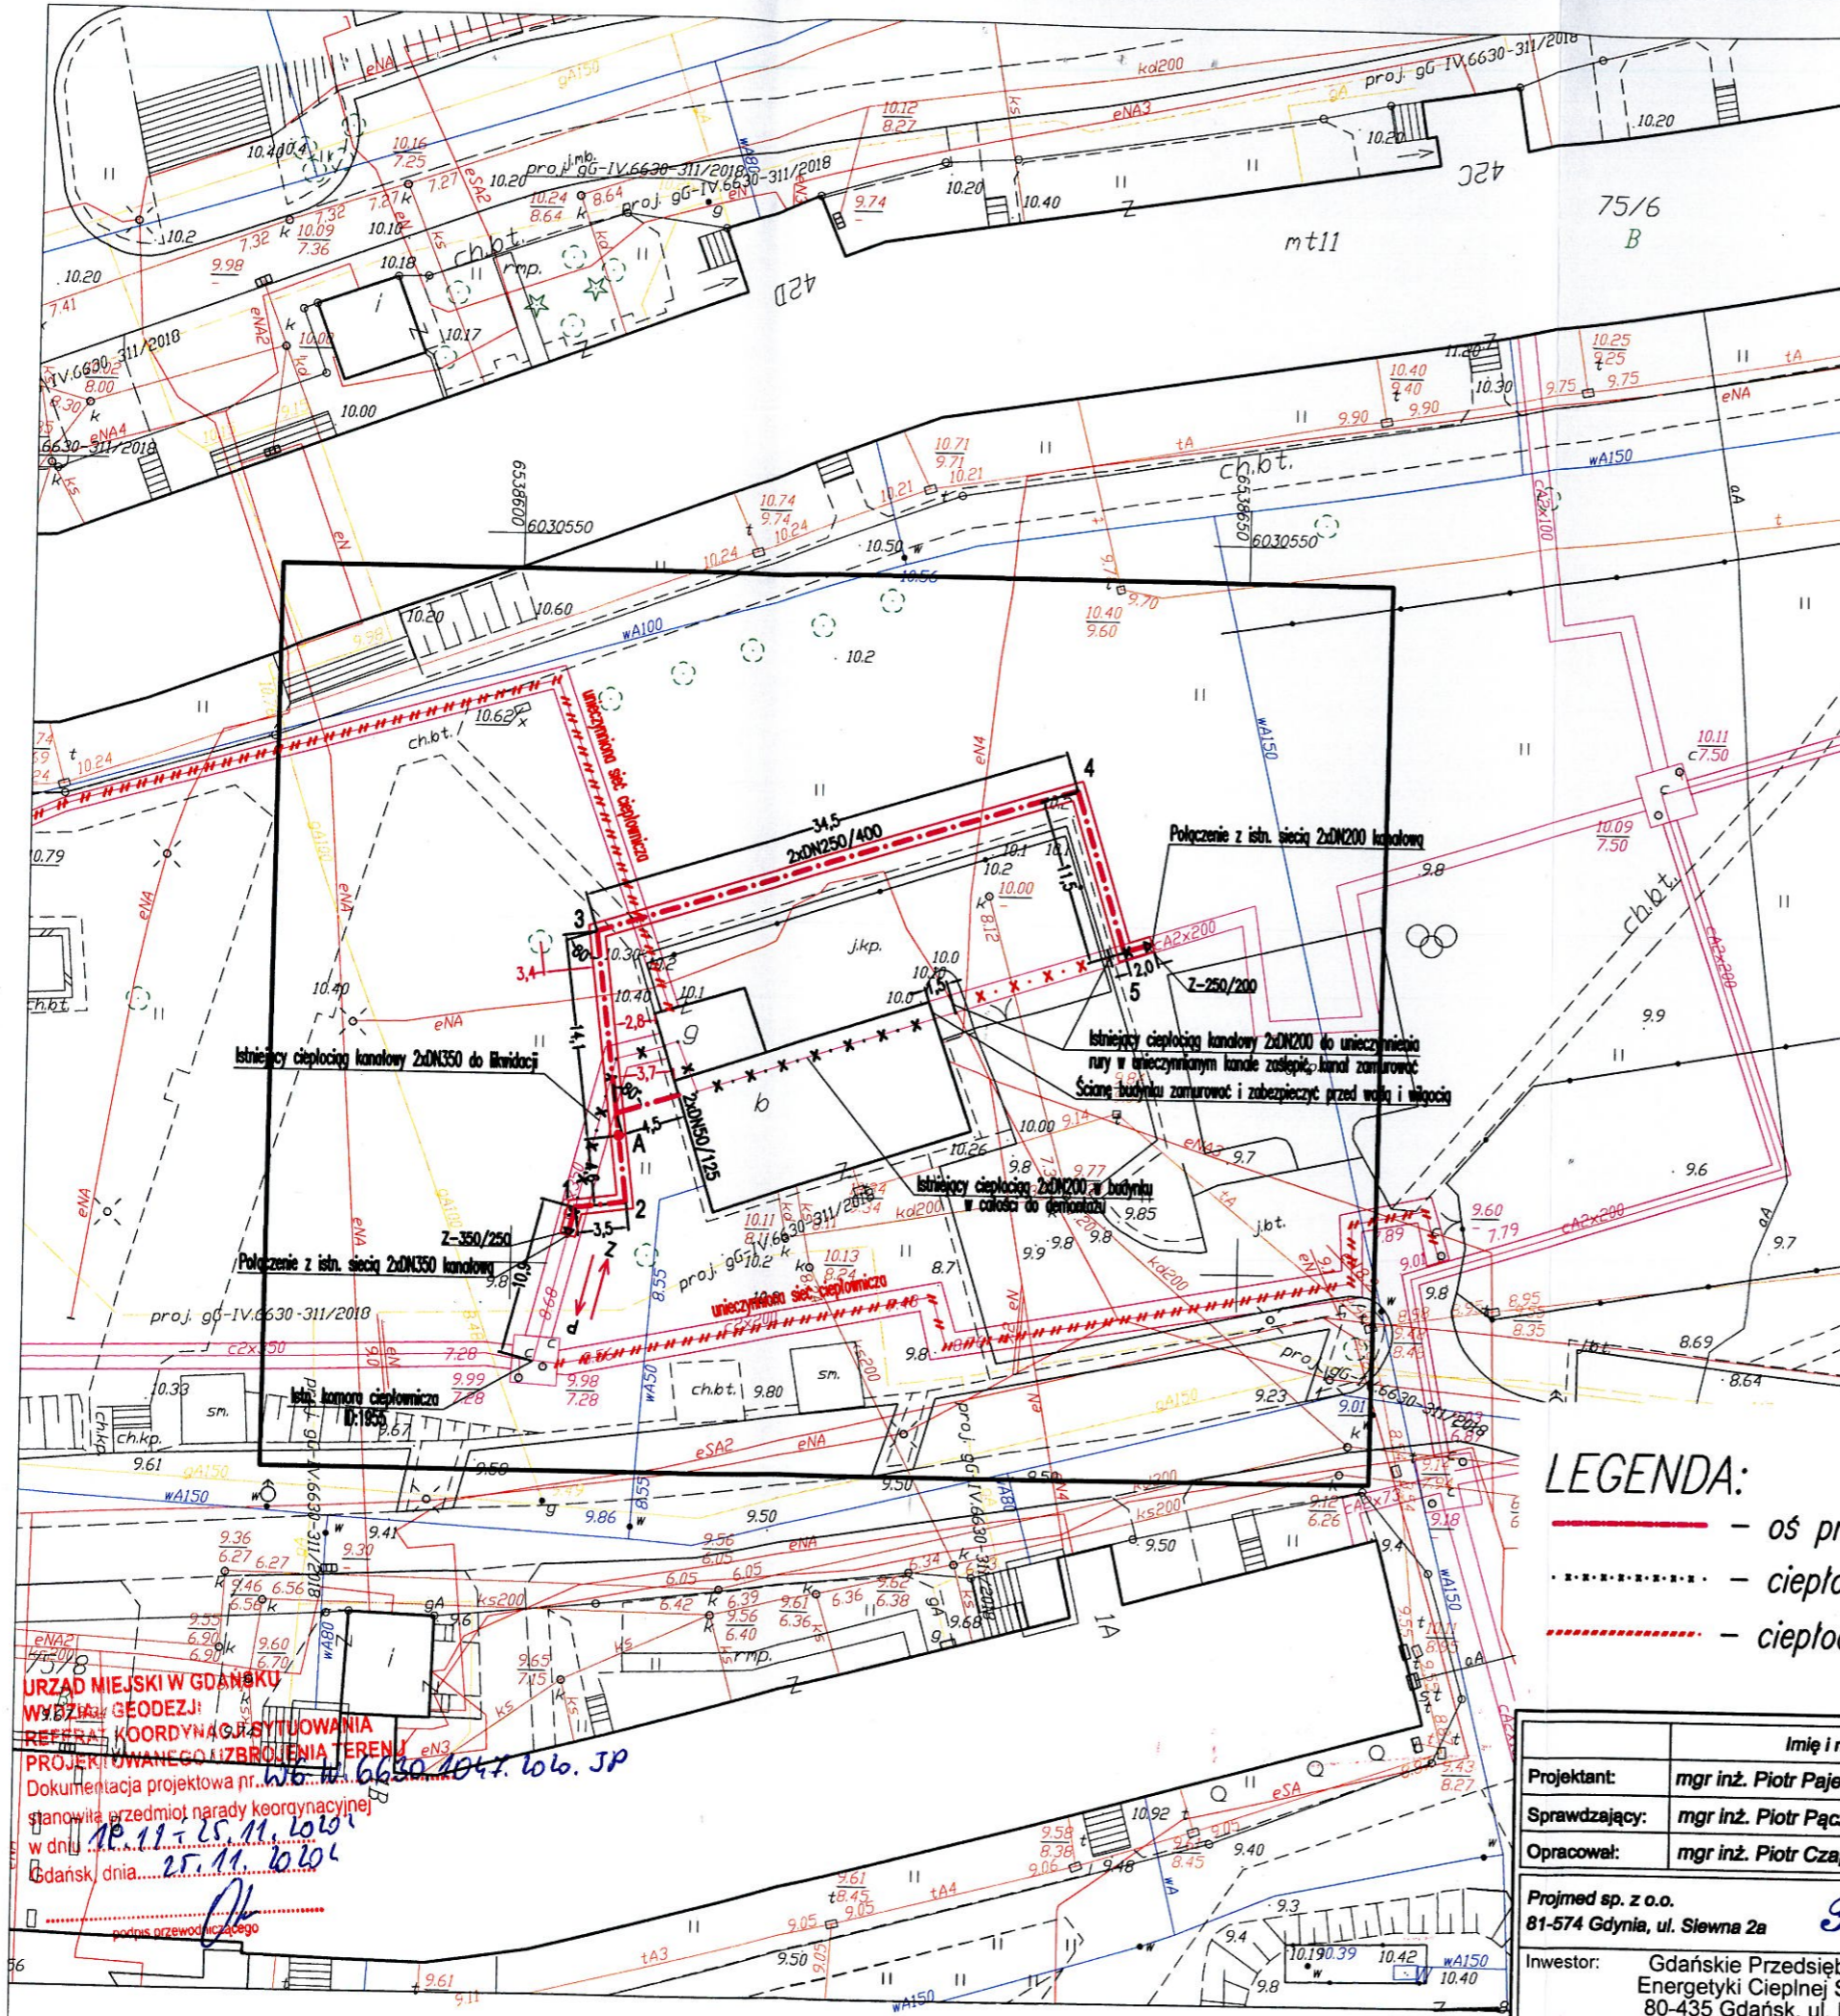

Istniejący ciepłociąg kanalowy 2xDN350 do likwidacji

Istniejący ciepłociąg kanalowy 2xDN200 do unieczynnienia rury w nieczynnym kanale zasłupić, kanał zamurować. Ściany budynku zamurować i zabezpieczyć przed wodą i wilgocią

Istniejący ciepłociąg 2xDN200 w budynku w całości do demontażu

Połączenie z istn. siecią 2xDN350 kanalową

Połączenie z istn. siecią 2xDN200 kanalową

Istn. komora ciepłownicza U-1855

LEGENDA:

- oś projektowanego ciepłociągu
- ciepłociąg przeznaczony do likwidacji
- ciepłociąg unieczynniony

URZĄD MIEJSKI W GDAŃSKU
 WYDZIAŁ GEODEZJI
 REFERAT KOORDYNACJI SYTUACJI
 PROJEKTOWANEGO UZBRONIONIA TERENU
 Dokumentacja projektowa nr...
 stanowiąca przedmiot narady koordynacyjnej
 w dniu 18.11.2020r.
 Gdańsk, dnia 25.11.2020r.

	Imię i nazwisko	Nr. uprawnień, specjalność, zakres opracowania	Podpis
Projektant:	mgr inż. Piotr Pajewski	POM/0353/PBS/17, instalacyjna sanitarna	<i>Pajewski</i>
Sprawdzający:	mgr inż. Piotr Pączek	POM/0354/PBS/17, instalacyjna sanitarna	<i>Pączek</i>
Opracował:	mgr inż. Piotr Czapiewski		<i>Czapiewski</i>
Projmed sp. z o.o. 81-574 Gdynia, ul. Słewna 2a	Projmed		
Investor: Gdańskie Przedsiębiorstwo Energetyki Ciepłej Sp. z o.o. 80-435 Gdańsk, ul. Biała 1B	Przebudowa odcinka osiedlowej sieci ciepłowniczej położonego w obrębie ul. Opolskiej 4A w Gdańsku.		
Projekt zagospodarowania terenu	Skala: 1:500	Nr rys.: 1	Nr projektu: 20-040-GPEC Arkuszy: 1
			Data: 08.2020 Arkuszy: 1