


MAPA DO CELÓW PROJEKTOWYCH	
Oznaczenie kancelaryjne zgłoszenia pracy geodezyjnej	GD.6640.483.2022
Nazwa miejscowości	m.: Lubawka obr. 0002 dz. 676/1 ulica: Świerkowa
Jednostka ewidencyjna	identyfikator: 020703_4 nazwa: Lubawka - miasto
Obręb ewidencyjny	identyfikator: 0002 nazwa: Lubawka - 2
Arkusze mapy	5.139.29.05.3.2; 05.4.1 Skala mapy: 1: 500
Nazwa układu współrzędnych	prostokątnych płaskich: 2000/15 układu wysokości: PL-EVRF 2007-NH
Oznaczenie granic obszaru, który był przedmiotem aktualizacji	-----
Informacje o służebnościach gruntowych mających wpływ na zagospodarowanie gruntów, zlokalizowanych w granicach projektowanej inwestycji	nie weryfikowano
Data opracowania mapy	14-06-2022
Granice na mapie zgodne z operatem ewidencji gruntów	
 <p>GEOTEAM P. Łabudziński, G. Zieliński i Ł. Zięba Spółka Cywilna ul. Towarowa 10, 58-100 Świdnica NIP: 884 27 68 007 REGON: 365235200 tel. 880 690 480, 509 234 705, 607 734 771</p>	
imię i nazwisko geodety uprawnionego, który opracował mapę	nr uprawnień i podpis geodety
<p>GEODETA UPRAWNIONY inż. Paweł Łabudziński zaświadczenie kwalifikacyjne 22741 wydane przez GUGIK kom. 880 690 480</p>	
<p>GEODETA UPRAWNIONY inż. Paweł Łabudziński zaświadczenie kwalifikacyjne 22741 wydane przez GUGIK kom. 880 690 480</p>	

GEODETA UPRAWNIONY
inż. Paweł Łabudziński
zaświadczenie kwalifikacyjne 22741
wydane przez GUGIK
kom. 880 690 480

Poświadczam, że niniejszy dokument został opracowany w wyniku prac geodezyjnych i kartograficznych, których rezultaty zawiera operat techniczny pozytywnie zweryfikowany. Jednocześnie informuję, że jestem świadomy odpowiedzialności karnej za złożenie fałszywego oświadczenia.

Identyfikator zgłoszenia prac geodezyjnych: **GD.6640.483.2022**









Organ służby geodezyjnej, który otrzymał zgłoszenie: **Starosta Kamiennogórski**


Wykonawca prac geodezyjnych: **GEOTEAM S.C.**
ul. Towarowa 10, 58-100 Świdnica

Numer oraz data sporządzenia dokumentu zawierającego wynik pozytywnej weryfikacji: **Protokół Weryfikacji Nr. 1 z dnia 22.06.2022r.**

Imię i nazwisko oraz nr uprawnień zawodowych kierownika prac: **Paweł Łabudziński Nr uprawnień: 22741**

MAREK WIETRZYKOWSKI
mgr inż. elektronik
upr. na podst. § 5 ust. 1 pkt. § 6
ust. 1 § 7 ust. 1 pkt. 1
w specj. instalacyjno-inżynier.
w zakresie sieci i instalacji elektrycznych
Z ORYGINAŁEM



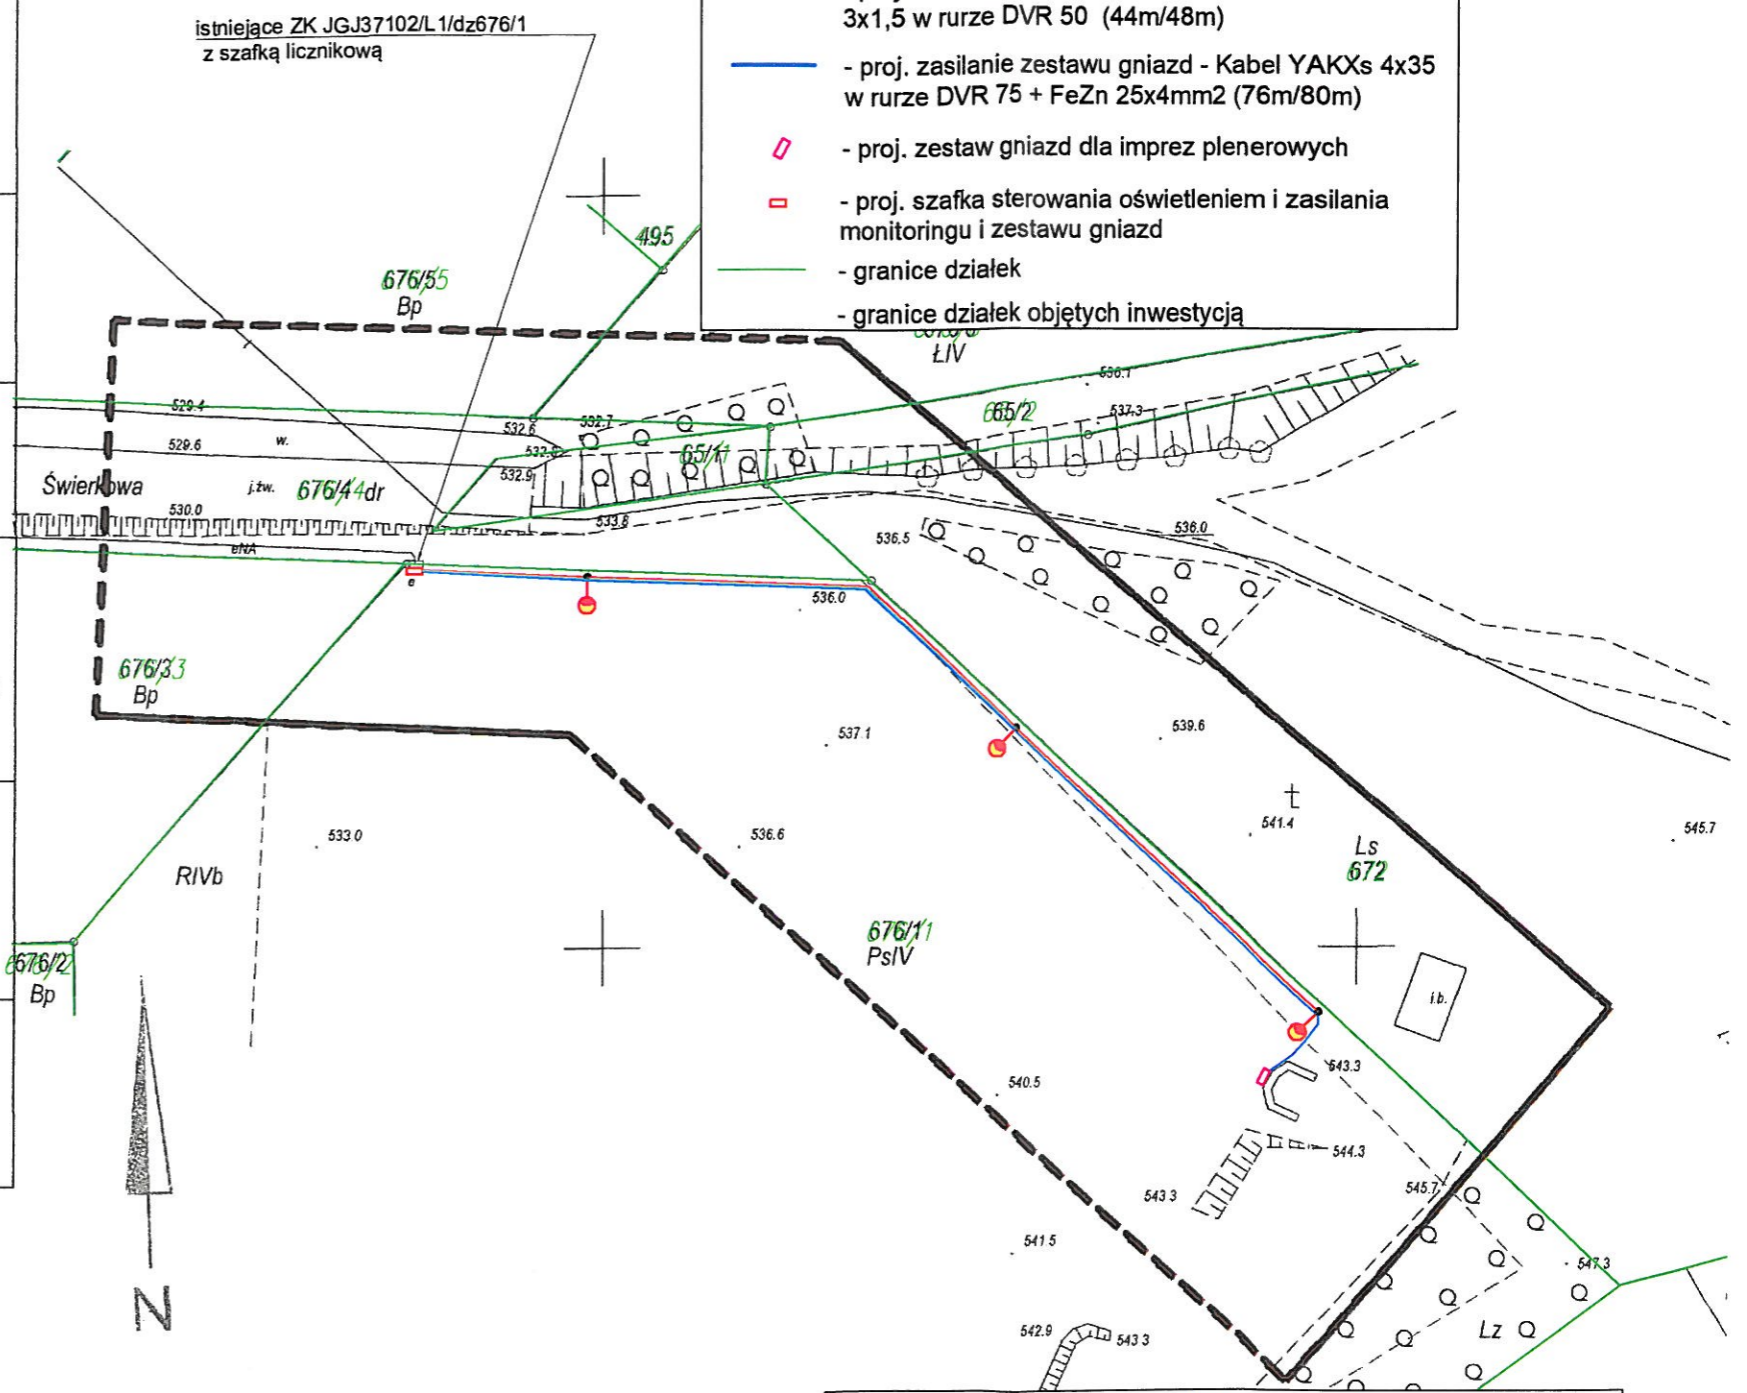





- Legenda:**
-  - Oprawa parkowa KAZU 16LED, 600mA, NW, 5236AS na słupie KLM 6m
 -  - proj. zasilanie oświetlenia - Kabel YAKXs 4x25 w rurze DVR 50 + drut FeZn 8mm2 (72m/84m)
 -  - proj. zasilanie monitoringu - Kabel YKXs 3x1,5 w rurze DVR 50 (44m/48m)
 -  - proj. zasilanie zestawu gniazd - Kabel YAKXs 4x35 w rurze DVR 75 + FeZn 25x4mm2 (76m/80m)
 -  - proj. zestaw gniazd dla imprez plenerowych
 -  - proj. szafka sterowania oświetleniem i zasilania monitoringu i zestawu gniazd
 -  - granice działek
 -  - granice działek objętych inwestycją




Wykonawca: ARGO Robert Czech ul. Dworcowa 12/1, 58-420 Lubawka		
Inwestor: Gmina Lubawka		
Tytuł opracowania: Budowa oświetlenia parkowego wraz z zasilaniem zestawu gniazd dla imprez plenerowych przy ul. Świerkowej w Lubawce - dz. nr 676/1 obr. 0002 Lubawka		
Tytuł rysunku: Projekt zagospodarowania terenu.		
Projektant: Marek Wietrzykowski	Nr uprawnień: UAN.VI-6/3/125/90	Data: 07.2022
Asyst. proj.: Robert Czech	Nr uprawnień:	Data: 07.2022
Skala: 1:500		
Arkusze: 1	Arkuszy: 1	Rys: R1

5619350
5671100

Legenda:

-  - Oprawa parkowa KAZU 16LED, 600mA, NW, 5236AS na słupie KLM 6m
-  - proj. zasilanie oświetlenia - Kabel YAKXs 4x25 w rurze DVR 50 + drut FeZn 8mm² (72m/84m)
-  - proj. zasilanie monitoringu - Kabel YKXs 3x1,5 w rurze DVR 50 (44m/48m)
-  - proj. zasilanie zestawu gniazd - Kabel YAKXs 4x35 w rurze DVR 75 + FeZn 25x4mm² (76m/80m)
-  - proj. zestaw gniazd dla imprez plenerowych
-  - proj. szafka sterowania oświetleniem i zasilania monitoringu i zestawu gniazd
-  - granice działek
-  - granice działek objętych inwestycją

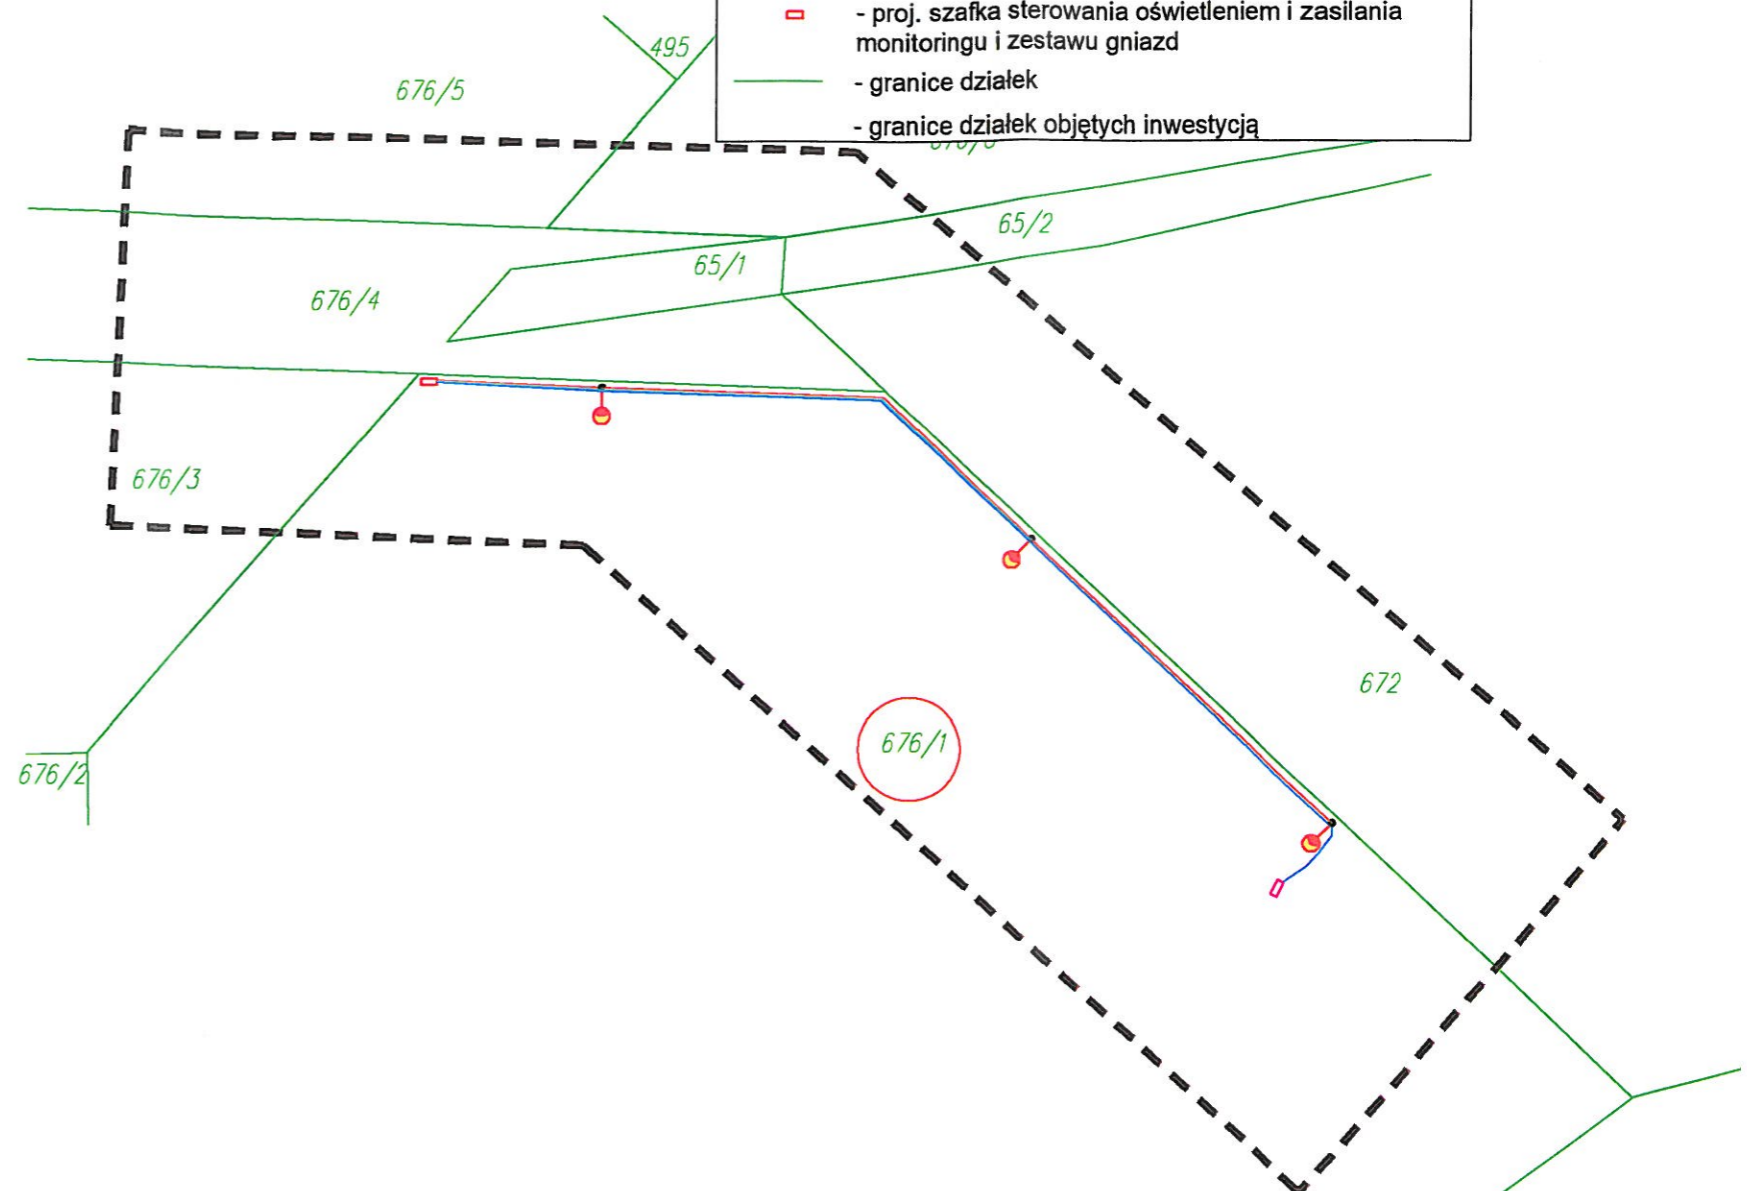

Wykonawca : ARGO Robert Czech ul. Dworcowa 12/1, 58-420 Lubawka		
Inwestor : Gmina Lubawka		
Tytuł opracowania: Budowa oświetlenia parkowego wraz z zasilaniem zestawu gniazd dla imprez plenerowych przy ul. Świerkowej w Lubawce - dz. nr 676/1 obr. 0002 Lubawka		
Tytuł rysunku : Mapa ewidencyjna.		
Projektant: Marek Wietrzykowski	Nr uprawnień UAN.VI-6/3/125/90	Data 07.2022
Asyst. proj.: Robert Czech	Nr uprawnień	Data 07.2022
		Skala: 1:500
Arkusz: 1	Arkuszy: 1	Rys: R2