


PRZEKRÓJ D-D  
 STAN PROJEKTOWANY  
 SKALA 1:50

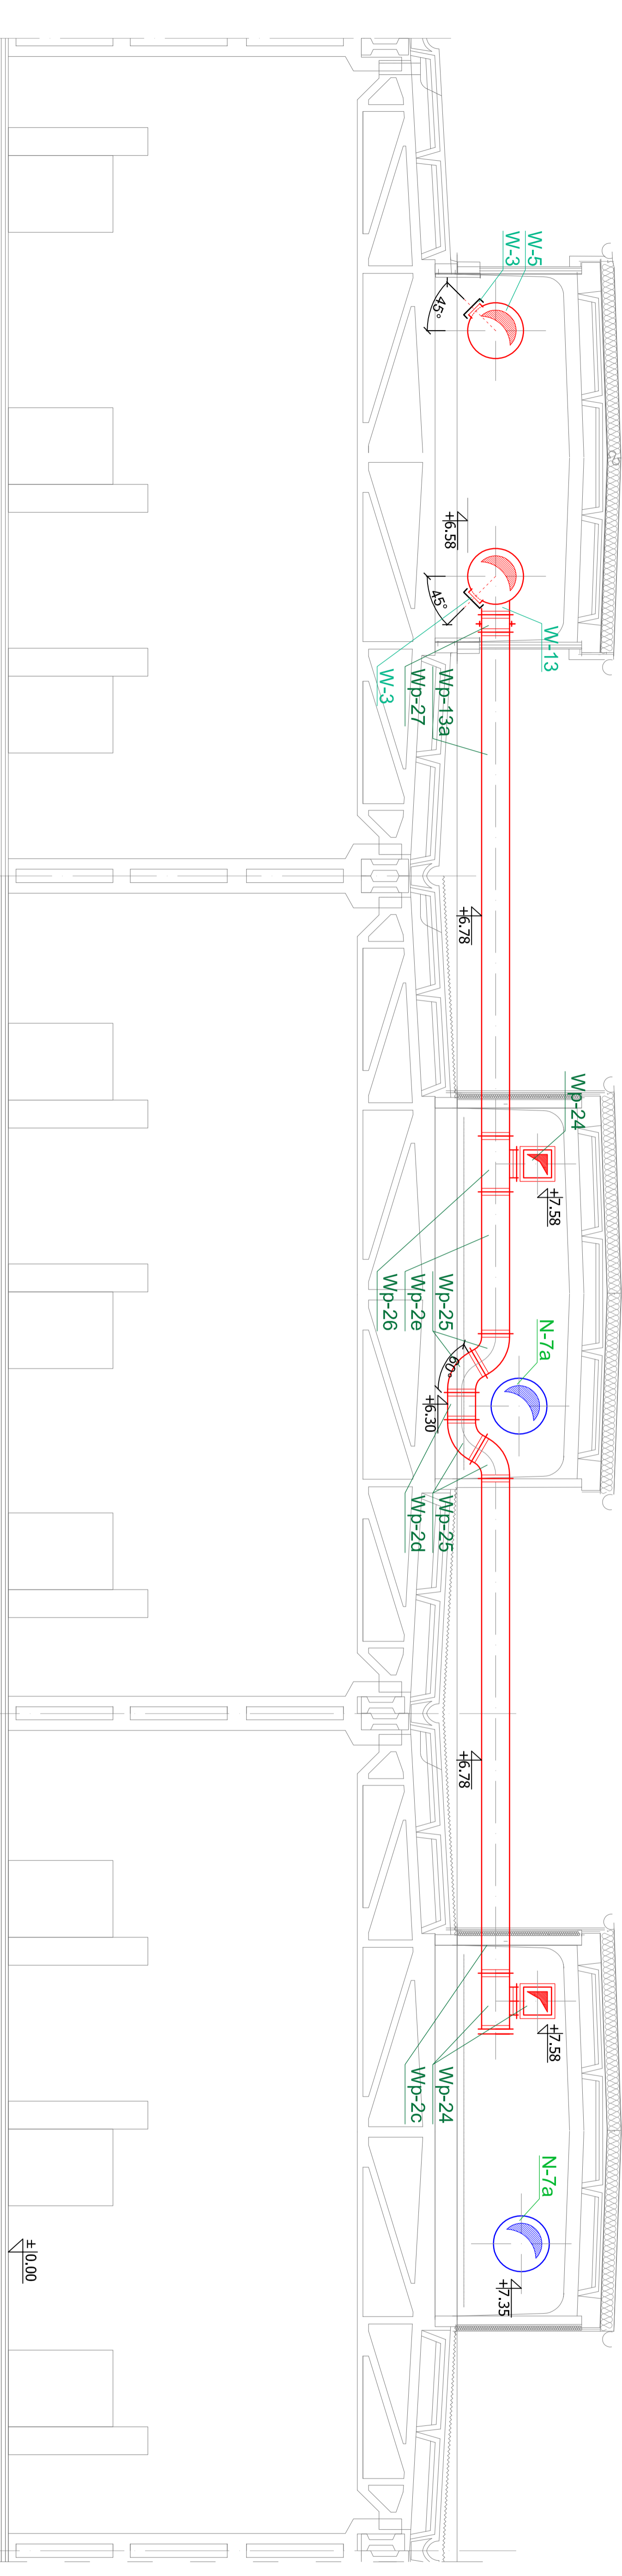

LEGENDA:  
 — kanci wywiewny  
 — kanci nawiewny

<p><b>PREMA PROJEKT</b>                  Kielce, ul. Jagiellońska 109 tel. 041 3451189</p>		BRANŻA:	SANITARNIA
NAZWA OBIEKTU:	HALA B-2	STADIUM:	PROJEKT
ADRES:	SKT Polska S.A., ul. Niezawiska 15, 60-101 Poznań	WYKONAWCY:	PROJEKT
NAZWA PROJEKTU:	Projekt wykonawczy robót budowlanych związanych z budową infrastruktury	NR PROJEKTU:	6-27/2016-02
TYTUŁ RYSUNKU:	Przebieg instalacji wentylacji mechanicznej z rekuperacją	DATA:	Maj 2017
PROJEKTOWAŁ:	mgr inż. Cezary Wiśniewski	SKALA:	1:50
OPRACOWAŁ:	mgr inż. Monika Szasz	NR RYSUNKU:	5
SPRACOWAŁ:	inż. Jędrzej Gosiński		