


INSTALACJA ELEKTRYCZNA –

– rzut parteru

skala 1:100

Legenda:

- || 2 VOLTEA HALER NEXT LED 40W
- ⊙ 5 VOLTEA Roco-150W-90
- ⊙ 7 VOLTEA TINA 24W
- 8 VOLTEA ESCAPE 3W ewakuacyjna
- EXIT 8 kier. dróg ewakuacji
oprawa podwieszana nad drzwiami

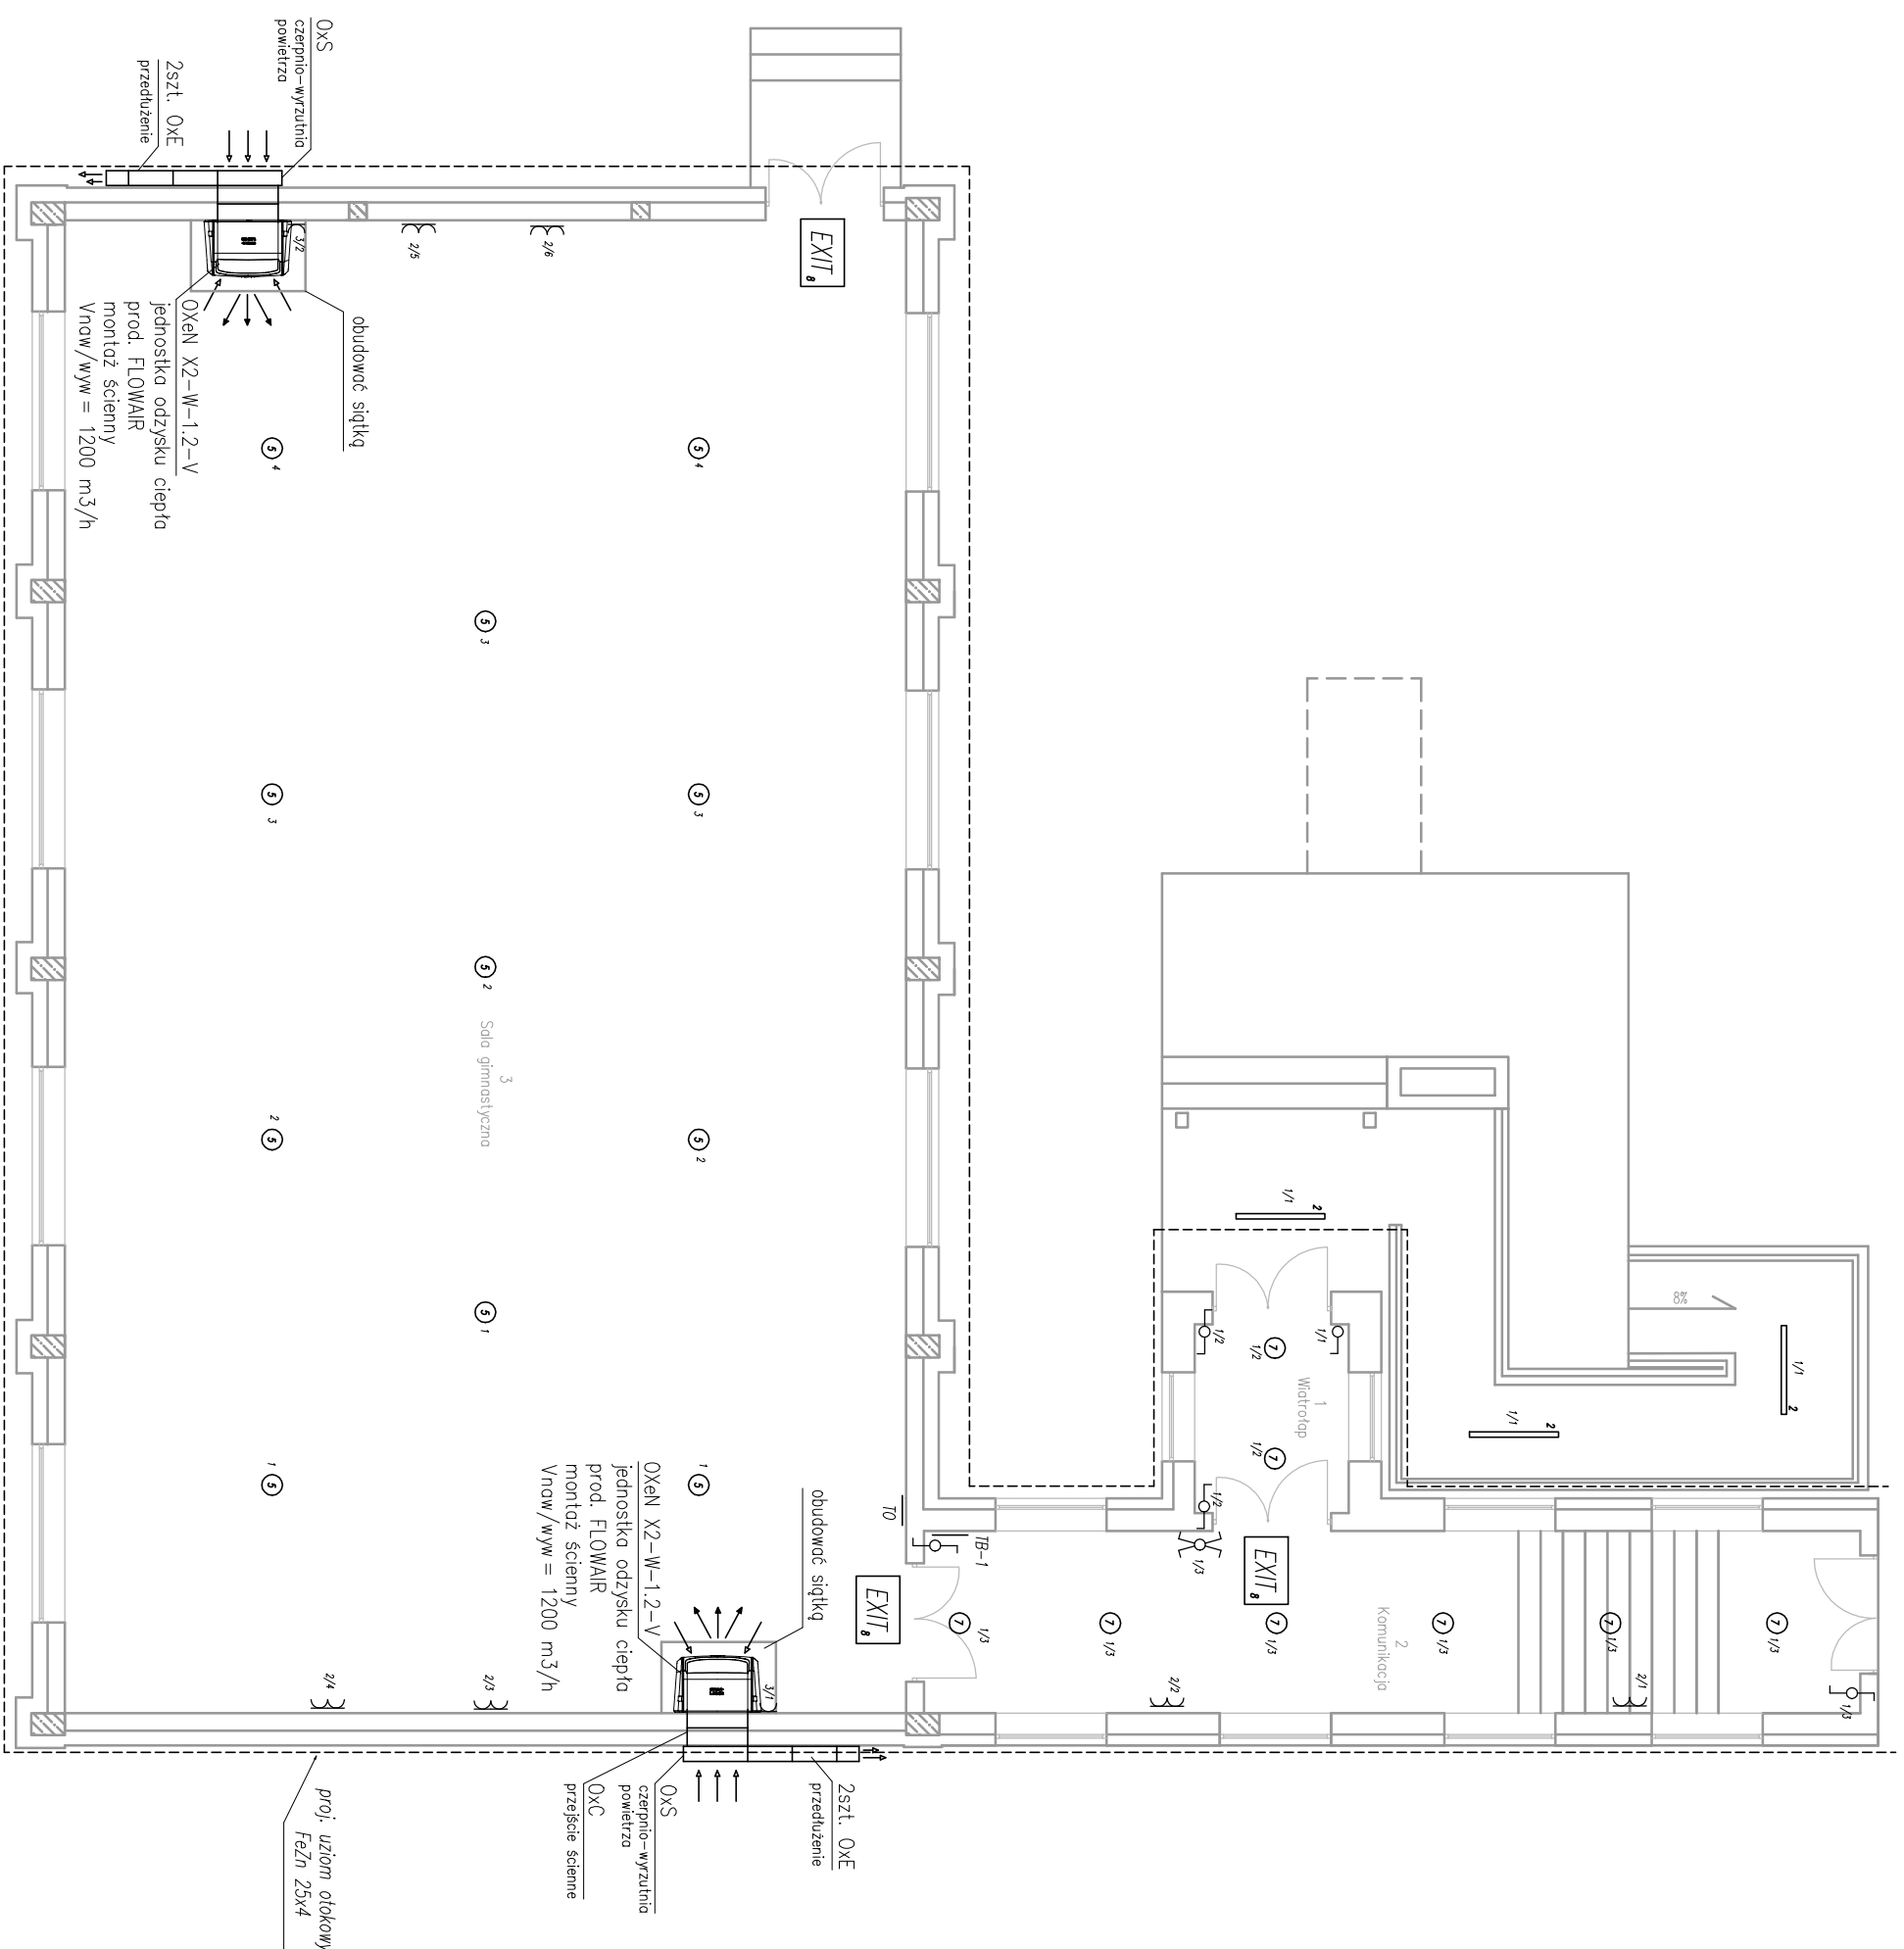

FIRMA: Zakład Usług Projektowych G. Kalamorz
w Przeworsku

OBIEKT: Sala gimnastyczna z łęcznikami, zmiana sposobu użytkowania części pomieszczenia na zaplecze sań wraz z przebudową i instalacjami wewnętrznymi oraz urządzeniami budowlanymi; przeniesienie obiektów mody architektury na dz. nr ewid.: 238/9, 238/8, 238/7, 238/6, 981/4, 981/5

TREŚĆ: INSTALACJA ELEKTRYCZNA – rzut parteru

SKALA: 1:100

Imię i nazwisko specj. nr upr. podpis

DATA: 03-2020

PROJEKTOWAŁ: mgr inż. Jan Jędrzejec elektr. 2/97

BRANŻA: elektryczna

SPRACOWAŁ: mgr inż. Wiesław Suchy elektr. 43/93

NR RYS: E-2