

Skala 1:500
 Położenie obszaru opracowania Kalisz, ul. Podmiejska, Energetyków
 Nazwa gminy Miasto Kalisz
 Identyfikator i nazwa obiektu ewidencyjnego 306101_1.0080, 080 Dobrzec 306101_1.0081, 081 Osiedle Serbinów
 Nazwa wykonawcy prac geodezyjnych Geodezja Pruchnick Sp. z o.o.
 Identyfikator zgłoszenia prac geodezyjnych WIGK.6640.01.227.2023
 Imię i nazwisko kierownika prac geodezyjnych Tomasz Pruchnick
 Numer uprawnień zawodowych kierownika prac geodezyjnych 20982
 Układu współrzędnych prostokątnych płaskich 2000/18
 Układu wysokości PL-EVRF2007-NH
 Określenie obszaru, który był przedmiotem aktualizacji
 Data opracowania mapy 02.03.2023 r.
 Imię i nazwisko osoby, która opracowała mapę Tomasz Pruchnick

Geodezja Pruchnick Sp. z o.o.
 ul. Bolesława Pobożnego 9, 62-800 Kalisz
 tel.62 766 36 74, tel. 885 99 44 55
 NIP 6182149939


MAPA PODPISANA CYFROWO
 Podpis kierownika prac geodezyjnych

Nie wyklucza się istnienia w terenie innych nie wykazanych na niniejszej mapie urządzeń podziemnych, które nie były zgłoszone do inwentaryzacji.

Przebieg kanału z przebiegiem dokumentacji opracowanej w wyniku prac geodezyjnych i kartograficznych, których rezultaty zawiera operat techniczny powyższej umowy zweryfikowany. Jednocześnie informujemy, że jest to świadomy, odpowiedzialny i samowolny wybór wykonawcy. Identyfikatory zgłoszenia prac geodezyjnych: WIGK.6640.01.227.2023
 Organ służby geodezyjnej, który otrzymał zgłoszenie: Prezydent Miasta Kalisz
 Wykonawca prac geodezyjnych: Geodezja Pruchnick Sp. z o.o.
 Protokół weryfikacji nr 1 z dnia 13.03.2023 r.
 Imię i nazwisko, podpis oraz nr uprawnień zawodowych kierownika prac: Tomasz Pruchnick, Nr uprawnień 20982

PRZEDSIĘBIORSTWO WODOCIĄGÓW I KANALIZACJI SPÓŁKA Z O.O.
 62-800 KALISZ, ul. Nowy Świat 2 a
Projekt zagosp. terenu - przyłącze hydrantowe
 ul. Podmiejska dz.nr 1312, 55
INWESTOR PWIK Sp. z o.o. ul. Nowy Świat 2 A, 62-800 Kalisz
PROJEKTANT Imię i nazwisko: Nr uprawnień: Specjalność:
ASYSTENT Imię i nazwisko: Nr uprawnień: Specjalność:
PROJEKTANTA Imię i nazwisko: Nr uprawnień: Specjalność:
SPRAWDZIL Imię i nazwisko: Nr uprawnień: Specjalność:

**Projekt zagospodarowania terenu
 Budowa przyłącza hydrantowego
 w ul. Podmiejskiej
 skala 1 : 500**

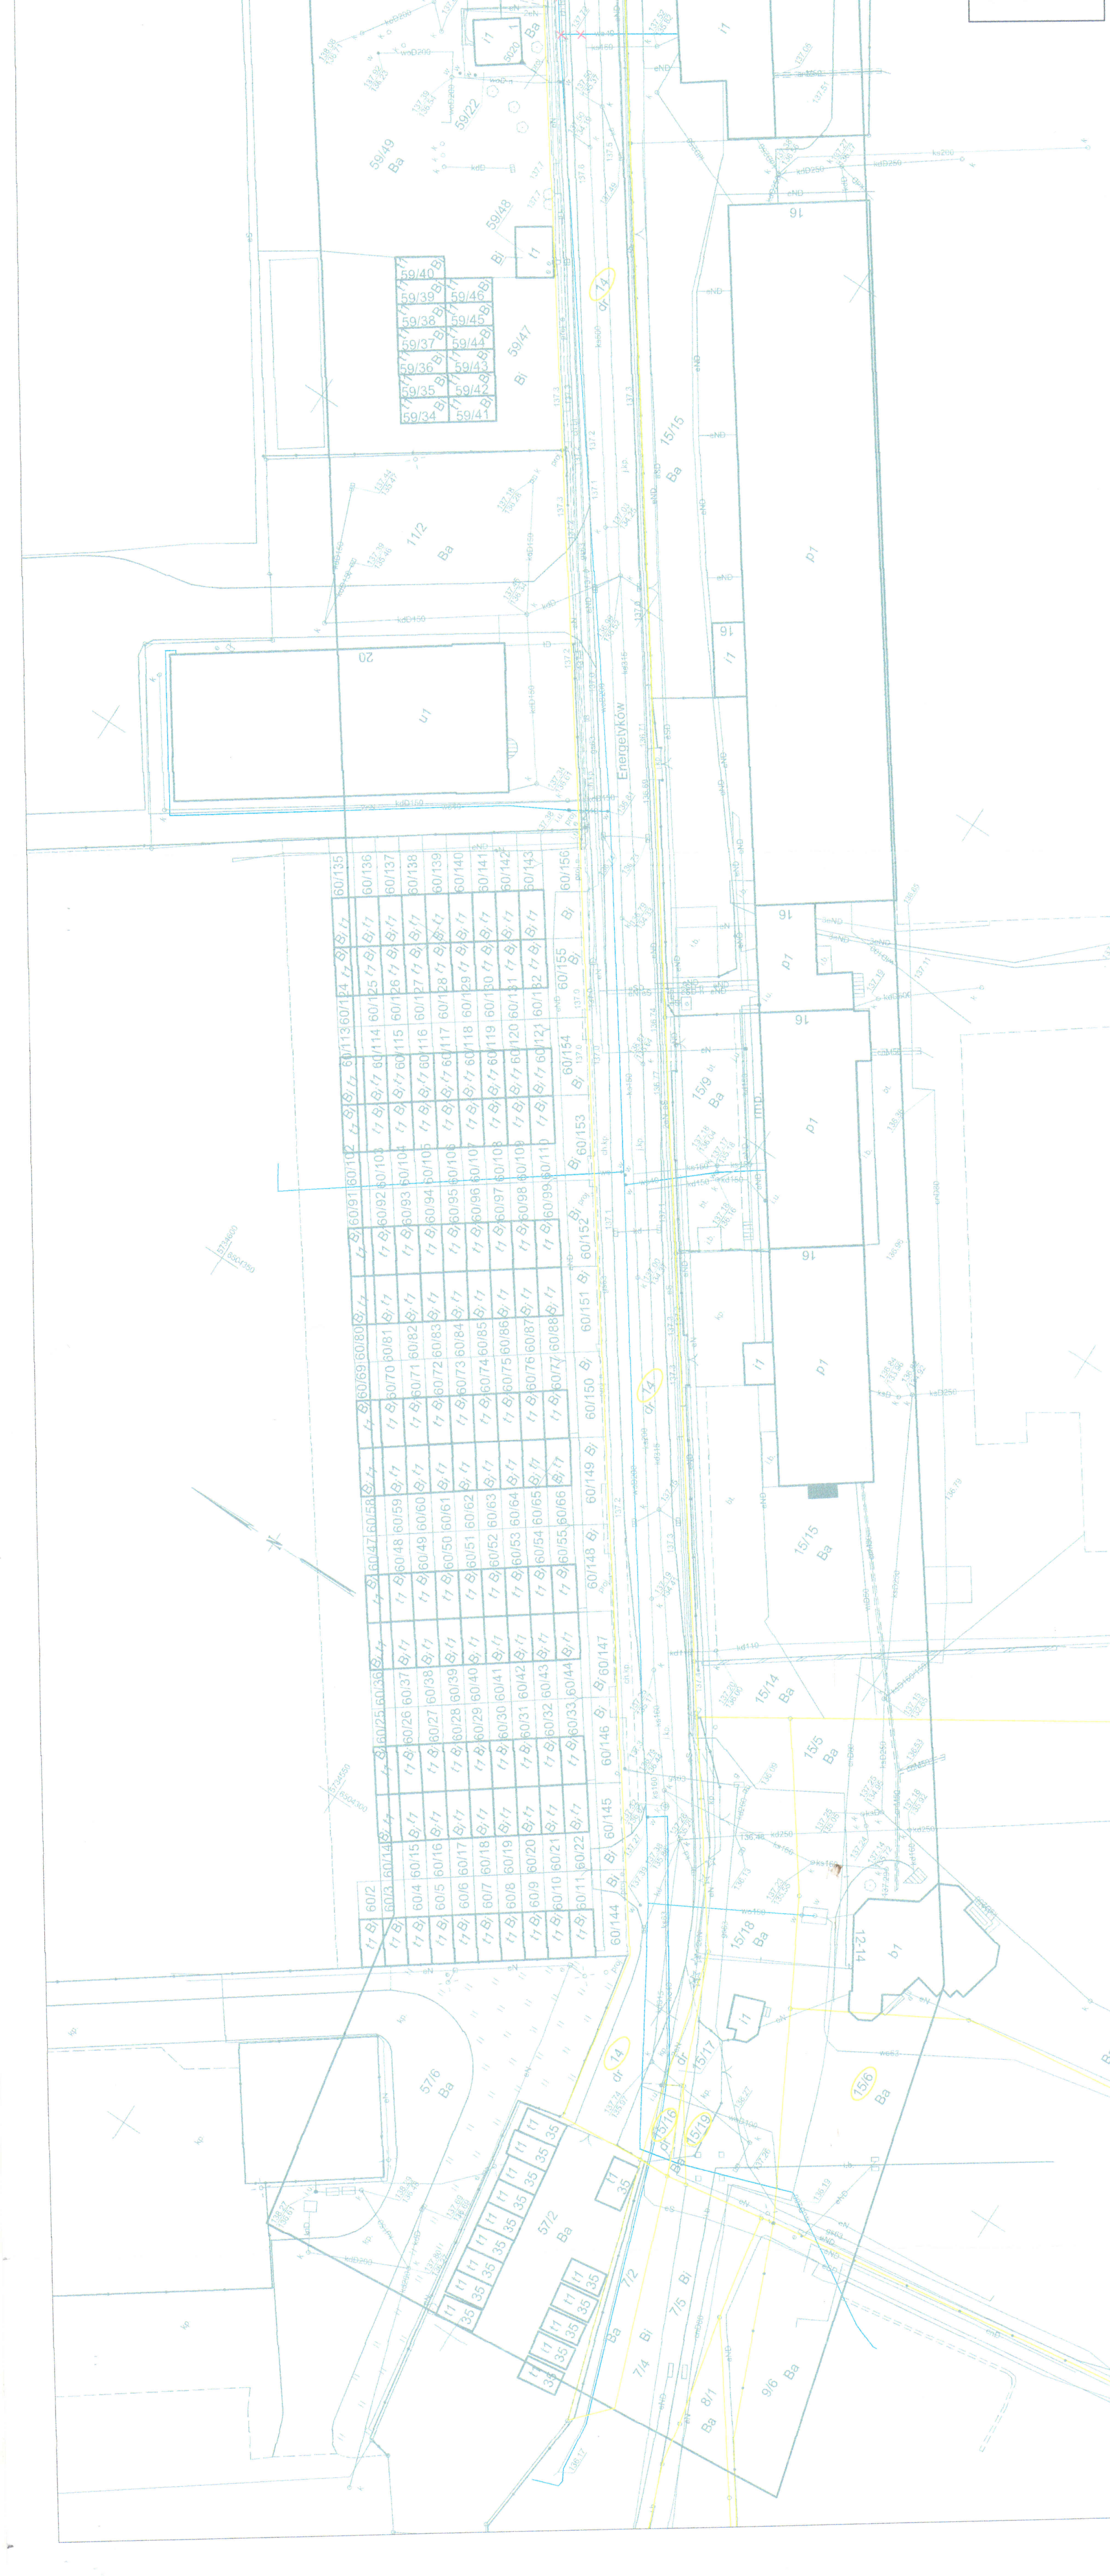

LEGENDA:
 granica działek
 projekt przyłącza hydrantowego dz 160 x 9,5 mm PE100 SDR17 RC PN10, lc = 13,50 m
 istn. sieć wodociągowa dn 200 AC (ul. Energetyków)
 sieć wodociągowa i przyłącza wody do likwidacji
 granica terenu objętego wnioskami