


LEGENDA:

P - orientacyjny punkt przejścia pionowego do punktu dystrybucyjnego nr 2 (PD2) – trasa światłowodów

PD2 - punkt dystrybucyjny nr 2

● – orientacyjna lokalizacja punktu logicznego

P - istniejący pion

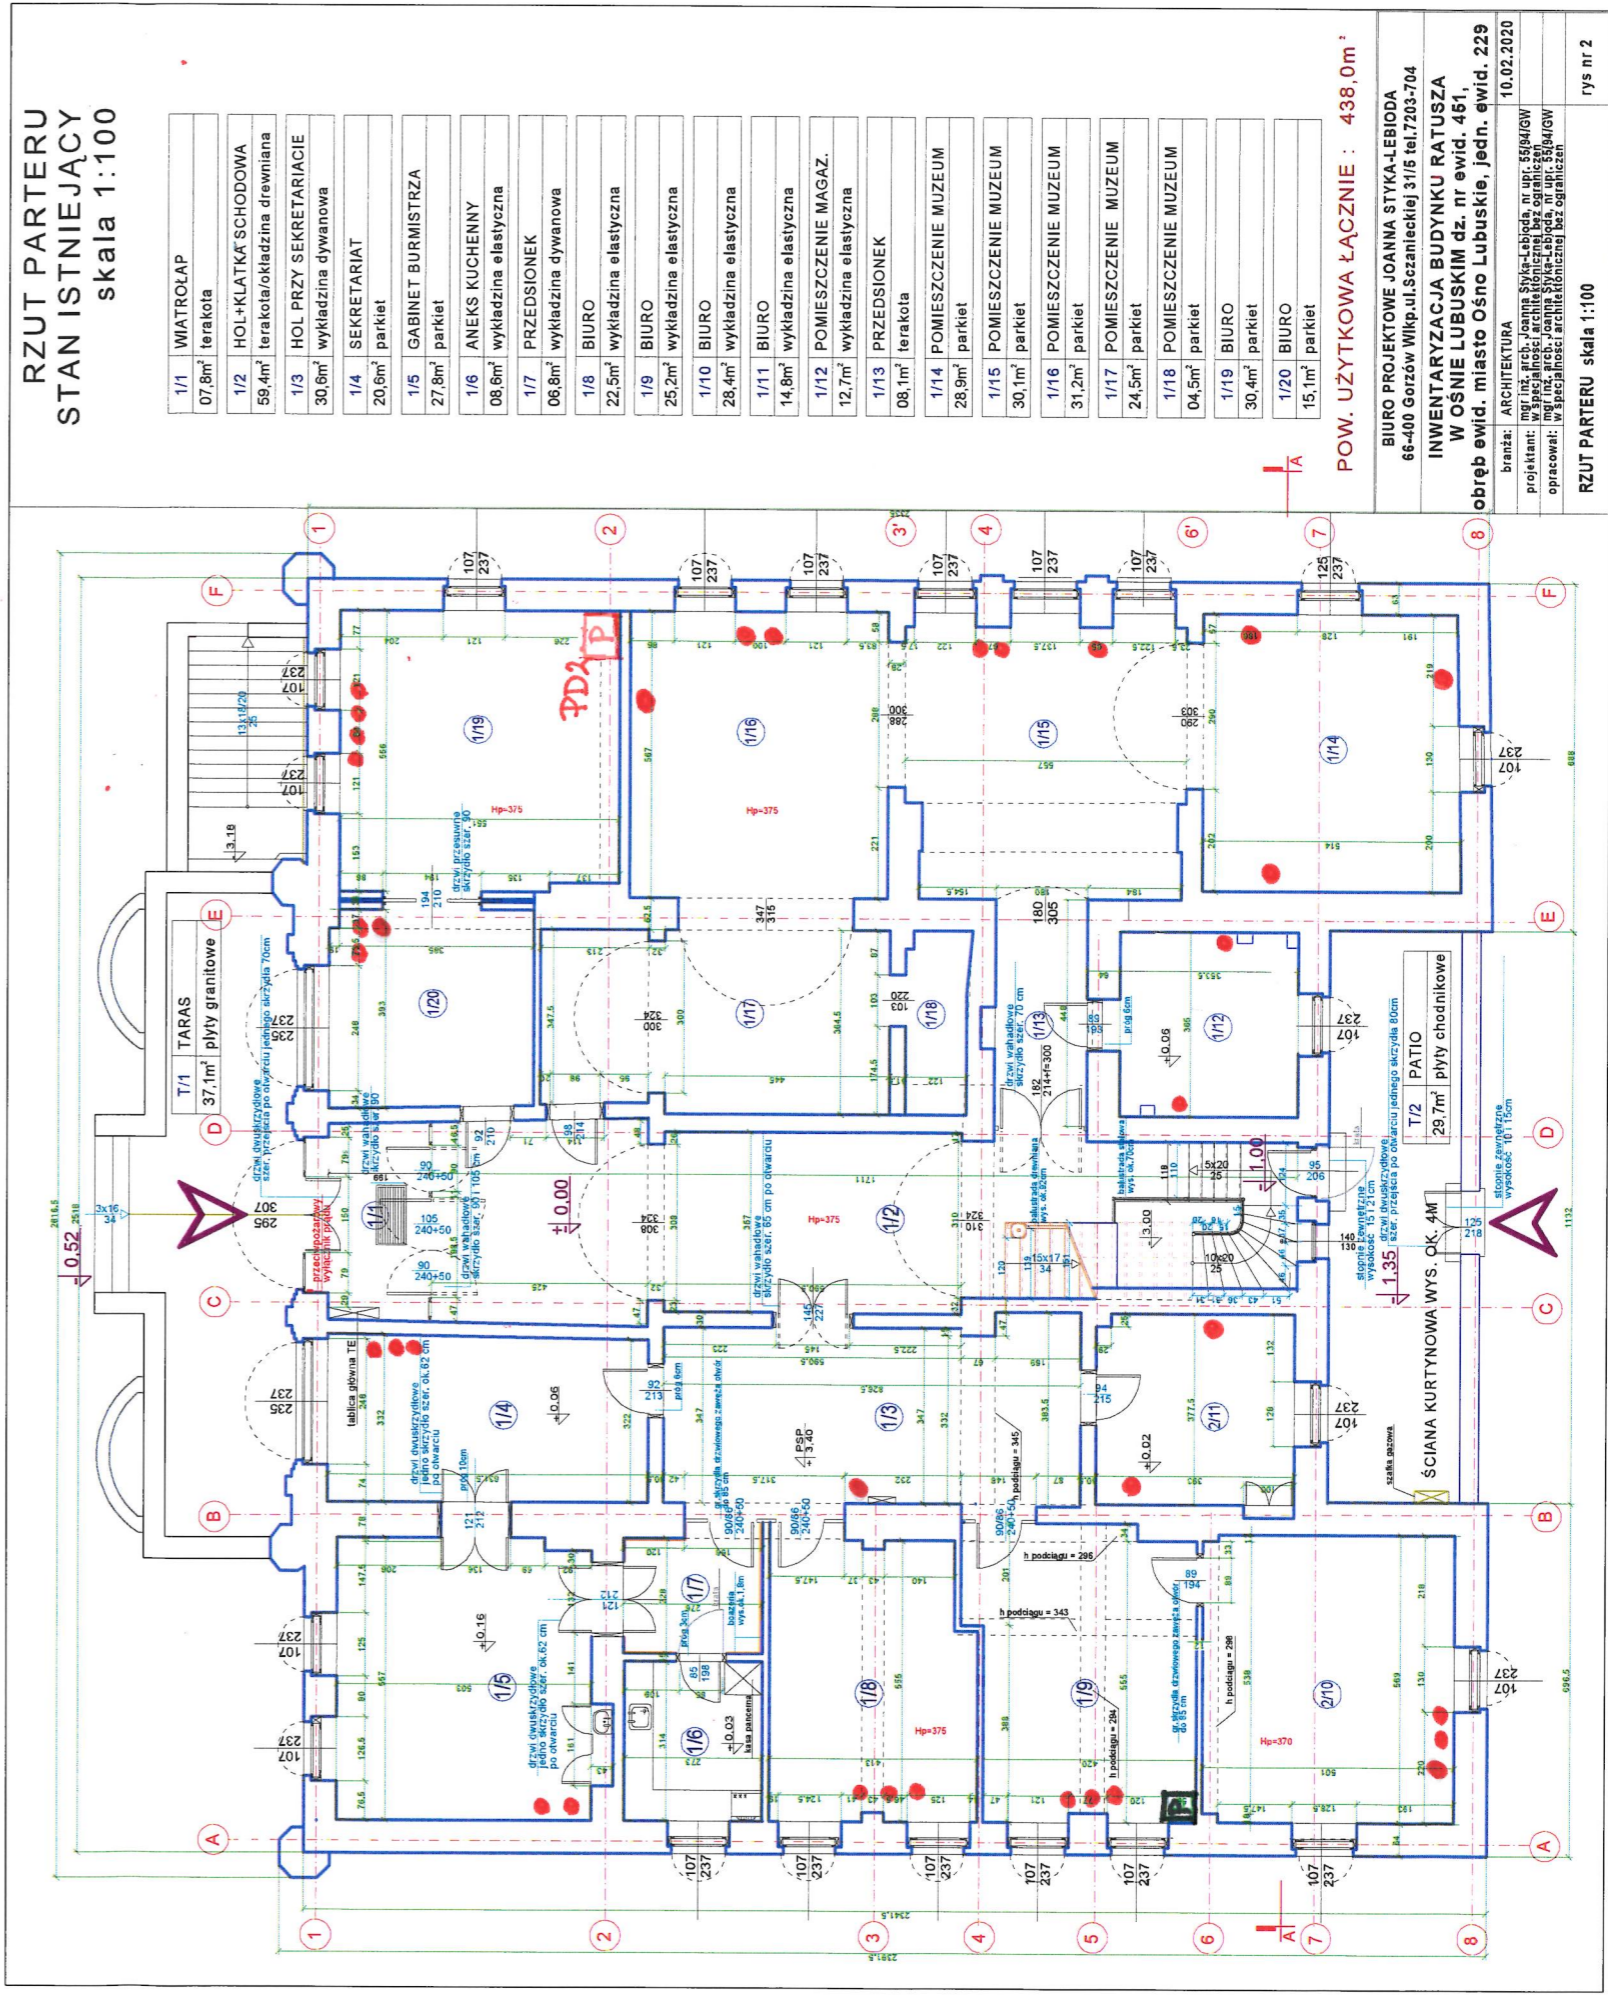


**RZUT PARTERU
STAN ISTNIEJĄCY
skala 1:100**

1/1	WIATROLAP	07,8m ²	terakota
1/2	HOL+KLATKA SCHOOWA	59,4m ²	terakota/okładzina drewniana
1/3	HOL PRZY SEKRETARIACIE	30,6m ²	wykładzina dywanowa
1/4	SEKRETARIAT	20,6m ²	parkiet
1/5	GABINET BURMISTRZA	27,8m ²	parkiet
1/6	ANEKS KUCHENNY	08,6m ²	wykładzina elastyczna
1/7	PRZEDSIONEK	06,8m ²	wykładzina dywanowa
1/8	BIURO	22,5m ²	wykładzina elastyczna
1/9	BIURO	25,2m ²	wykładzina elastyczna
1/10	BIURO	28,4m ²	wykładzina elastyczna
1/11	BIURO	14,8m ²	wykładzina elastyczna
1/12	POMIESZCZENIE MAGAZ.	12,7m ²	wykładzina elastyczna
1/13	PRZEDSIONEK	08,1m ²	terakota
1/14	POMIESZCZENIE MUZEUM	28,9m ²	parkiet
1/15	POMIESZCZENIE MUZEUM	30,1m ²	parkiet
1/16	POMIESZCZENIE MUZEUM	31,2m ²	parkiet
1/17	POMIESZCZENIE MUZEUM	24,5m ²	parkiet
1/18	POMIESZCZENIE MUZEUM	04,5m ²	parkiet
1/19	BIURO	30,4m ²	parkiet
1/20	BIURO	15,1m ²	parkiet

POW. UŻYTKOWA ŁĄCZNIE : 438,0m²

BIURO PROJEKTOWE JOANNA STYKA-LEBIODA
66-400 Gorzów Wlkp. ul. Szczyńskiej 31/5 tel.7203-704
INWENTARYZACJA BUDYNKU RATUSZA
W OSNIE LUBUSKIM dz. nr ewid. 461,
obręb ewid. miasto Osno Lubuskie, jedn. ewid. 229

branża: ARCHITEKTURA
mgr inż. arch. Joanna Styka-Lebioda, nr upraw. 5894/GW
projektant: mgr inż. arch. Joanna Styka-Lebioda, nr upraw. 5894/GW
opracował: w specjalności: architektonicznej bez ograniczeń
10.02.2020
RZUT PARTERU skala 1:100
rys nr 2

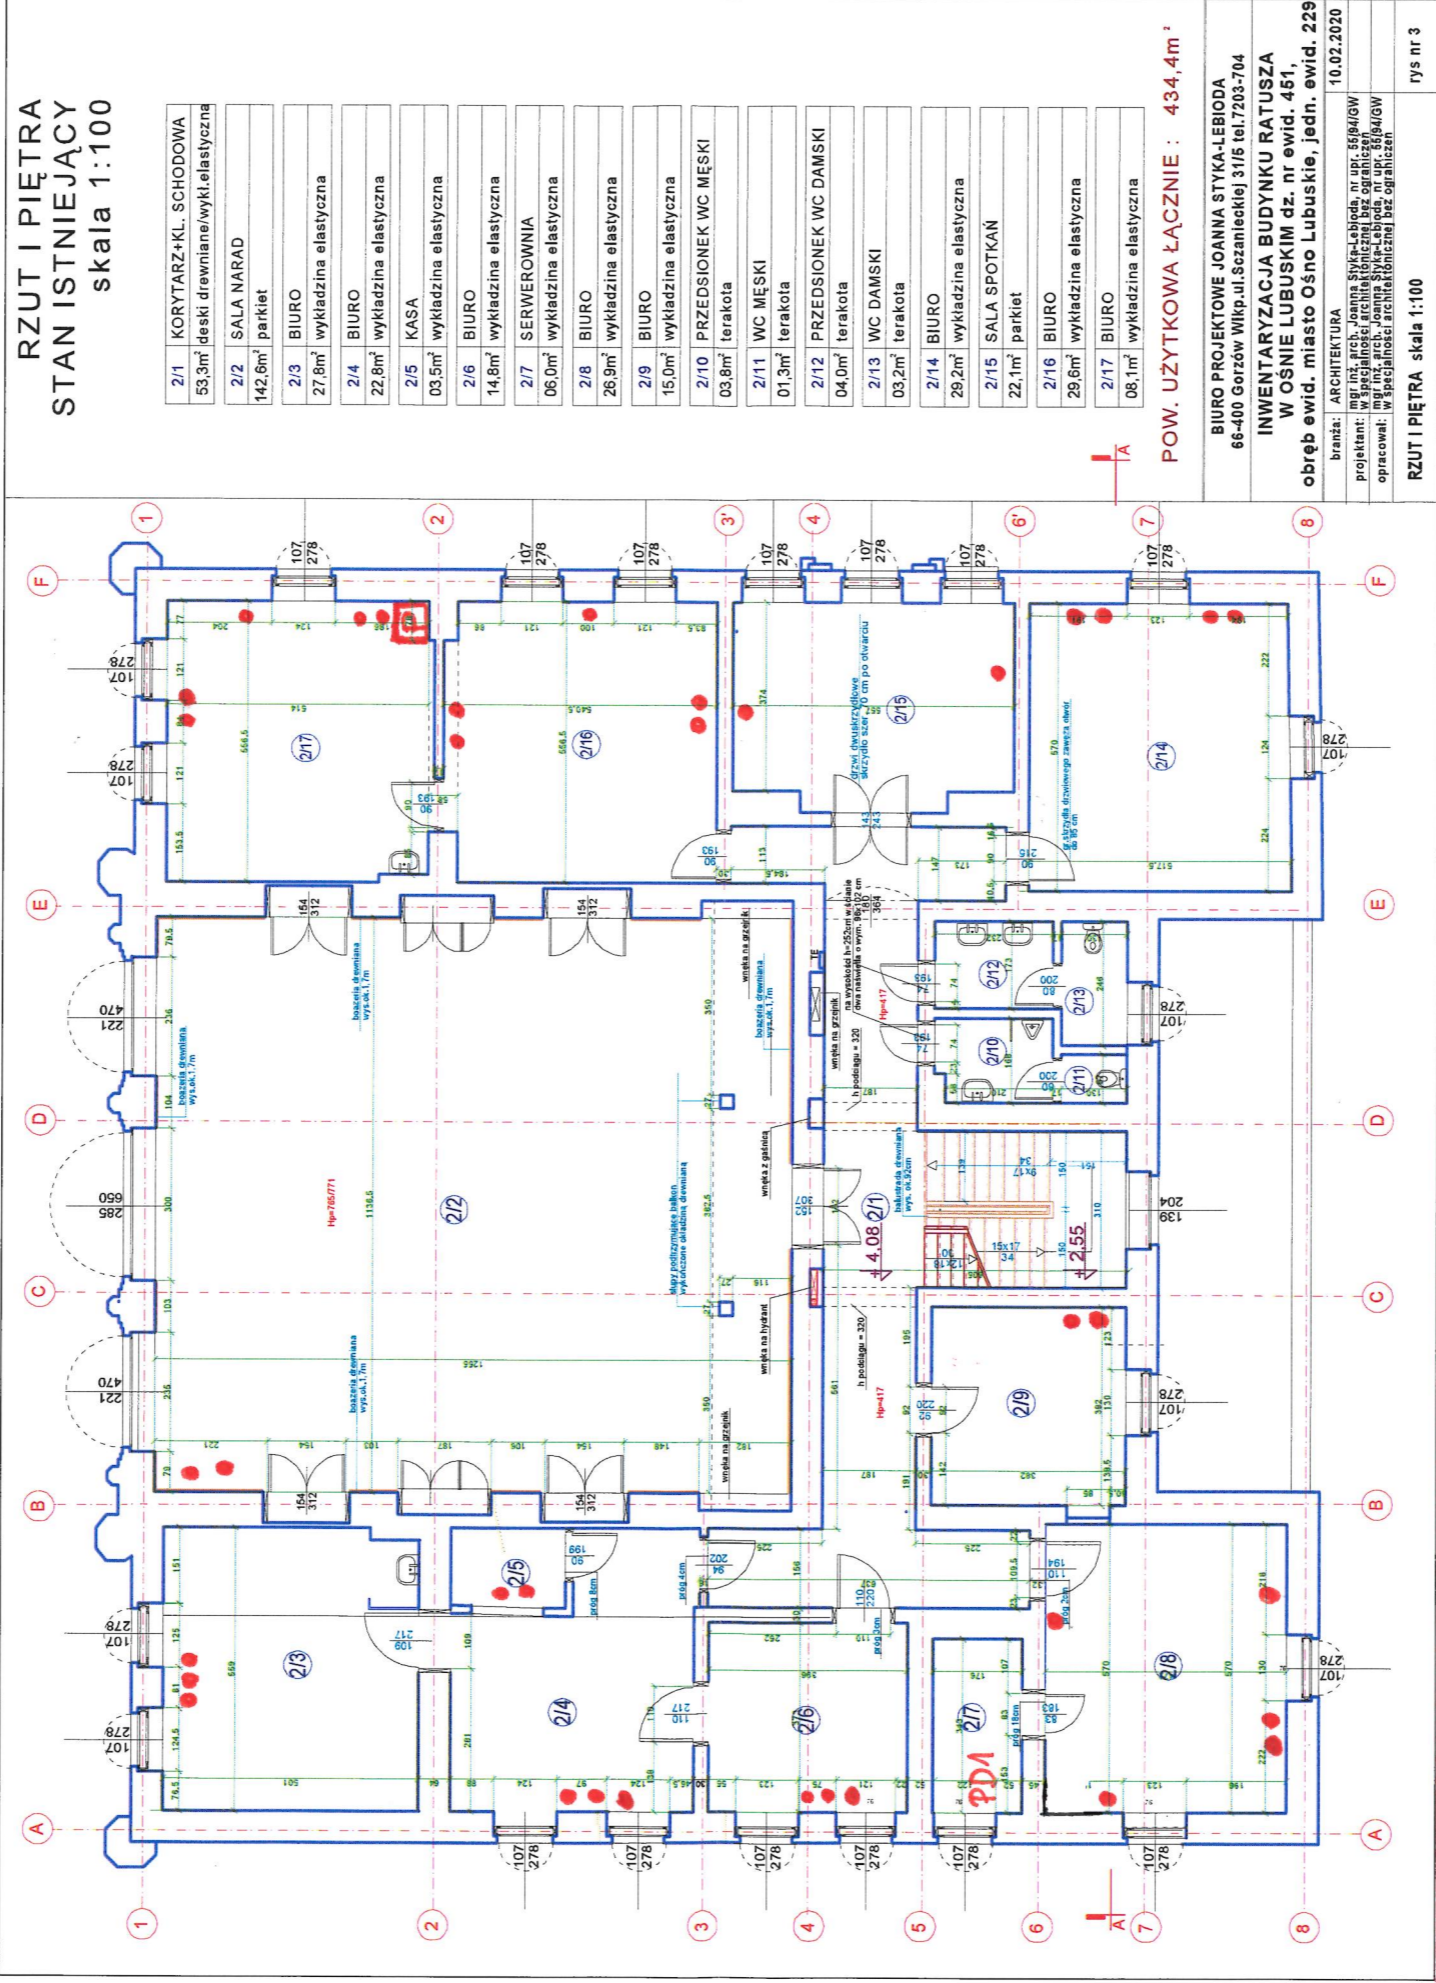


LEGENDA:

P - orientacyjny punkt przejścia pionowego do punktu dystrybucyjnego nr 2 (PD2) – trasa światłowodu

PD1 – punkt dystrybucyjny nr 1 - serwerownia

● - orientacyjna lokalizacja punktu logicznego

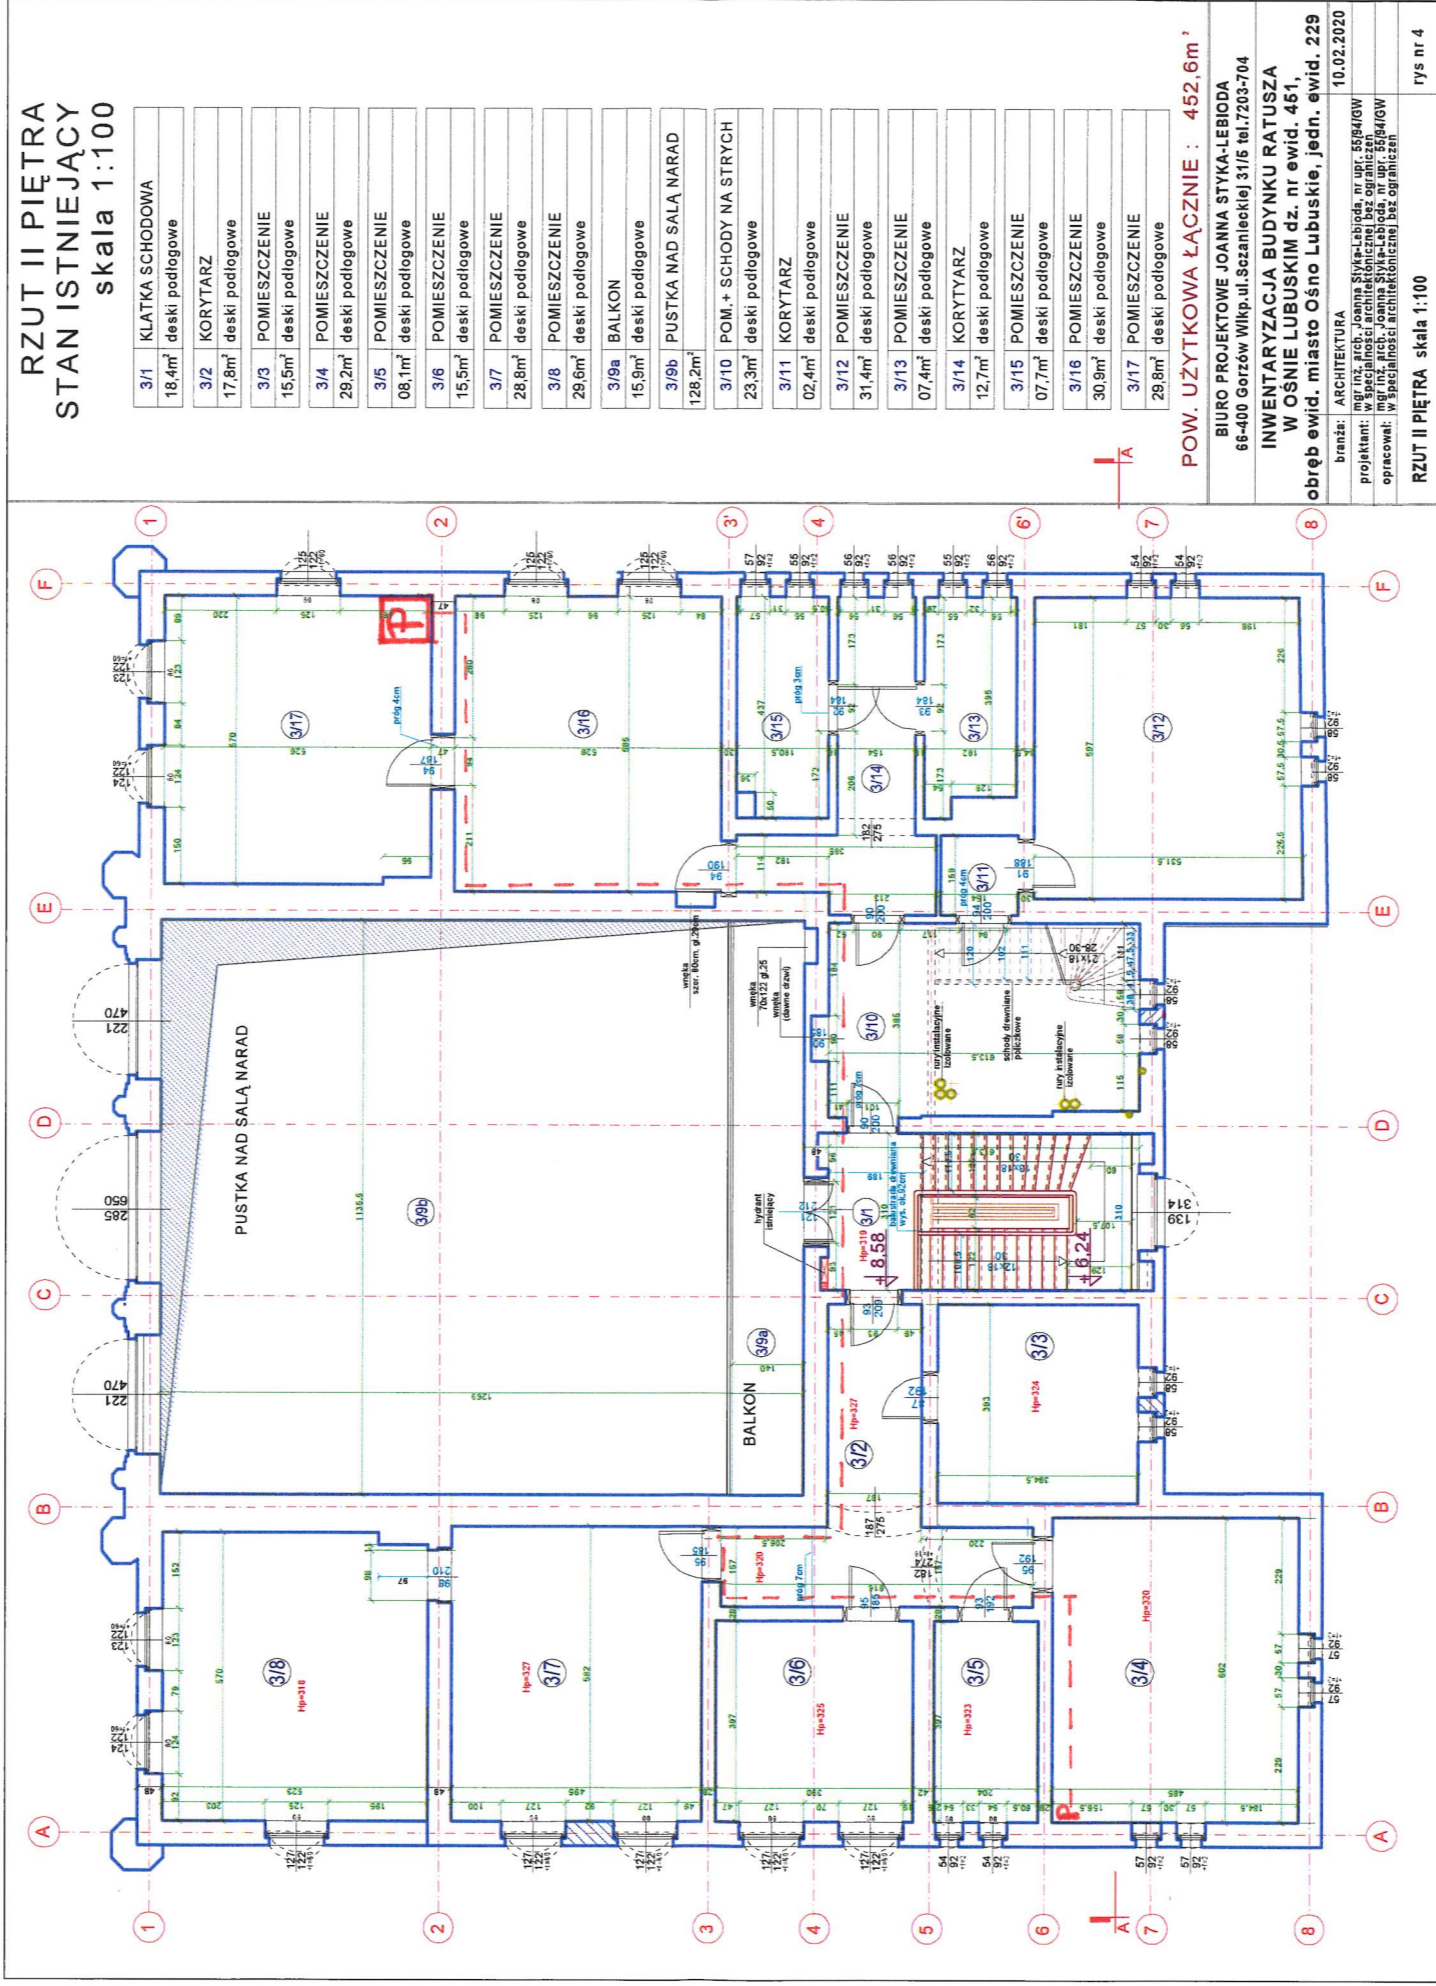

LEGENDA:

..... orientacyjna trasa światłowodów

P - orientacyjny punkt przejścia pionowego do punktu dystrybucyjnego nr 2 (PD2)

P - orientacyjny punkt przejścia pionowego do punktu dystrybucyjnego nr 1 (PD1), serwerownia