


**RZUT KOTŁOWNI**  
skala - 1:25

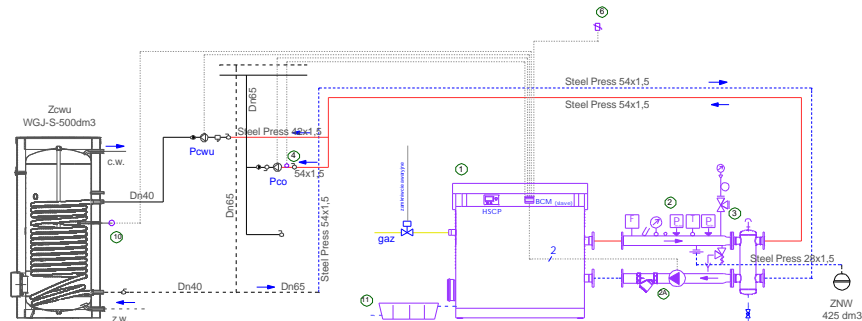

**SCHEMAT TECHNOLOGICZNY KOTŁOWNI**

**LEGENDA:**

- 1 - Kocio³ stoj¹ cy gazowy 150 kW z zakresem modulacji mocy 1:12,5kW.
- 2 - Zestaw bezpieczeñstwa z filtrem do kot³ow 150-350.
- 2A - Pompa obiegowa STRATOS 40-14.
- 3 - Sprz¹g³o hydrauliczne do kot³ow 150-350 kW.
- 4 - Sonda zasilania c.o. - w dostawie z kot³em
- 10 - Sonda zasobnika c.w.u. - w dostawie z kot³em
- 11 - Zestaw neutralizatora kondensatu.
- Powu - pompa budowl¹ ca zasobnik istniej¹ ca
- Pco - pompa centralnego ogrzewania istniej¹ ca
- ZNW - Zamkni³te naczynie wzbiorcze 425 dm³ istniej¹ ce
- Zowu - Zasobnik ciep³ej wody istniej¹ cy

- Nowa instalacja co - zasilanie
- Nowa instalacja co - powid.

**P.M. - PROJEKT - Przemys³aw Dymalski**

62-020 Swardzdz, os. Tytusa Dziaryñskiego 96, tel. 502-65-85-84, e-mail: pm-projekt-przemek@o2.pl				Faza: P.Wykon.	
Proj:	mgr in¿. Przemys³aw Dymalski	438/87/Pw	10.2022	Obiekt: <b>BUDYNEK INSTALATU OSIW</b> Szamocin, ul. Szko³na 11	Skala: 1:25
Oprac.:					
Spraw.	mgr in¿. Ma³gorzata Dymalska	647/PW/94	10.2022	Wielkopolska Wojewódzka Komenda OHP 61-485 Poznañ, ul. 28Czerwca 1956 roku nr 211	Nr rys.: 2
Temat: REMONT KOTŁOWNI GAZOWEJ					
<i>rzut piwnicy</i>					