


MAPA DO CELÓW PROJEKTOWYCH

województwo: śląskie
 powiat: m. Piekary Śląskie
 jednostka ewidencyjna: 247101_1 m.Piekary Śląskie
 obiekt: Piekary Śląskie ul. Biskupa Nankera, Ks. Józefa Krupy
 GK.6640.342.2019
 obręb ewidencyjny: 0003, Brzozowice Kamień, k.m. 1-2KAM, 1-10KAM
 skala: 1:500
 arkusz mapy: 6.132.29.20.1.3, 6.132.29.20.3.1

układ współrzędnych prostokątnych płaskich (2000_18), wysokościowy Kronsztadt 86
 Uwaga: Granice wniesiono na podstawie bazy danych EGIB otrzymanej z ODGK.
 Mapa powstała na podstawie baz danych z P.Z.G.I.K. oraz pomiaru bezpośredniego.
 Wykazane na niniejszej mapie do celów projektowych granice nieruchomości nie są określone z wymaganą dokładnością. Mapa może służyć do projektowania obiektów kubaturowych usytuowanych w odległości większej niż 4.0 od granic działek przedmiotowych.
 W zakresie opracowania istnieją niezrealizowane projekty ZUD, brak niezrealizowanych obiektów objętych prawomocnym pozwoleniem na budowę na dzień podpisania mapy.
 Służebności nie badano, ponieważ charakter projektowanej inwestycji nie wpływa na sposób zagospodarowania gruntów objętych mapą do celów projektowych.
 Użytków gruntowych nie aktualizowano.
 Stan na dzień 01.10.2019

- LEGENDA:**
- sieć elektroenergetyczna
 - sieć gazowa
 - sieć wodociągowa
 - sieć kanalizacyjna
 - sieć telekomunikacyjna
 - 1387/138 - numery działek
 - granice działek
 - linie rozgraniczające tereny o różnym przeznaczeniu wg. MPZP
 - F96MN - symbole stref oznaczające tereny o różnym przeznaczeniu
 - granica opracowania

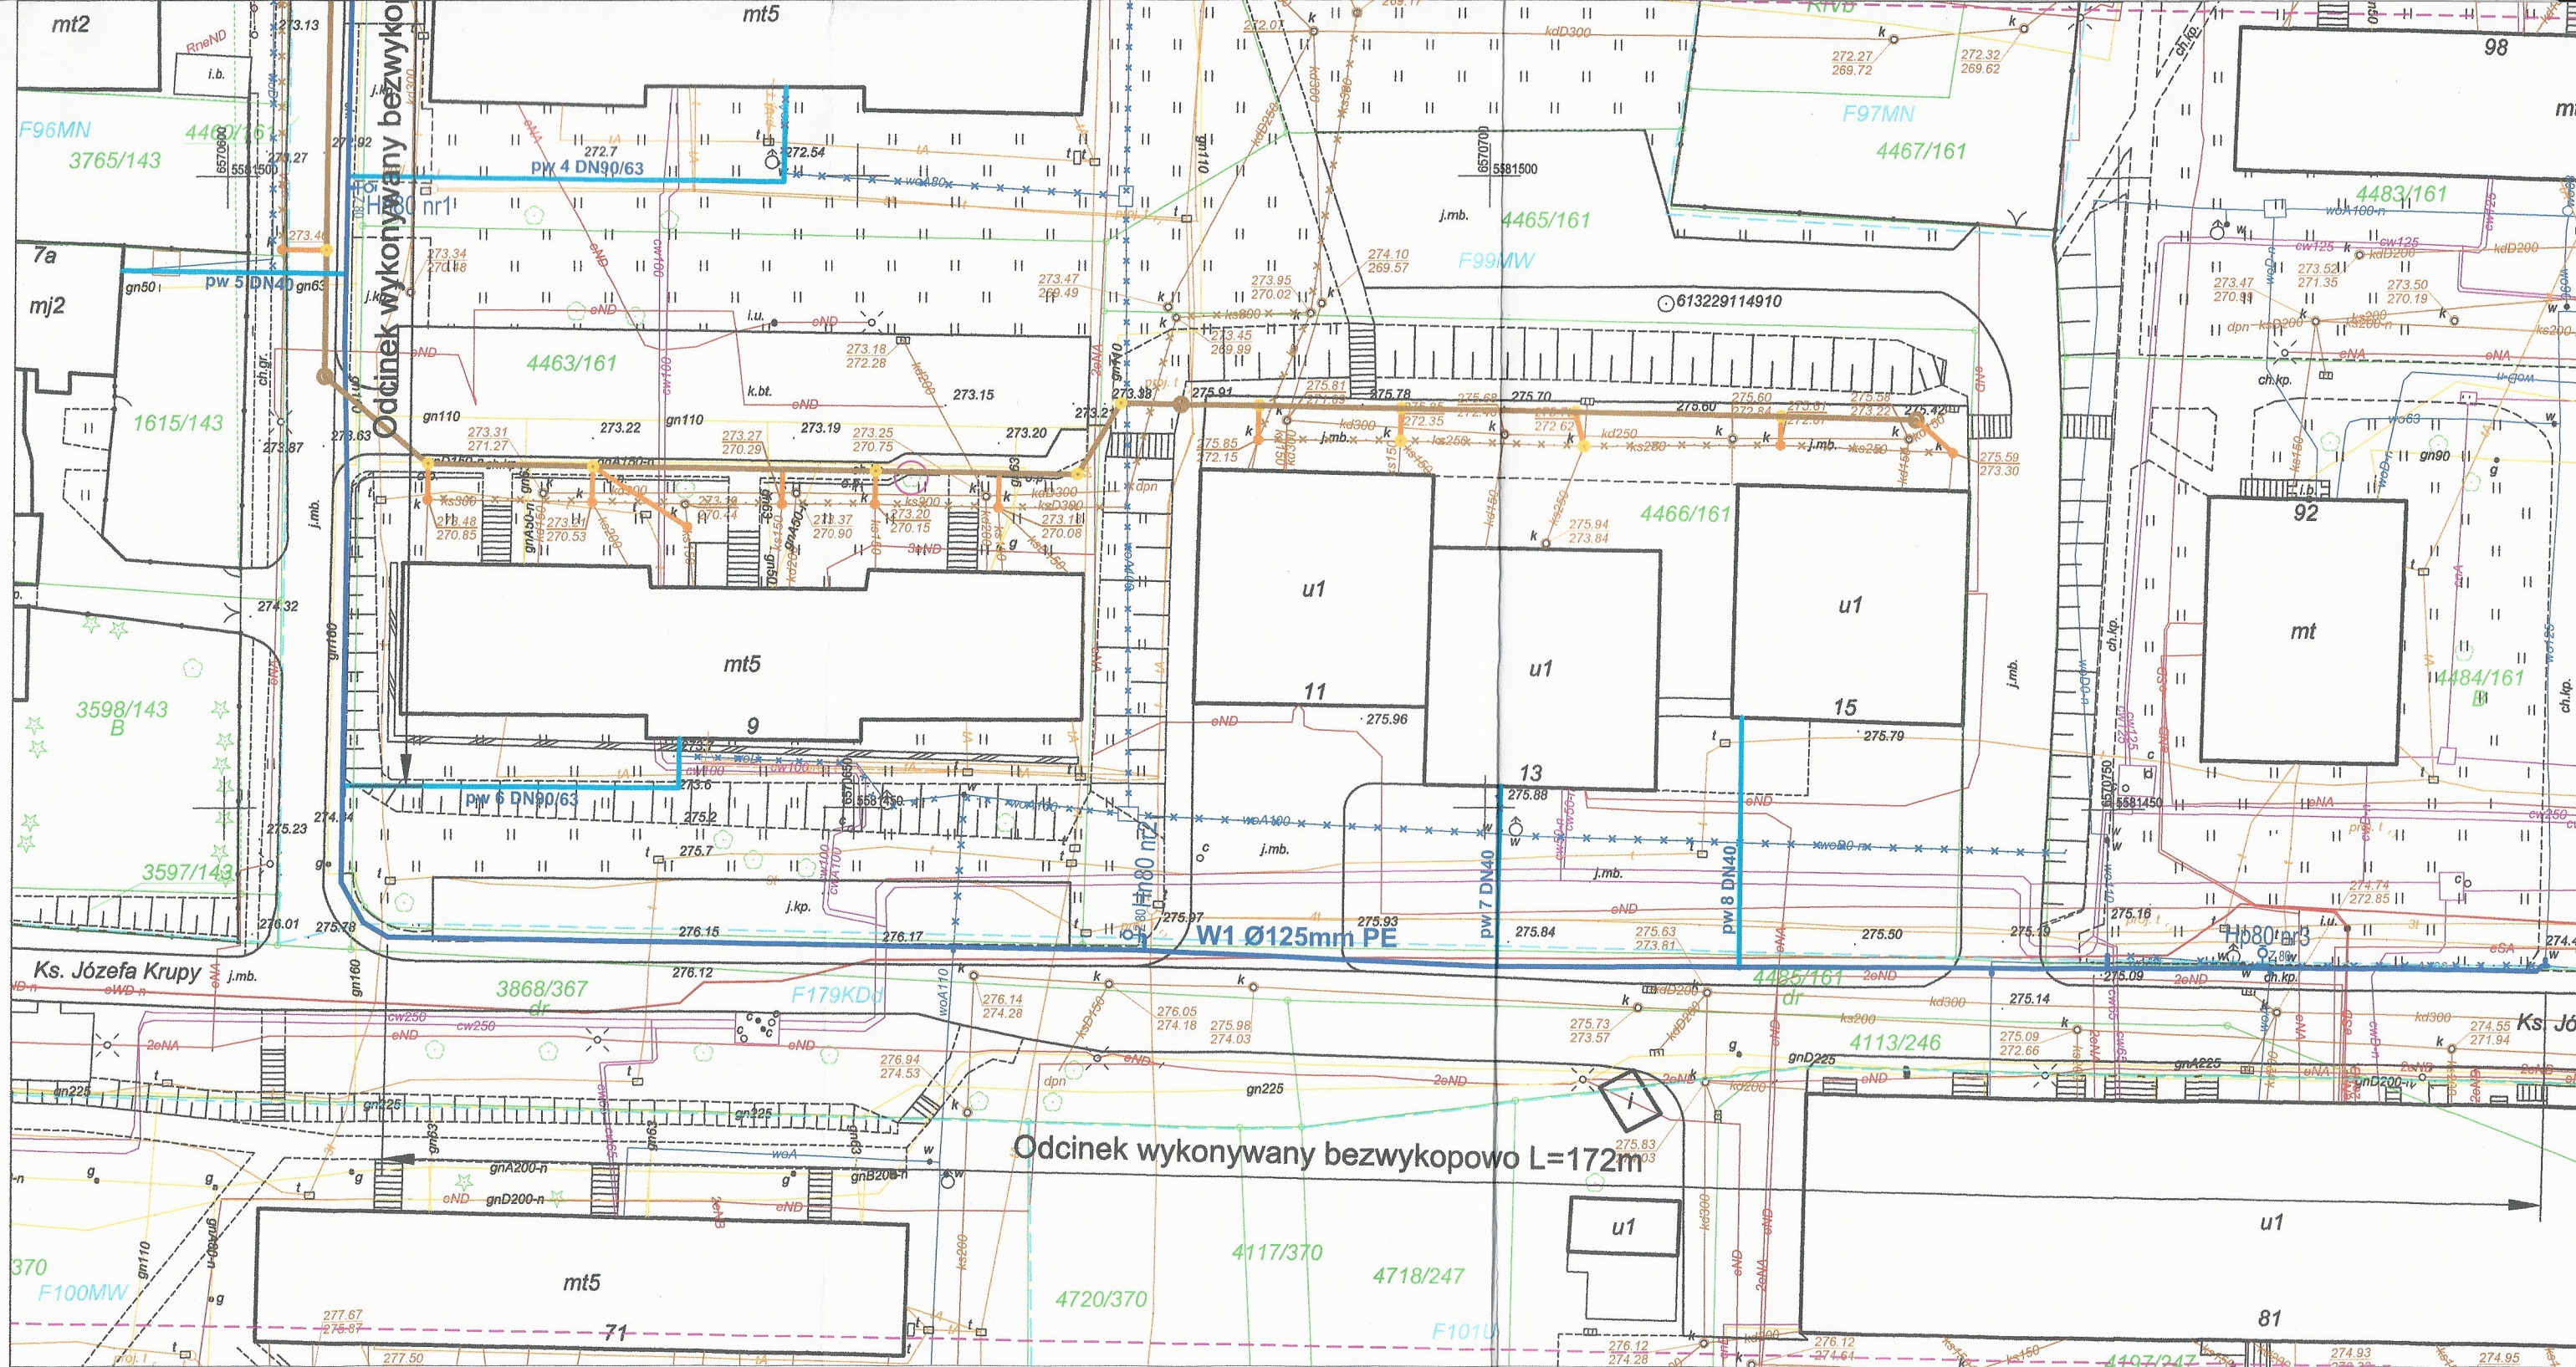

URZĄD MIASTA PIEKARY ŚLĄSKIE
Wydział Inwestycji i Gospodarki Komunalnej
Referat Dróg Publicznych
41-940 Piekary Śląskie, ul. Bytomska 84
tel. (32) 39 39 310, (32) 77 61 475, fax: (32) 39 39 373

*Załącznik nr 1 do Decyzji Rady Miejskiej
Miejskie Przedsiębiorstwo Wodociągów i Kanalizacji nr 16d. 7210.1.124.2019
z dn. 23.08.2019r.*

GŁÓWNY SPECJALISTA
Wydział Inwestycji i Gospodarki Komunalnej
Referat Dróg Publicznych
Marcin Zajac

LEGENDA:

- projektowany wodociąg Dz 125mm
- projektowane przyłącza do budynków Dz 90mm, Dz 63mm, Dz 40mm
- projektowana kanalizacja sanitarna Ø200mm
- projektowane przyłącza kanalizacji sanitarnej Ø200mm, Ø160mm
- projektowane studzienki kanalizacyjne Ø1000mm
- projektowane studzienki kanalizacyjne Ø600mm
- projektowane studzienki kanalizacyjne Ø400mm
- projektowane hydranty nadziemne DN80 mm
- projektowane hydranty podziemne DN80 mm
- x x x istniejące sieci wodociągowe do likwidacji
- x x x istniejące sieci kanalizacyjne do likwidacji
- drzewa przeznaczone do wycinki
- zakres opracowania

JEDNOSTKA PROJEKTUJĄCA: WODKAN - PROJEKT Barbara Auguściak 41-200 Sosnowiec, ul. Patriotów 7B/1, tel. 885 04 55 55, barbara_auguciak@poczta.onet.pl	
INWESTOR: Miejskie Przedsiębiorstwo Wodociągów i Kanalizacji spółka z o.o. 41-946 Piekary Śląskie ul. Roździeńskiego 38	
NAZWA INWESTYCJI: "Budowa sieci wodociągowej i kanalizacji sanitarnej w rejonie ulicy Nankera 194 i Krupy w rejonie budynków 9-15 w Piekarach Śląskich"	DATA OPRACOWANIA: 26.11.2019r.
RODZAJ OPRACOWANIA: PROJEKT BUDOWLANY	NR RYSUNKU: 2
TYTUŁ RYSUNKU: PROJEKT ZAGOSPODAROWANIA TERENU	
PROJEKTANT: mgr inż. Barbara Auguściak	NR UPR.: WZUIA nr 132/84
PODPIS: <i>[Signature]</i>	SPRAWDZAJĄCY: mgr inż. Marek Wilczok
NR UPR.: SLK/2075/POOS/08	PODPIS: <i>[Signature]</i>