

MAPA DO CELÓW PROJEKTOWYCH

Skala 1:1000

gm. Wiązownica [180411\_2] obręb: Cetula [180411\_2.0001]

pow. Jarosław woj. podkarpackie

Ark. 8.126.10.12.4, 8.126.10.17.2, 8.126.10.17.4

Mapę sporządzono na podstawie ark. 8.126.10.12.4, 8.126.10.17.2, 8.126.10.17.4 mapy zasadniczej, oraz własnego pomiaru uzupelniającego.  
Przyjęte granice są zgodne z operatem ewidencji gruntów obrębu Cetula.  
Nie wyklucza się istnienia w terenie innych urządzeń podziemnych, które nie zostały zgłoszone do inwentaryzacji.  
W zakresie opracowania nie będą obciążone służebnościami gruntowymi ujemnymi w kolumnach miejscowych dotychczasowych nieruchomości.  
Mapa w zamieszczonym zakresie aktualna na dzień 22.04.2015 r.  
Licencja: 6540.604.2015\_1804\_K05  
© 6540.604.2015


Zakres opracowania

USŁUGI GEODEZYJNE  
Tomasz Motyka  
37-500 Jarosław, ul. Elektryków 28  
tel. 101614274 16 602 kam. 605 281 985  
KWP 792-137-49-57, REGON 650955057

Układ wsp. 2000/24 - "Kronsztadt"  
Jarosław, 11.06.2015 r.

Geodeta uprawniony  
Nr Upr. 16448  
Tomasz Motyka

Potwierdzam, że niniejszy dokument został opracowany w wyniku prac geodezyjnych i kartograficznych, których rezultaty zawiera operat techniczny wpisany do ewidencji materiałów państwowego zasobu geodezyjnego i kartograficznego.	
Organ prowadzący państwowy zasób geodezyjny i kartograficzny	STAROSTA JAROSŁAWSKI
Identyfikator ewidencyjny materiału zasobu - operatu technicznego	P.1804... 2015... 1385...
Data wpisania operatu technicznego do ewidencji materiałów zasobu	2015-06-22
Imię, nazwisko i podpis osoby reprezentującej organ	Piotr Jastrząbek
Dyrektor Powiatowego Ośrodka Dokumentacji Geodezyjnej i Kartograficznej w Jarosławiu	

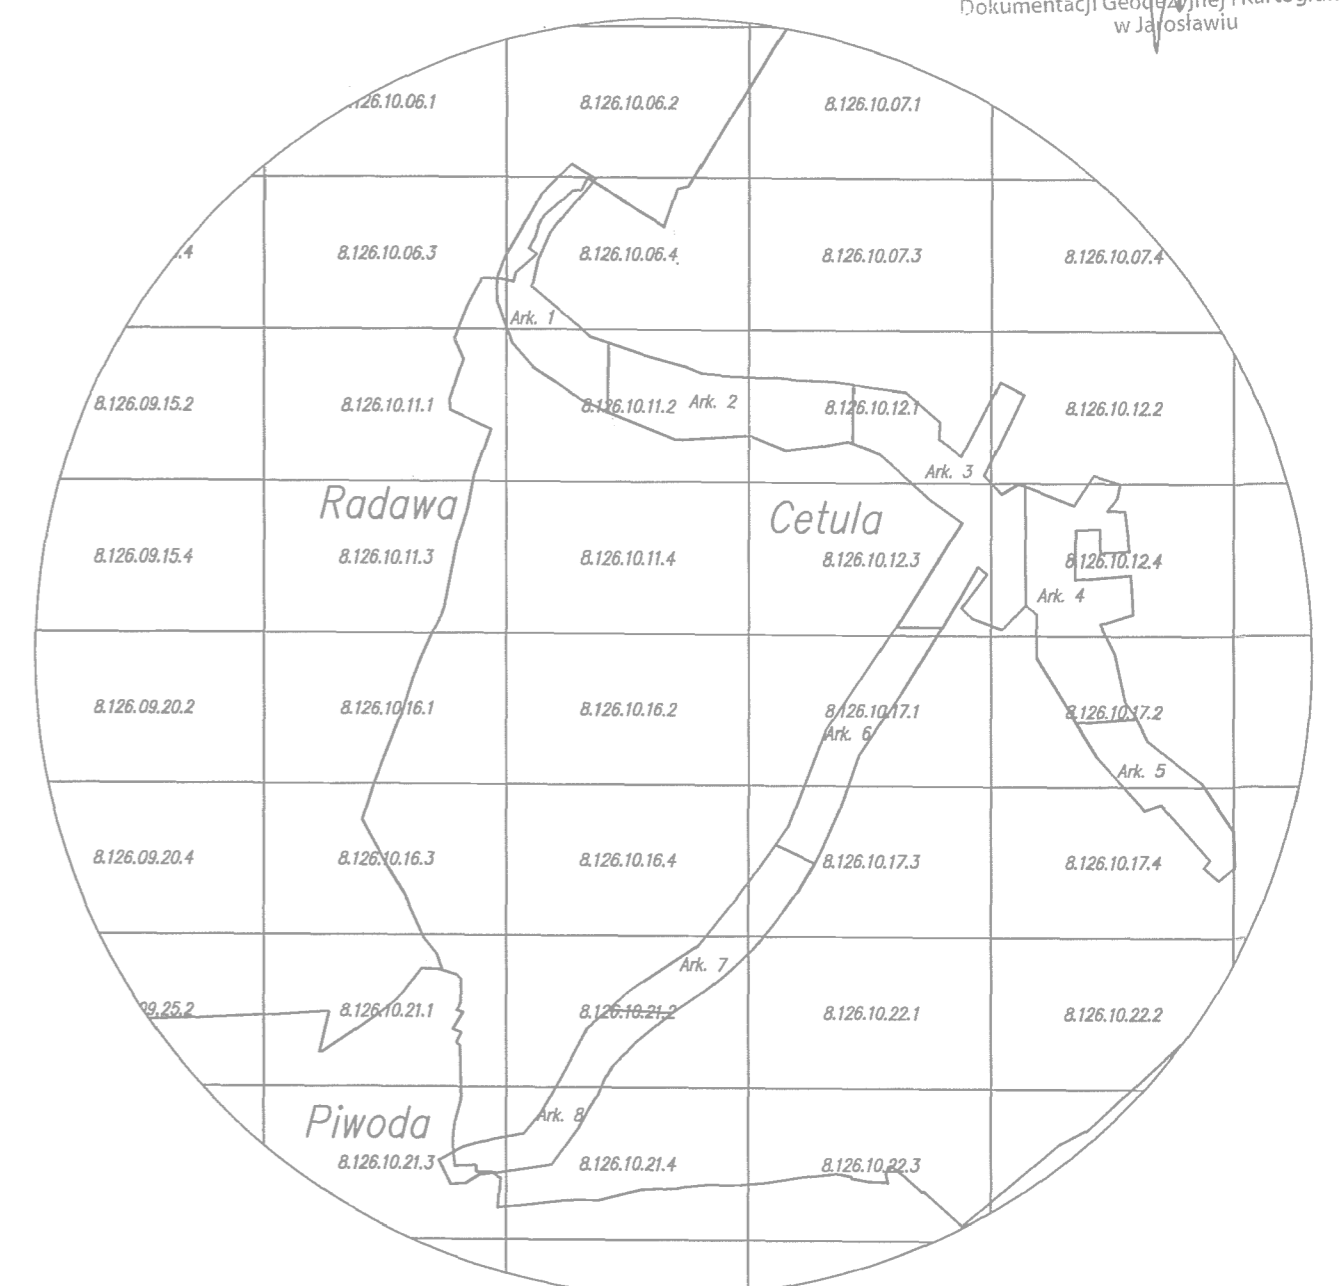

PROJEKT ZAGOSPODAROWANIA TERENU  
skala 1:1000

OBIEKT: Kanalizacja sanitarna w m. Radawa i Cetula

LOKALIZACJA: m. Cetula, gm. Wiązownica


INWESTOR: Gmina Wiązownica

LEGENDA:

- proj. kanalizacja sanitarna grawitacyjna
- proj. kanalizacja sanitarna rurociąg tłoczny
- proj. wewnętrzna linia zasilająca YAKY 4x16mm<sup>2</sup>
- proj. ogrodzenie przepompowni scieków
- linia rozgraniczająca teren inwestycji
- projektowana studzienka rewizyjna z rzednymi terenu i dna
- projektowana rura ochronna
- projektowana rozdzielnia zasilająco-sterująca
- istn. gaz. śr.pr.
- istn. sieć wodociągowa
- istn. sieć telefoniczna
- istn. sieć energetyczna kablowa NN
- istn. kanalizacja sanitarna
- istn. sieć energetyczna napowietrzna NN

Stwierdzam zgodność z oryginałem

UKŁAD MAP

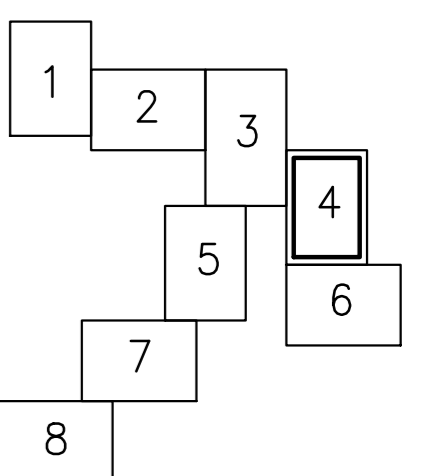

FIRMA:	Zakład Usług Projektowych G. Kalamorz w Przeworsku	SKALA:	1:1000
TEMAT:	Kanalizacja sanitarna m. Radawa i Cetula gm. Wiązownica	BRANŻA:	sanitarna
TREŚĆ RYSUNKU:	Projekt zagospodarowania terenu	NUMER RYSUNKU:	4
PROJEKTOWAŁ:	mgr inż. Janusz Makrzycki	specjalność:	sanit.
mgr inż. Wiesław Suchy	elektr.	nr upr. projekt.	43/93
mgr inż. Grazyna Pele	sanit.	data wykonania:	14/97
mgr inż. Artur Dąb	sanit.		
mgr inż. Bartosz Kokoszka	sanit.		
UDOWA:	DATA	STADIUM	P.B.
	02-2016		