

 

# PROFIL PODŁUŻNY PRZYŁĄCZA KANALIZACJI DESZCZOWEJ Wł.1 - Sd1k

## LEGENDA:

- - - - - ISTNIEJĄCA SIEĆ KANALIZACJI DESZCZOWEJ Ø500  
ZLOKALIZOWANA NA DZ. NR 68
- PRZYŁĄCZE KANALIZACJI DESZCZOWEJ  
PVC-U SN8 SDR34 Ø200
- - - - - PROJEKTOWANA ZEWNĘTRZNA INSTALACJA  
KANALIZACJI DESZCZOWEJ-ODRĘBNE OPRACOWANIE
- Wł.1** WŁĄCZENIE DO ISTNIEJĄCEJ SIECI  
KANALIZACJI DESZCZOWEJ Ø500
- Sd1k** STUDNIA KANALIZACJI DESZCZOWEJ Ø1000-KASKADOWA

## UWAGI:

- W MIEJSCU KOLIZJI Z ISTNIEJĄCĄ INFRASTRUKTURĄ WYKOPY WYKONAĆ SPOSOBEM RĘCZNYM
- SPRAWDZIĆ RZĘDNE ISTNIEJĄCYCH KABLI ENERGETYCZNYCH I TELETECHNICZNYCH, WYSTĘPUJĄCĄ INFRASTRUKTURĘ ODPOWIEDNIO ZABEZPIECZYĆ PRZEZ USZKODZENIEM
- PRZED PRYZYSTĄPIENIEM DO ROBÓT SPRAWDZIĆ RZĘDNĄ WŁĄCZENIA DO ISTNIEJĄCEJ SIECI KANALIZACJI DESZCZOWEJ
- WŁĄCZENIE DO ISTNIEJĄCEJ SIECI KANALIZACJI DESZCZOWEJ Ø500 WYKONAĆ ZA POMOCĄ SYSTEMOWEGO PRZYŁĄCZA SIODŁOWEGO NP.FABEKUN 500-600x200 "FUNKE"
- PROFIL ROZPATRYWAĆ RAZEM PROJEKTEM ZAGOSPODAROWANIA TERENU
- PROJEKT WEWNĘTRZNEJ INSTALACJI KANALIZACJI DESZCZOWEJ W ZAKRESIE ODRĘBNEGO OPRACOWANIA

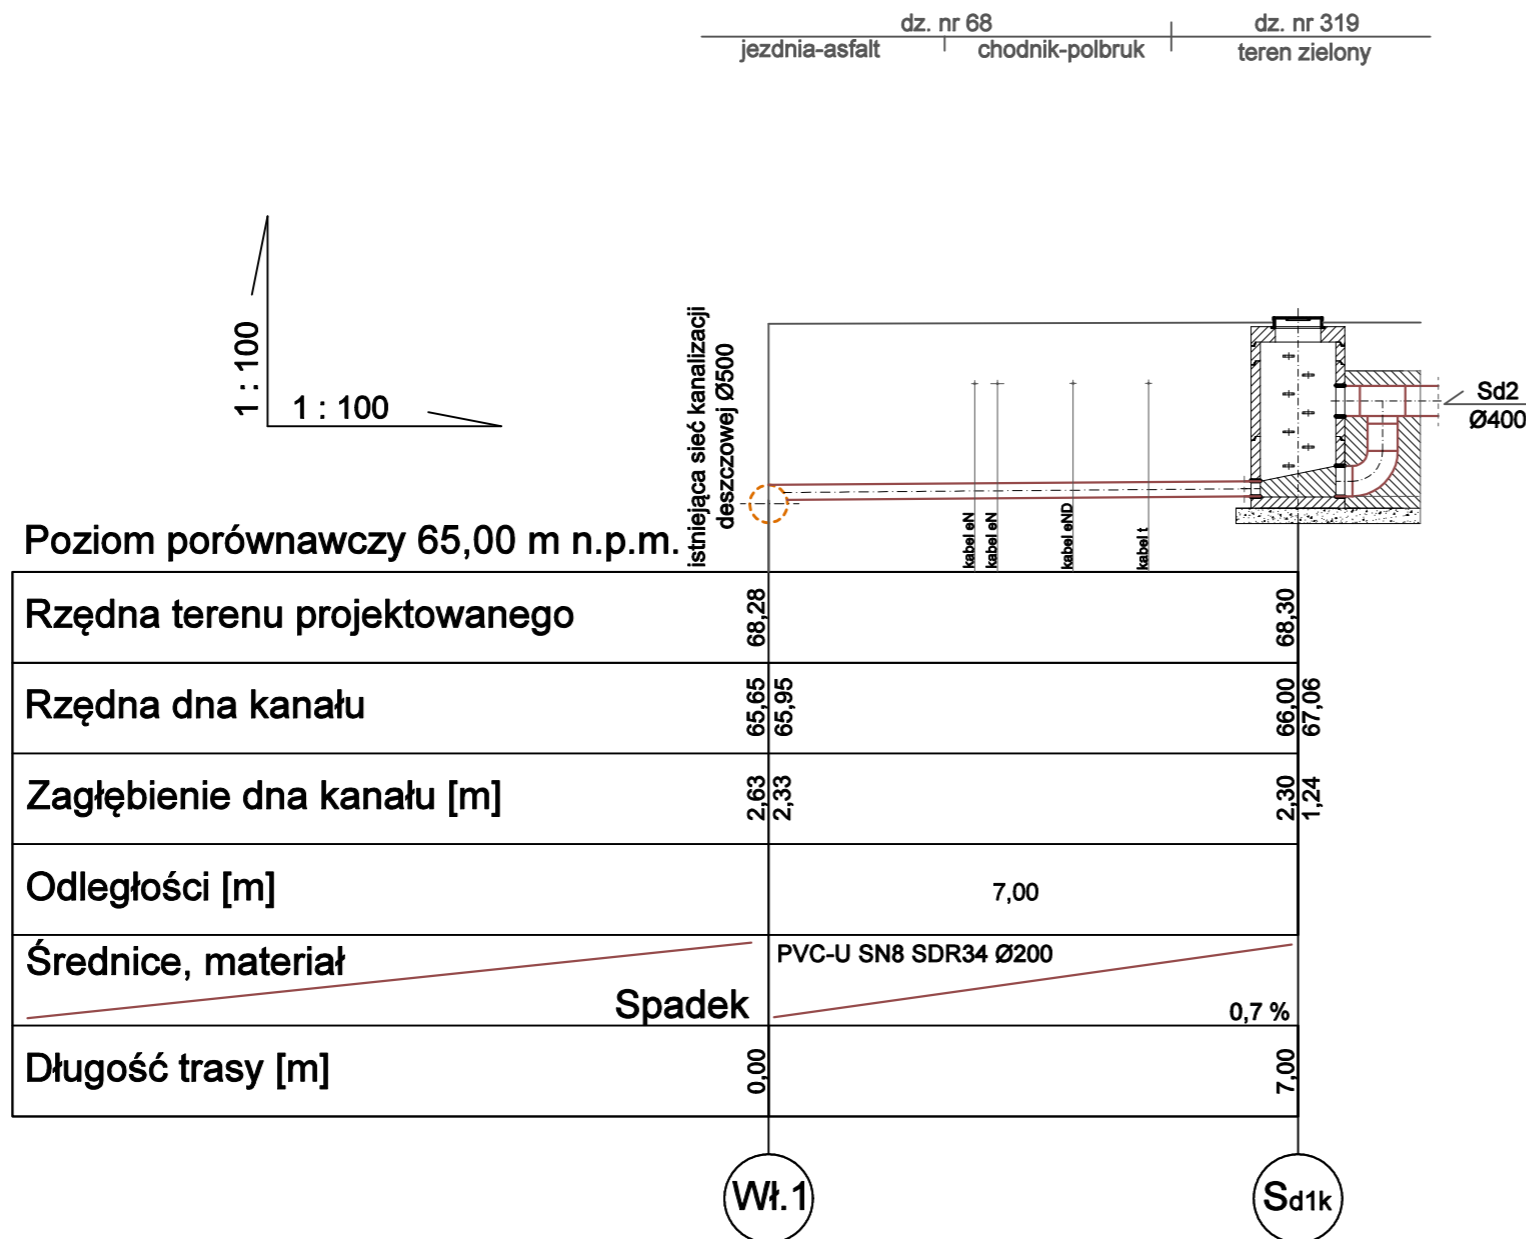

**Spółdzielnia Obsługi Inwestycyjnej "Dompil"**  
64-920 Piła ul. Sikorskiego 33 tel/fax (67) 214-80-01

Inwestor	PUSS PIŁA UL. PODCHORAŻYCH 10	Branża: sanitarna
Nazwa obiektu	PRZYŁĄCZE KANALIZACJI DESZCZOWEJ ZAGOSPODAROWANIE PRZESTRZENI KAMPUSU PAŃSTWOWEJ UCZELNI STANISŁAWA STASZICA W PIŁE	Skala: 1:100/100
Adres	PIŁA UL. PODCHORAŻYCH 10, DZIAŁKI NR 319, 302	Nr rysunku: <b>S2</b>
Nazwa rysunku	PROFIL PODŁUŻNY PRZYŁĄCZA KANALIZACJI DESZCZOWEJ Wł.1-Sd1k	
Projektował :	mgr inż. Małgorzata Maciaszek uprawnienia budowlane do projektowania i kierowania robotami budowlanymi bez ograniczeń w specjalności instalacyjnej	Nr uprawnień WKP/0176/PWOS/19
Sprawdzający:		Data 08. 2020
		Podpis: