



Rzut
1:100

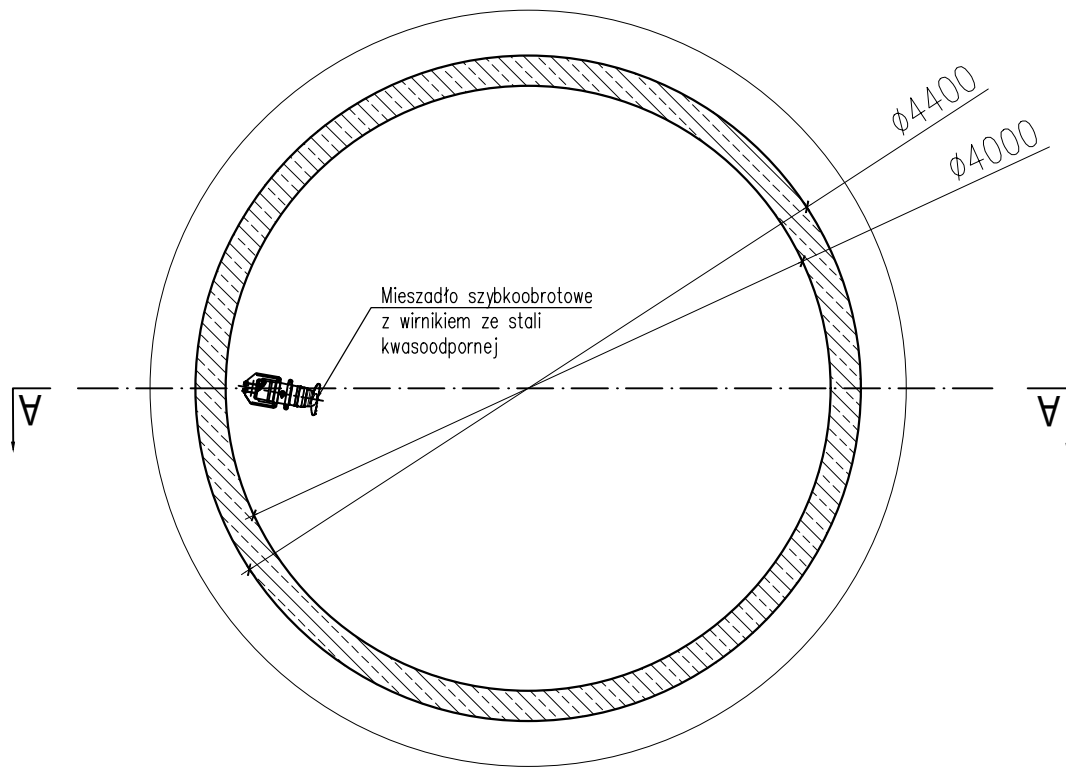

Przekrój A-A
1:100

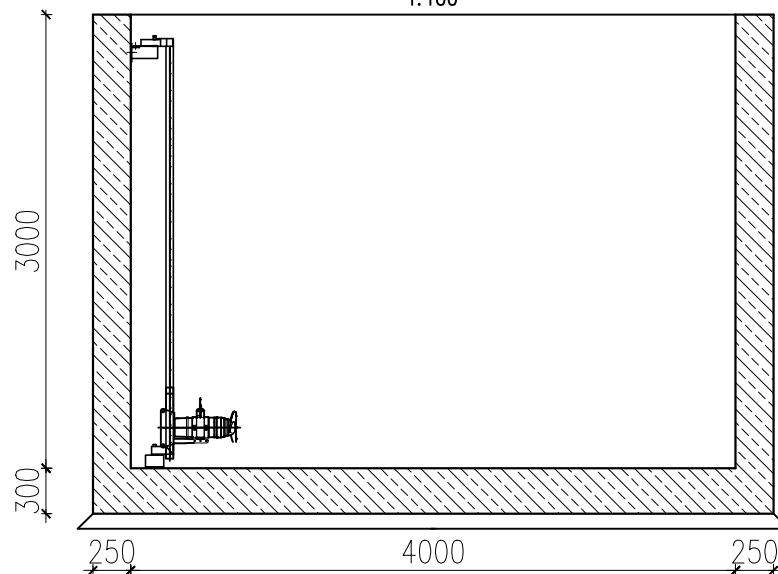

Szacunkowe zestawienie materiałów

L.p.	Rodzaj materiału	Rodzaj zbrojenia	Ilość	Jednostka
1	Beton		12,46	m ³
2	Zbrojenie	Ø10/Ø12	760	kg

Wykonawca WCI TECHNOLOGIE Sp. z o.o. ul. Kościuszki 80, 42-595 Siemonia tel. 881 614 222, e-mail: biuro@wcitech.pl		Nr Rysunku 571/PFU/16/20		
Zamawiający GMINA KRZYWCZA UL. KRZYWCZA 36, 37-755 KRZYWCZA		Treść ZBIORNIK BUFOROWY OSADU USTABILIZOWANEGO (OB.16) - RZUT, PRZEKRÓJ A-A		
Inwestycja ROZBUDOWA I PRZEBUDOWA OCZYSZCZALNI ŚCIEKÓW W KRZYWCZY				
Adres inwestycji DZ. EW. 402/2, 402/6 JEDNOSTKA EWIDENCYJNA 181305_2 OBREB 0004 KRZYWCZA				
Faza proj. PROGRAM FUNKCJONALNO-UŻYTKOWY				
Specjalność -				
Obiekt OCZYSZCZALNIA ŚCIEKÓW				
	Imię Nazwisko	Nr Uprawnień	Podpis	Data
				12.2023
OPRACOWAŁ	mgr inż. Maria Jędrusik			Skala 1:50
KOORDYNATOR PROJEKTU	mgr inż. Wiesław Lipka			