


# SCHEMAT INSTALACJI ELEKTRYCZNEJ RZUT LOKALU MIESZKALNEGO NR 2 - SKALA 1:100

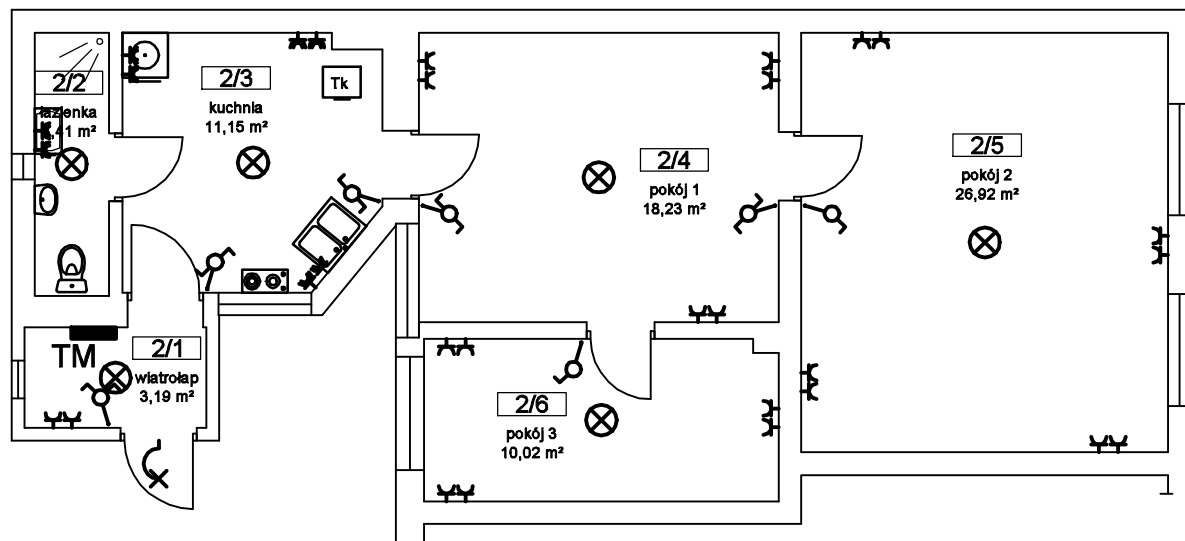

- TM** tablica mieszkaniowa
- ⊗ oprawa sufitowa
- ⊗ oprawa ścienna
- ♂ wyłącznik pojedynczy
- ♂♂ wyłącznik podwójny
- ♂♂♂ wyłącznik schodowy
- ♂♂♂♂ wyłącznik pojedynczy bryzg.
- ⚡ gniazdo podwójne
- ⚡⚡ gniazdo podwójne hermet.

instalacja oświetleniowa

- przewód YDYp 3x1,5 mm<sup>2</sup>

instalacja gniazd wtykowych

- przewód YDYp 3x2,5 mm<sup>2</sup>

**Modernizacja lokalu mieszkalnego  
komunalnego w Trzciance  
przy ul. Chełmońskiego 4/2**

Adres	ul. Chełmońskiego 4/2, 64-980 Trzcianka działka nr 2119		
Opracował	mgr inż. Artur Rataj	Czerwiec 2021	Nr rys. E-01